


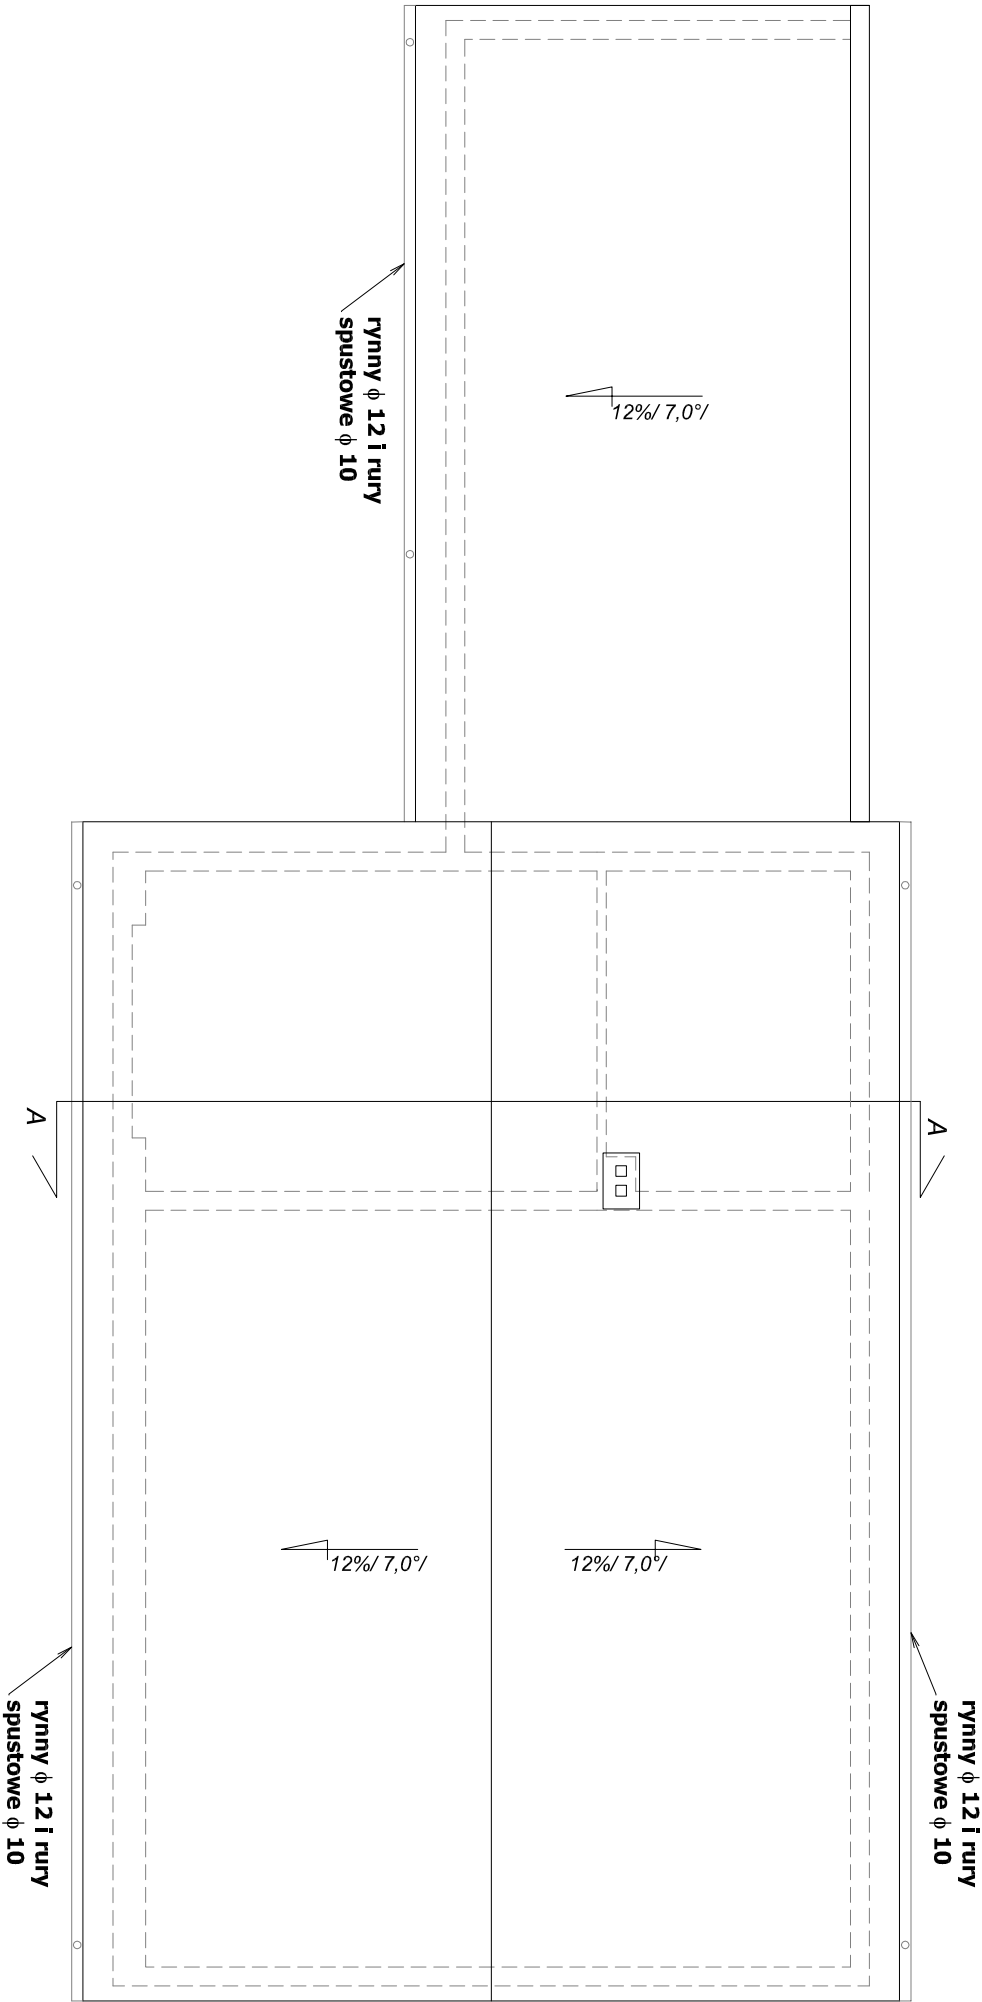

Usługi Projektowe "P R O J E K T"			
mgr inż. Henryka Romanowska			
05-600 Grójec ul. Kasztanowa 28 lok.12			
tel. 0 603 850 997, h.romanowska@gmail.com			
nr rys: 8	P.B. modernizacji OSP w Popowicach		
Rzut dachu - inwentaryzacja			Skala 1:100
Adres bud. Popowice, dz. nr ewid. 113/2, gm. Mogielnica			
Projektant	mgr inż. Henryka Romanowska		
Nr uprawnień	BUA-III-8386/113/89, MAZ/0017/POOK/09		
Opracował	mgr inż. Tomasz Mazur		Data wyk. 08.2012