


		DYNAMIK FILTR		Zakład Urządzeń Inżynierii Sanitarnej "DYNAMIK FILTR" Nocna i Wspólnicy Spółka J.A 42-200 Częstochowa ul. B6r 143/157 tel/fax: 034 365-86-08/365-93-06 e-mail: filtr@dynamikfiltr.pl		ZADANIE: PRZEBUDOWA I ROZBUDOWA STACJI UZDATNIANIA WODY W MIEJSCOWOŚCI MOGIELNICA WRAZ Z INFRASTRUKTURĄ TOWARZYSZĄCĄ – CZĘŚĆ ELEKTRYCZNA																					
						OBJEKT: STACJA UZDATNIANIA WODY W MIEJSCOWOŚCI MOGIELNICA																					
P.B.		INWESTOR: URZĄD GMINY I MIASTA W MOGIELNICY 05-640 Mogielnica, ul. Rynek 1		SKALA		NAZWA RYSUNKU: PLAN INSTALACJI W KOMORZE ZASUW ZBIORNIKA MAGAZYNOWEGO WODY ZMW																					
						1:25																					
NR RYSUNKU E-12		ARKUSZ		1/1		PROJEKTOWAŁ: mgr inż. Paweł Błody																					
						OPRACOWAŁ: mgr inż. Paweł Kozuch																					
						SPRAWDZIŁ: mgr inż. Tadeusz Kitalo																					
						UAN-VIII/7342/210/92																					
02.2007		02.2007		02.2007		02.2007		02.2007		02.2007		02.2007		02.2007		02.2007		02.2007		02.2007		02.2007		02.2007		02.2007	

OCHRONA DODATKOWA – SZYBKIE SAMOCZYNNE WYŁĄCZENIE ZASILANIA

- UWAGI:
1. Wszystkie instalacje elektryczne wewnętrzne należy wykonać przewodem YDY-żo w rurach ochronnych RL n/t prowadzonych na wysokości 1,7m. Przekroje przewodów zostały podane na planie instalacji oraz na schemacie ideowym skrzynki SZ02.
 2. Skrzynkę zasilającą potrzeb ogólnych SZ02 należy zamontować na wysokości 1,7m, gniazdo wtykowe zamontować na wysokości 1,5m, Oprawę oświetleniową należy zamontować do sufitu poprzez przykręcenie, Przewód do oprawy oświetleniowej na suficie ułożyć w rurze ochronnej RL n/t, Łącznik należy zamontować na wysokości 1,5m, Należy zastosować osprzęt szczebelny.

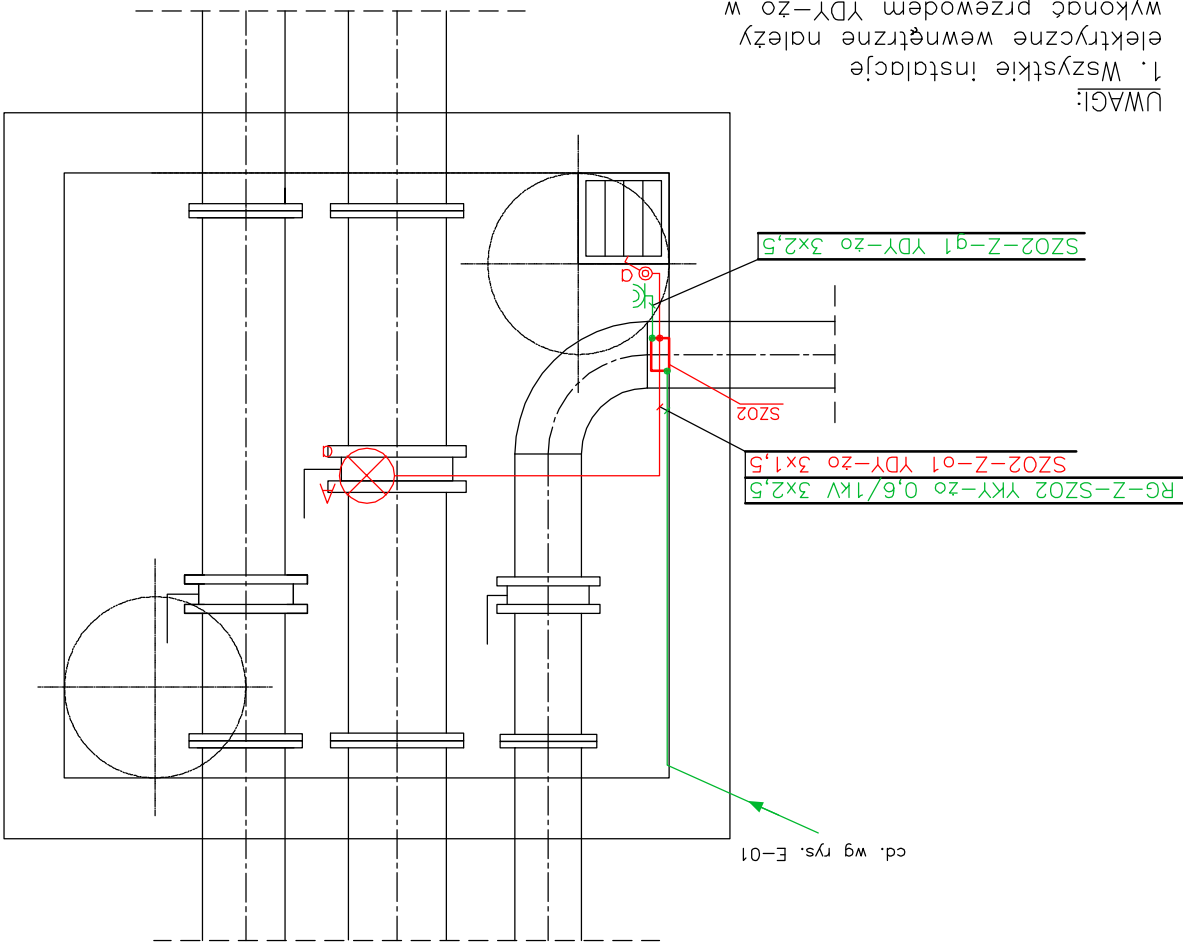

OZNACZENIA:
SZ02 – skrzynka zasilania obwodów potrzeb ogólnych, A – oprawa kanałowa 100W, IP55.

KOMORA ZASUW ZBIORNIKA
MAGAZYNOWEGO WODY
– INSTALACJE ELEKTRYCZNE
SKALA 1 : 25