


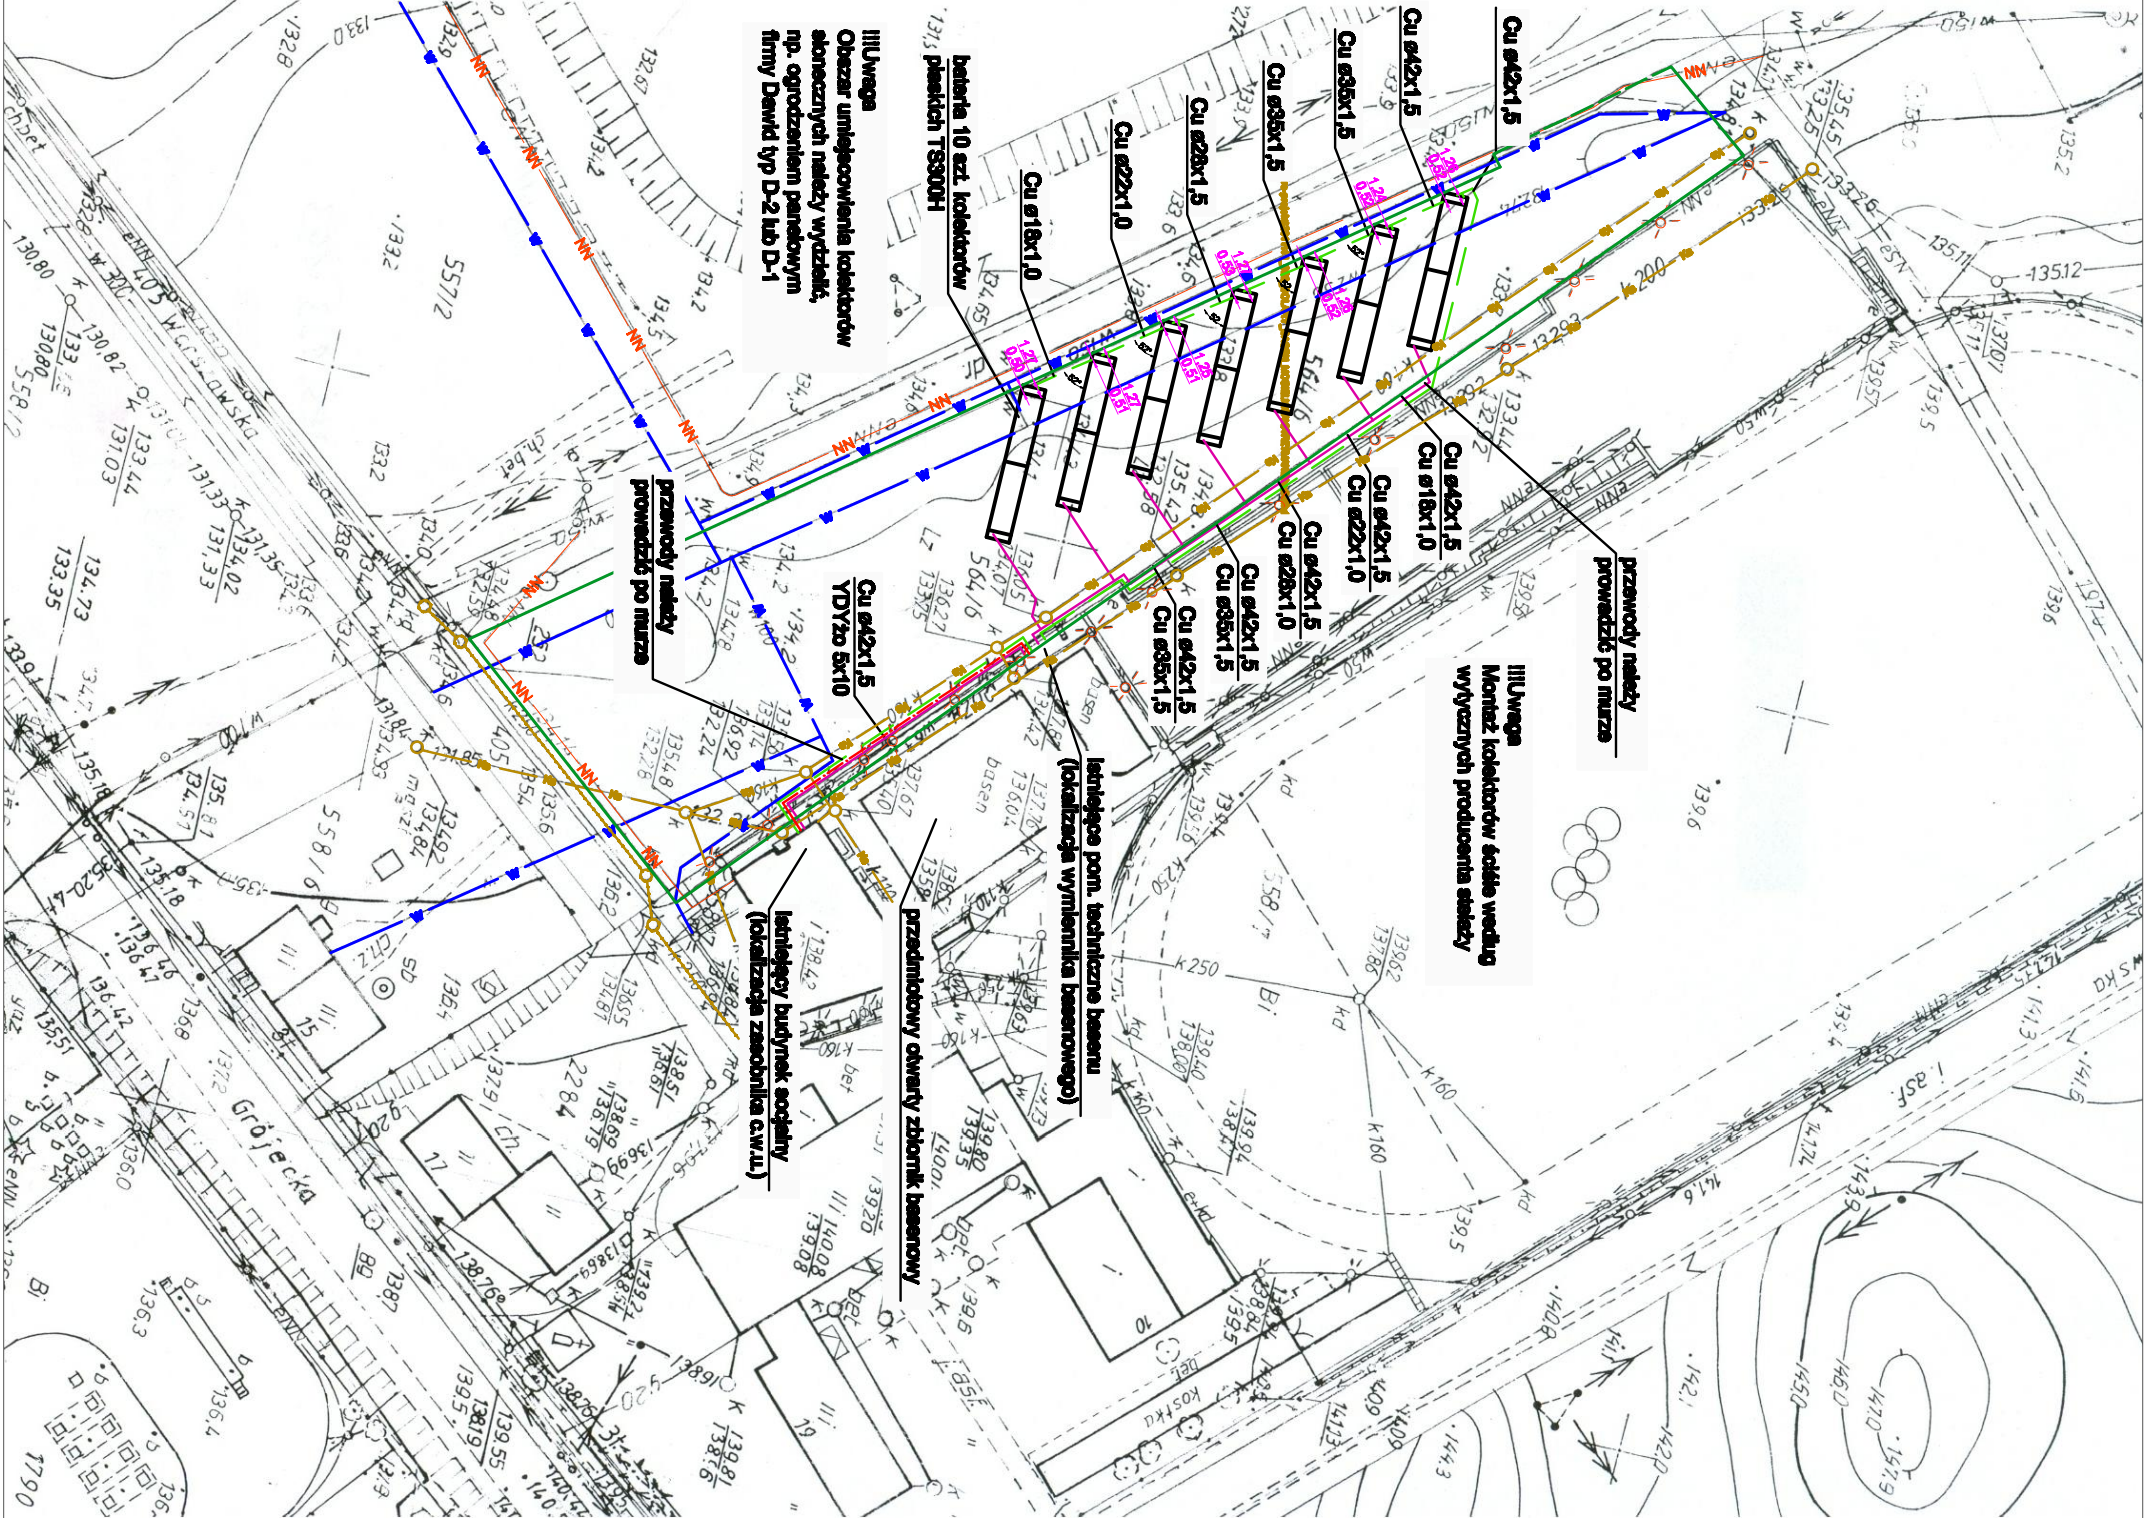

LEGENDA

 bateria 10 sztuk kolektorów płaskich TS300H firmy Solar-Pro

Cu Ø42x1,5 przewód miedziany
średnica x grubość ścianki

PRZEWODY ISTNIEJĄCE

-  granica działki
-  kablizacja energoelektryczna
-  linie kablowe napowietrzne wodociąg
-  kanalizacja sanitarna
-  kablizacja deszczowa

PRZEWODY PROJEKTOWANE

-  instalacja solarna
-  zasilanie czynnikiem z kolektorów
-  instalacja solarna
-  powód czynnik do kolektorów
-  instalacja elektryczna

UWAGA:
Przewody instalacji elektrycznych układać w rurach osłonowych AROT VA50 odpornych na UV po trasie razem z rurami instalacji solarnej

		FIRMA ROBOT ELEKTRYCZNYCH S.C. ul. Skolna 38/40; 42-200 Częstochowa tel./fax /+48 34 361 70 25	
INWESTOR:	Urząd Gminy i Miasta w Mogielnicy ul. Rynek 1; 05-640 Mogielnica		
TEMAT:	Wykonanie kolektorów do podgrzewania wody w basenach na kompleksie sportowym w Mogielnicy, dz. nr ewid. 558/7, 564/6.		
Opracował:	mgr inż. Tomasz Soluch		
Projektował:	mgr inż. Tomasz Soluch		
Sprawił:	mgr inż. Adam Ponicz		
Skala: 1:1000	Rys. 1. Projekt zagospodarowania terenu.	05.2011r	