


Zestawienie powierzchni:
1.Sala duża 159,1m2
2.Sala mała 51,5m2
3.Komunikacja 7,1m2
4.Pom.gospodarcza 16,9m2
5.Pom.magazynowe 10,0m2
6.Komunikacja 26,0m2
7.Klatka schodowa1/2 5,7m2

Razem: 276,3m2

____ Strany istniejące
____ Elementy projektowane

SYMBOLS

- łącznik krzyżowy
- łącznik dwubiegunowy
- łącznik jednobiegunowy
- łącznik schodowy
- oprawa oświetlenia awaryjnego
- oprawa oświetlenia światłokolorowa
- oprawa oświetlenia żarowa sufitowa
- oprawa oświetlenia żarowa ścienna
- gniazdo 230 V - podwójne
- gniazdo 230 V - podwójne hermetyczne
- łącznik PtoZ
- przewód ogólnodostępny bezładowy HDGS(PH 50)
- przewód potłoczony YDY

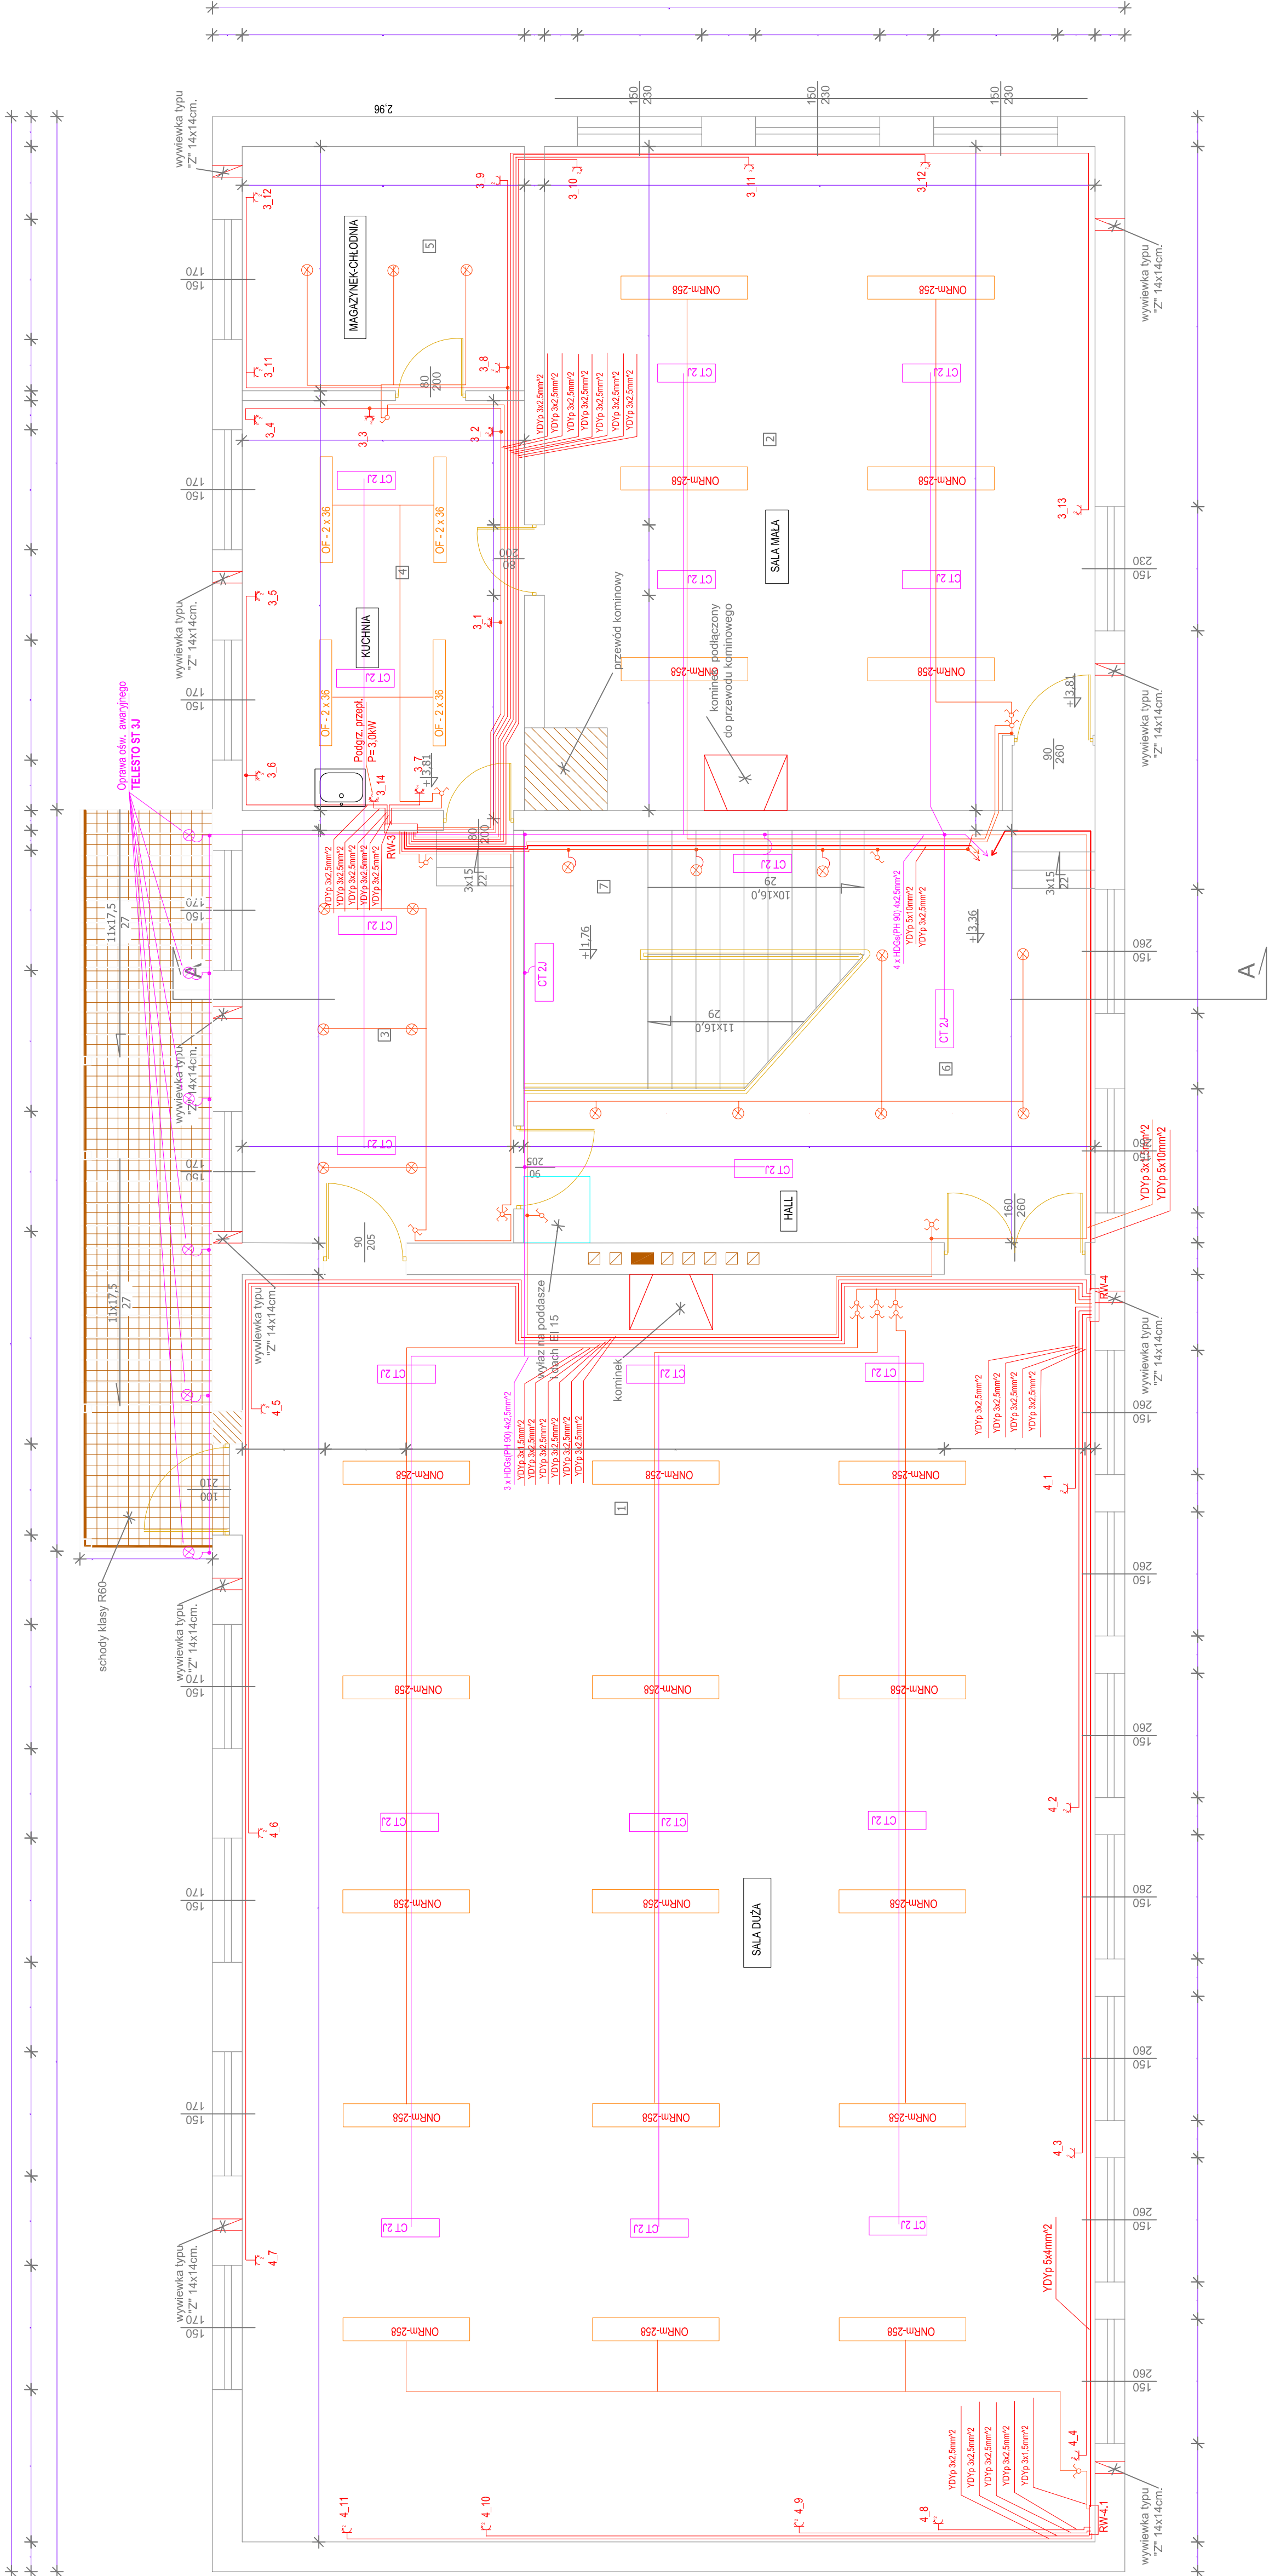

Jerzy Bichta
Pracownia projektowa
Lubna 7, 05 - 532 Baniocza
tel : 602 229 483

NAZWA I ADRES OBIEKTU BUDOWLANEGO Projekt, instalacji elektrycznej wewnątrz obiektu Remizy Strażackiej w miejscowości Barcowa gm. Mogielnica		Nr rysunku E 02-2	
Projektant Jerzy Bichta upr. bud. WA-37993	Brzoza Elektryczna	Instalacja elektryczna - rzut piętra	
Opracował :		Data 10.2010	
Sprawdzający Krzysztof Buczyński upr. bud. MA23147/PWOE08		Skala 1:50	