

USŁUGI GEODEZYJNE
Wojciech Dudański
05-600 Grójec, ul. 1 Pilsudskiego 13 lok. 1
NIP 797 114 014 44, Regon 670895800
tel. 604 582 430

MAPA DO CELÓW PROJEKTOWYCH
skala 1:500
Wodziczna
działki nr 57, 58
jednostka ewidencyjna: 140607_5 -- MOGIELNICA
obręb: 0039 -- WODZICZNA

Mapa opracowana w technologii numerycznej na podstawie mapy zasadniczej oraz wyników zgłoszenia pracy geodezyjnej zarejestrowanej w ODGIK w Grójcu pod numerem GK 6640.765.2017.


Układ współrzędnych : „2000”
układ wysokościowy: Kronsztadt „86”

Mapa aktualna w granicach opracowania zaznaczonego kolorem
wg stanu na dzień 17-03-2017r.
sekcja mapy: 7.162.18.14.3.3

Wszelkie trwałe obiekty budowlane podlegają wytyczeniu przez jednostkę wykonawstwa geodezyjnego lub geodetę uprawnionego.

Nie wyklucza się istnienia w terenie również urządzeń podziemnych, dla których brak było informacji branżowych i nie zostały odnalezione w terenie w czasie inwentaryzacji geodezyjnej.

Przedstawione na mapie granice działek ewidencyjnych mogą pochodzić z wektoryzacji mapy ewidencyjnej, a położenie punktów granicznych może nie spełniać wymogów dokładnościowych

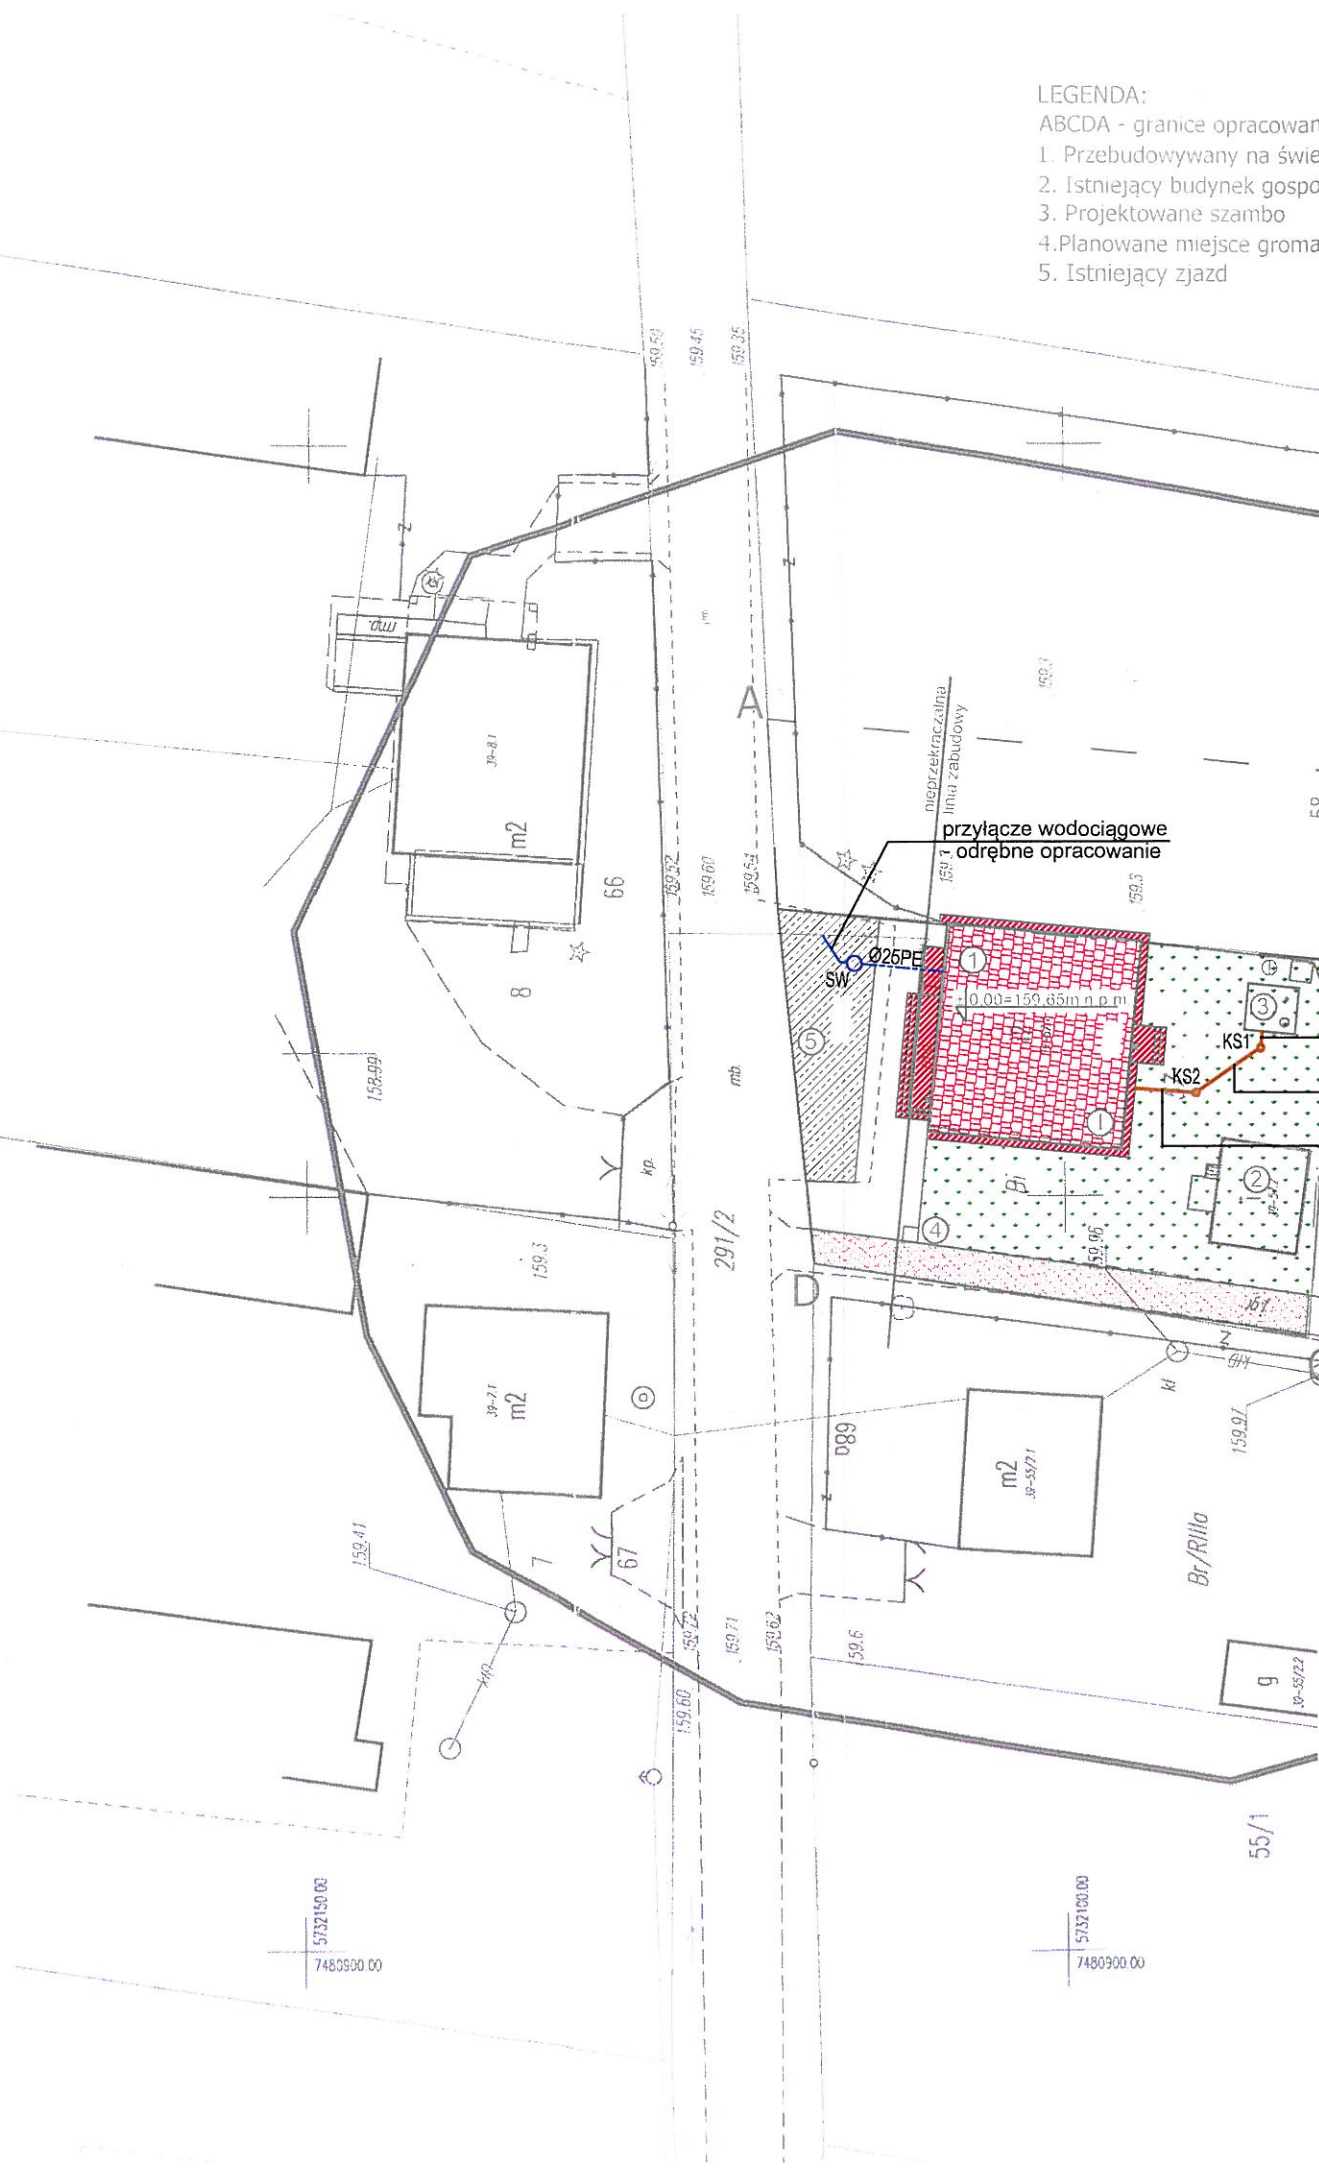

- LEGENDA:
- ABCD - granice opracowania
 - 1. Przebudowywany na świetlice wiejską budynek zlewni mleka
 - 2. Istniejący budynek gospodarczy przeznaczony do rozbiórki
 - 3. Projektowane szambo
 - 4. Planowane miejsce gromadzenia odpadków stałych
 - 5. Istniejący zjazd

- LEGENDA
- kanalizacja grawitacyjna o śr. 160mm PVC
 - KS studzienka kanalizacyjna
 - zewnętrzna instalacja wodna

Jednostka projektowa:

ZALEWSKI
PROJEKTOWANIE I NADZORY

PROJEKTOWANIE I NADZORY T. ZALEWSKI i s-ka
05-600 Grójec
tel/fax. (48) 664 - 56 - 86
biuro@zalewski-inzynieria.com

INWESTOR

Gmina i Miasto Mogielnica
ul. Rynek 1, 05-640 Mogielnica


OBIEKT

Przebudowa i zmiana sposobu użytkowania budynku
zlewni mleka na świetlicę wiejską
dz. nr ew. 57, obręb 0039 Wodziczna, jedn. ew. 140607_5 Mogielnica

TREŚĆ RYSUNKU

Projekt zagospodarowania terenu

	IMIĘ I NAZWISKO	PODPIS	BRANŻA	SANITARNA
PROJEKTANT	Tadeusz Zalewski nr upr. GP-III-7342/68/91 spec. instalacyjno-inżynieryjna		DATA	maj 2017
OPRACOWAŁ	mgr inż. Beata Gut		SKALA	1:500
SPRAWDZIŁ	mgr inż. Przemysław Zalewski nr upr. MAZ/0247/POOS/11 spec. instalacyjna		RYS. NR	PZT

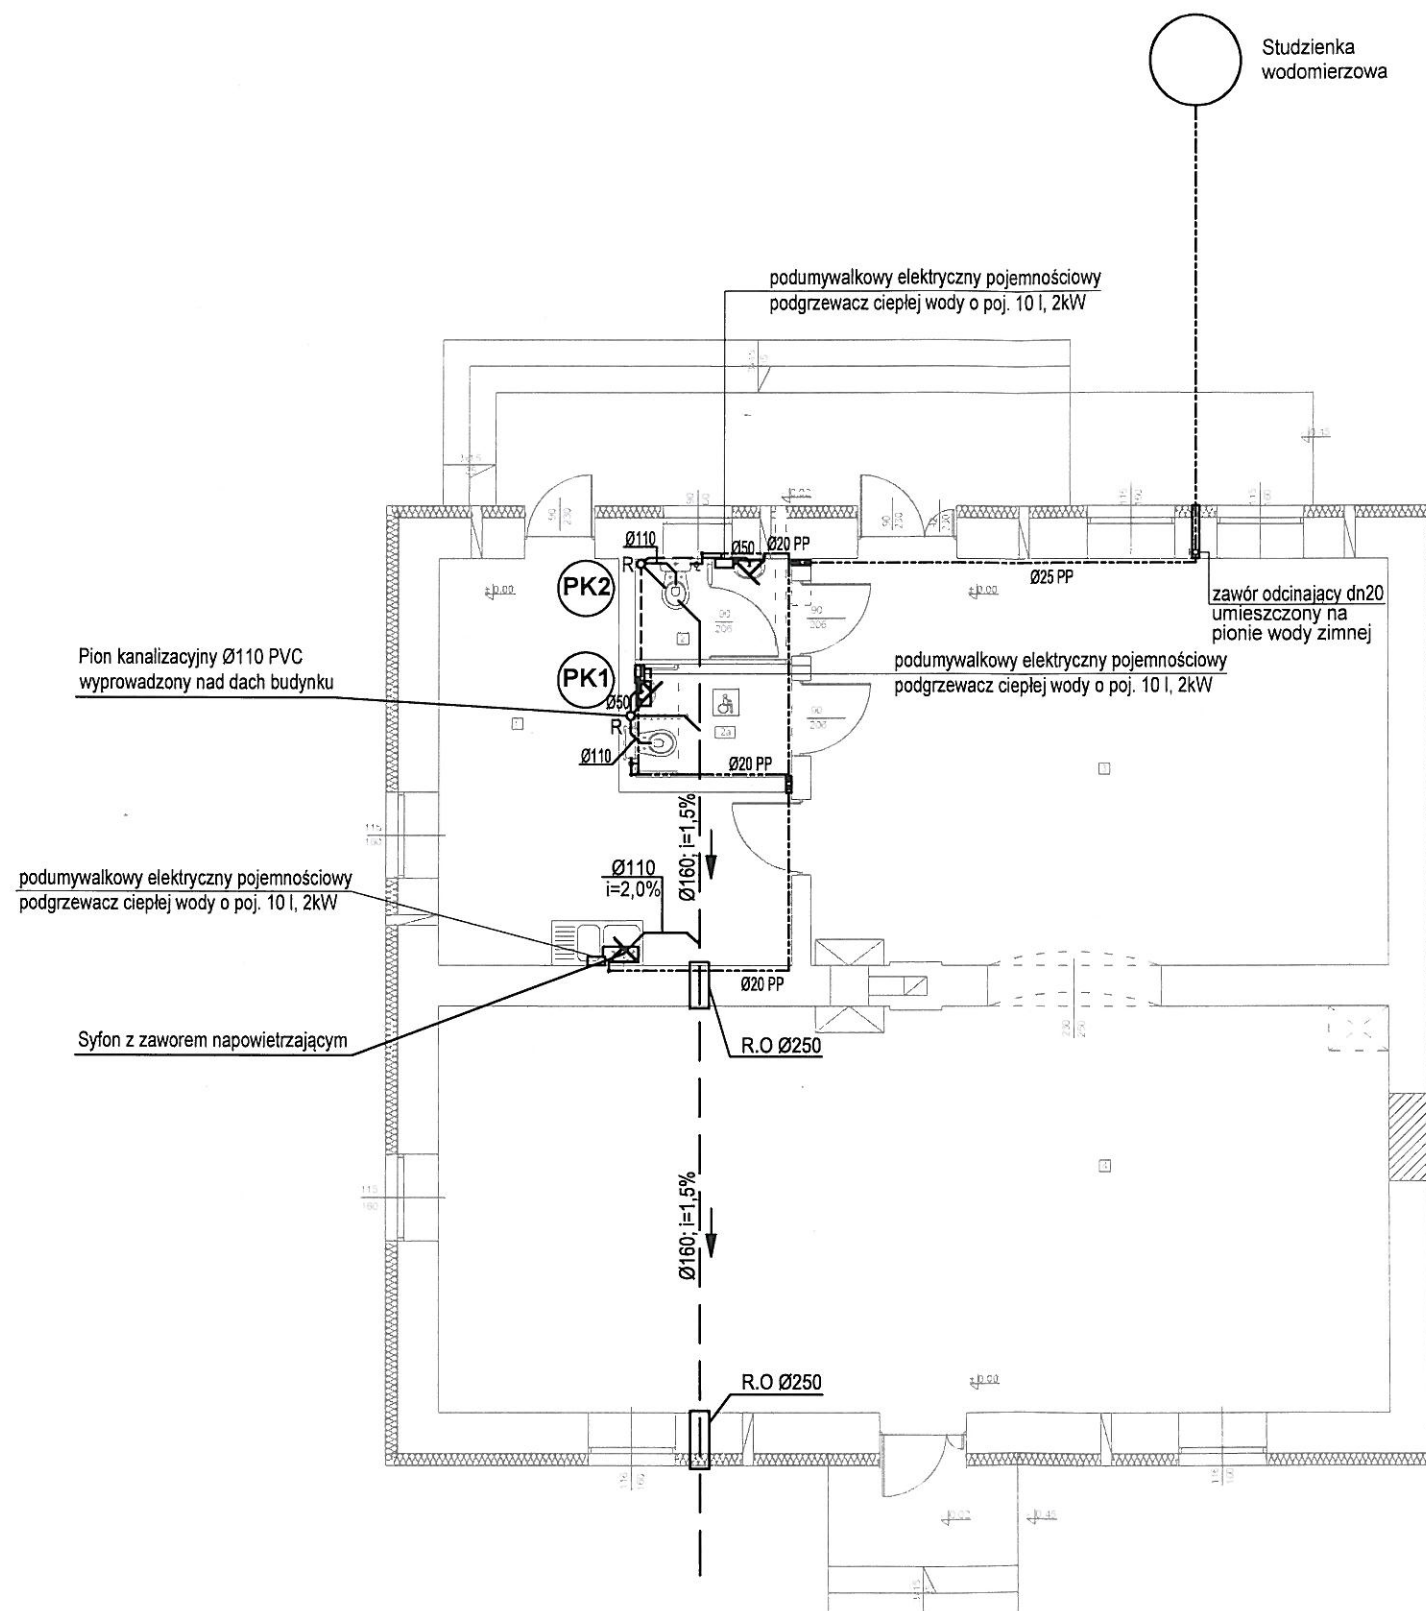

LEGENDA

-----	kanalizacja sanitarna
-----	kanalizacja sanitarna zbiorcza prowadzona pod posadzką
-----	odpowietrzenie kanalizacji
Ø160 PVC/2%	średnica kanalizacji Ø160 PVC o spadku 2 procent
PK1	numer pionu kanalizacji sanitarnej
-----	zimna woda / BOR PLUS PN20
-----	ciepła woda użytkowa / BOR PLUS PN20 STABI

UWAGI:

- Główne rozprzewadzenie zimnej wody prowadzić na wysokości około 2,85 m
- Podejście wodne do armatury wykonać:
 - baterie czerpalne Ø20x3,4mm PP
 - miska ustępowa Ø20x3,4mm PP
- Na każdym pionie na wysokości ok 50cm nad posadzką zamontować rewizję.
- Wszystkie przejścia przewodów przez przegrody oddzielenia p.poż., należy zabezpieczyć przepustami ognioochronnymi o odporności ogniowej równej odporności ogniowej przegród

Zestawienie powierzchni	10,1m ²
1. Pom. gosp.	2,8m ²
2. WC dla mężczyzn	1,2m ²
3. WC dla kobiet i niepełnosprawnych	1,4m ²
4. Sanitara	1,4m ²
5. Kuchnia	1,8m ²
Razem	13,3m ²

Jednostka projektowa:

ZALEWSKI
PROJEKTOWANIE I NADZORY

PROJEKTOWANIE I NADZORY T. ZALEWSKI i s-ka
05-600 Grójec
tel/fax. (48) 664 - 56 - 86
biuro@zalewski-inzynieria.com

INWESTOR

 
 
Gmina i Miasto Mogielnica
ul. Rynek 1, 05-640 Mogielnica

OBIEKT

Przebudowa i zmiana sposobu użytkowania budynku
zlewni mleka na świetlicę wiejską
dz. nr ew. 57, obręb 0039 Wodzieńska, jedn. ew. 140607_5 Mogielnica

TREŚĆ RYSUNKU

Rzut przyziemia. Instalacja wod-kan.


	IMIĘ I NAZWISKO	PODPIS	BRANŻA	SANITARNA
PROJEKTANT	Tadeusz Zalewski nr upr. GP-III-7342/68/91 spec. instalacyjno-inżynieryjna		DATA	maj 2017
OPRACOWAŁ	mgr inż. Beata Gut		SKALA	1:100
SPRAWDZIŁ	mgr inż. Przemysław Zalewski nr upr. MAZ/0247/POOS/11 spec. instalacyjna		RYS. NR	WK-1

LEGENDA

grzejnik elektryczny
1 kW

UWAGA:

1. Ogrzewanie pełni funkcję zabezpieczenia zimą

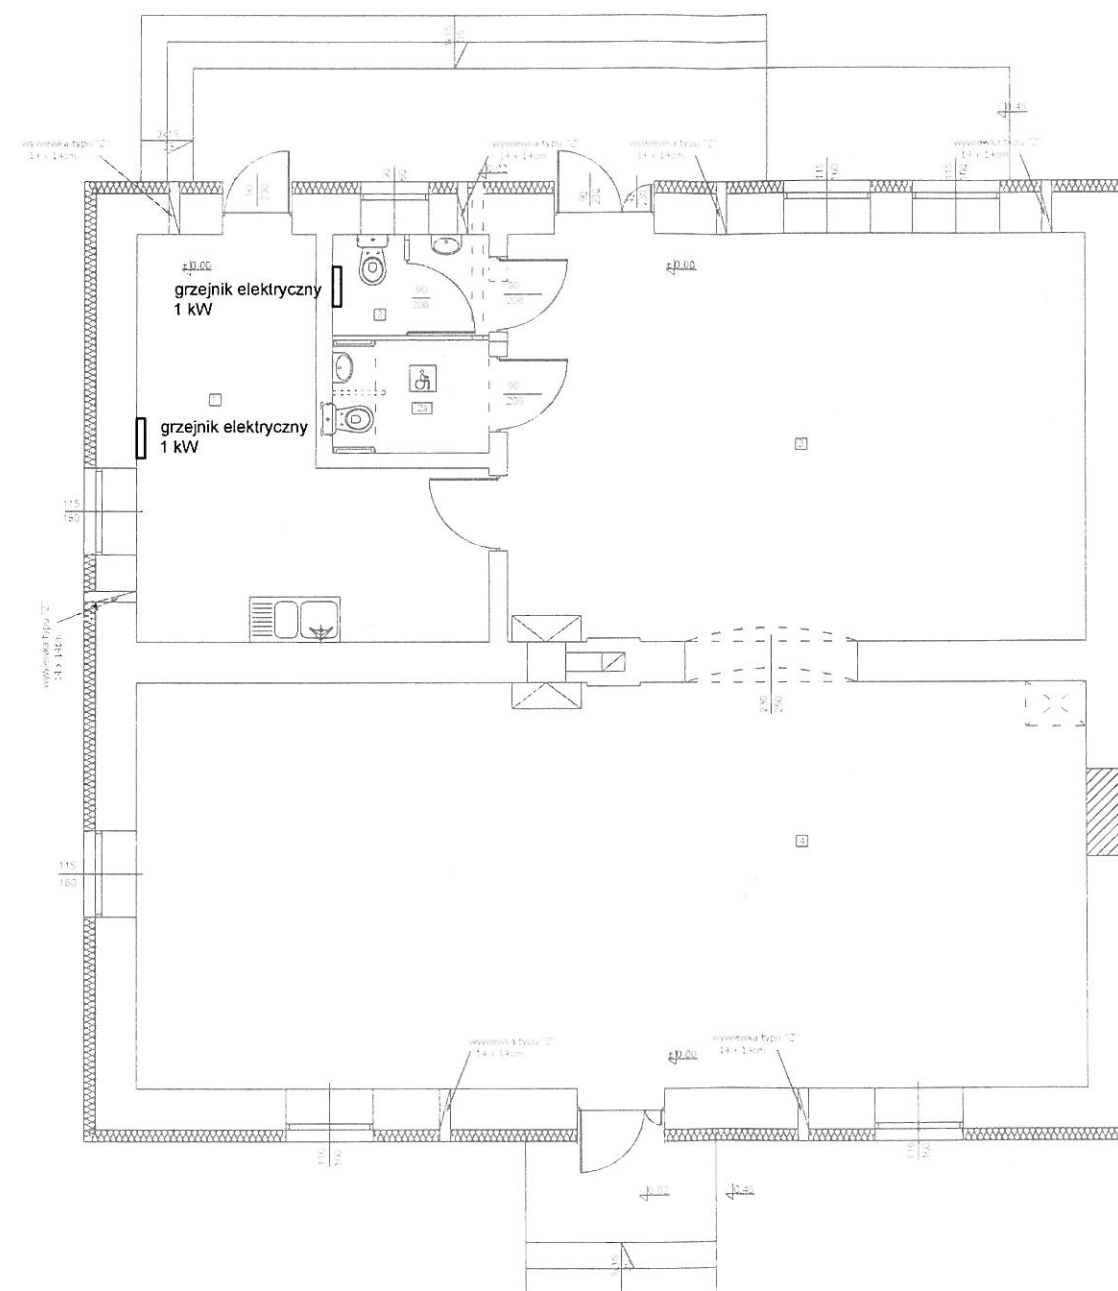


Systemy wentylacyjne	18 m ²
1. Pom. gospod.	2 m ²
2. WC dla mężczyzn	2 m ²
3. WC dla kobiet i napiekuspranych	2 m ²
4. Świetlica	67 m ²
Razem	133 m ²

Jednostka projektowa:		PROJEKTOWANIE I NADZORY T. ZALEWSKI i s-ka 05-600 Grójec tel/fax. (48) 664 - 56 - 86 biuro@zalewski-inzynieria.com		
INWESTOR		Gmina i Miasto Mogielnica ul. Rynek 1, 05-640 Mogielnica		
OBIEKT		Przebudowa i zmiana sposobu użytkowania budynku zlewni mleka na świetlicę wiejską dz. nr ew. 57, obręb 0039 Wodziezna, jedn. ew. 140607_5 Mogielnica		
TREŚĆ RYSUNKU		Rzut przyziemia. Instalacja ogrzewcza.		
	IMIĘ I NAZWISKO	PODPIS	BRANŻA	SANITARNA
PROJEKTANT	Tadeusz Zalewski nr upr. GP-III-7342/68/91 spec. instalacyjno-inżynieryjna		DATA	maj 2017
OPRACOWAŁ	mgr inż. Beata Gut		SKALA	1:100
SPRAWDZIŁ	mgr inż. Przemysław Zalewski nr upr. MAZ/0247/POOS/11 spec. instalacyjna		RYS. NR	0-1

	Kanály nawiewne ciepłego powietrza odporna na temp. min. 180stC
	Kratka nawiewna z kaselą filtracyjną odporna na temp. min. 180stC

1. Kanały nawiewne DGP prowadzone na poddaszu zaizolować izolacją z wełny mineralnej o gr. 10cm w płaszczu ochronnym z folii aluminiowej. Izolacja odporna na temp. min. 180st C

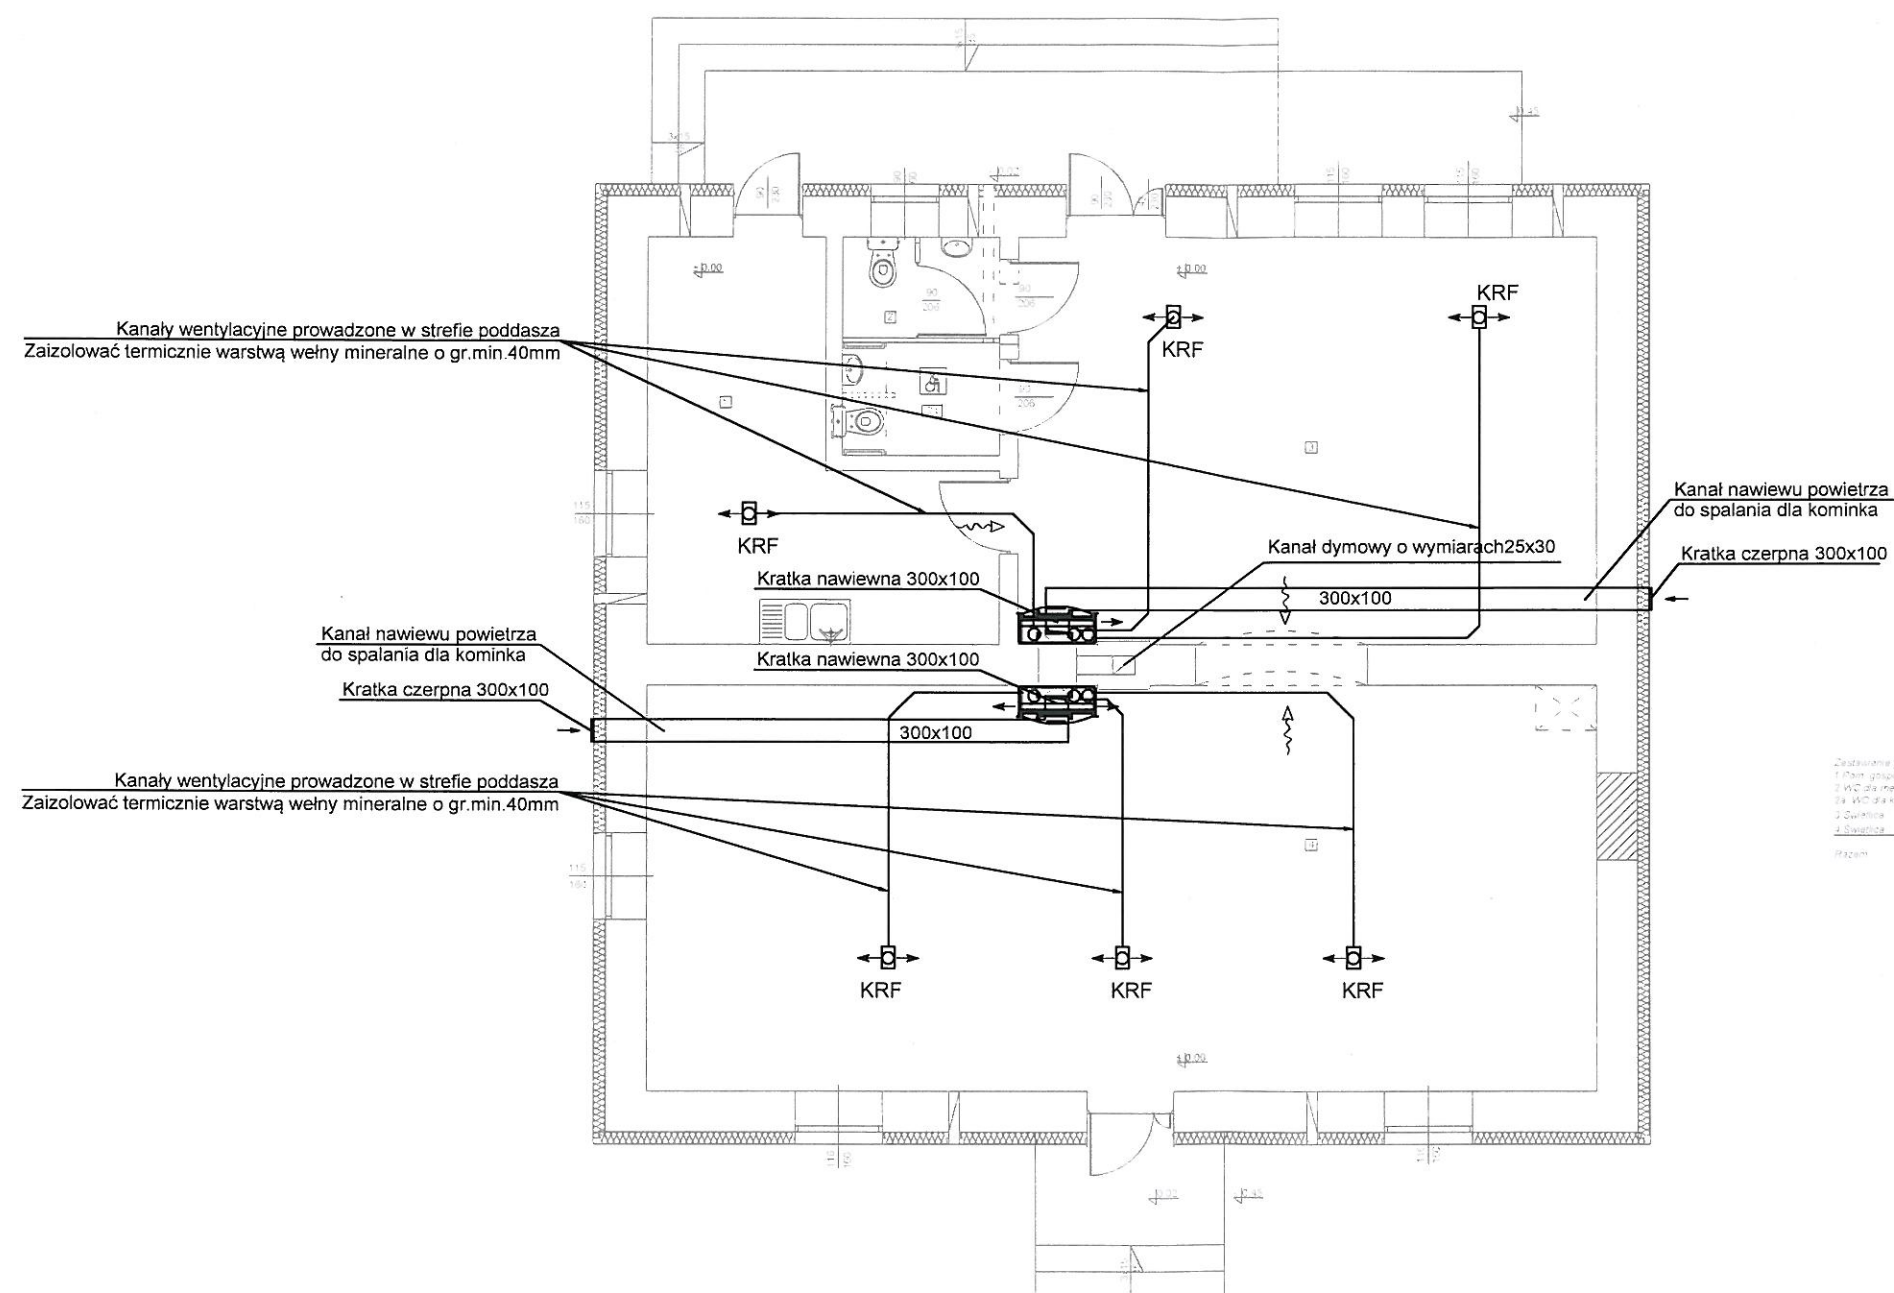

Zestawienie powierzchni:	
1 Poin gospod.	15,1m ²
2 WC dla mężczyzn	2,8m ²
3a WC dla kobiet i niepełnosprawnych	3,0m ²
3 Światłotła	41,4m ²
4 Światłotła	67,8m ²
Razem	129,3m²

ZAŁĘSKI
ARCHITECTURE & INTERIOR DESIGN

PROJEKTOWANIE I NADZORY T. ZALEWSKI i s-ka
05-600 Grójec
tel/fax. (48) 664 - 56 - 86
biuro@zalewski-inzynieria.com

INWESTOR	Gmina i Miasto Mogielnica ul. Rynek 1, 05-640 Mogielnica
----------	---

OBIEKT	Przebudowa i zmiana sposobu użytkowania budynku zlewni mleka na świetlicę wiejską dz. nr ew. 57, obręb 0039 Wodzieczna, jedn. ew. 140607 5 Mogielnica
--------	---

TREŚĆ RYSUNKU

Rzut przyziemia. Instalacja ogrzewania kominkowego.

	IMIE I NAZWISKO	PODPIS	BRANŻA	SANITARNA
PROJEKTANT	Tadeusz Zalewski nr upr. GP-III-7342/68/91 spec. instalacyjno-inżynieryjna		DATA	maj 2017
OPRACOWAŁ	mgr inż. Beata Gut		SKALA	1:100
SPRAWDZIŁ	mgr inż. Przemysław Zalewski nr upr. MAZ/0247/POOS/11 spec. instalacyjna		RYŚ. NR	KM-1