


STACJA DMUCHAW II°
INSTALACJE ELEKTRYCZNE – OŚWIETLENIE
SKALA 1:50

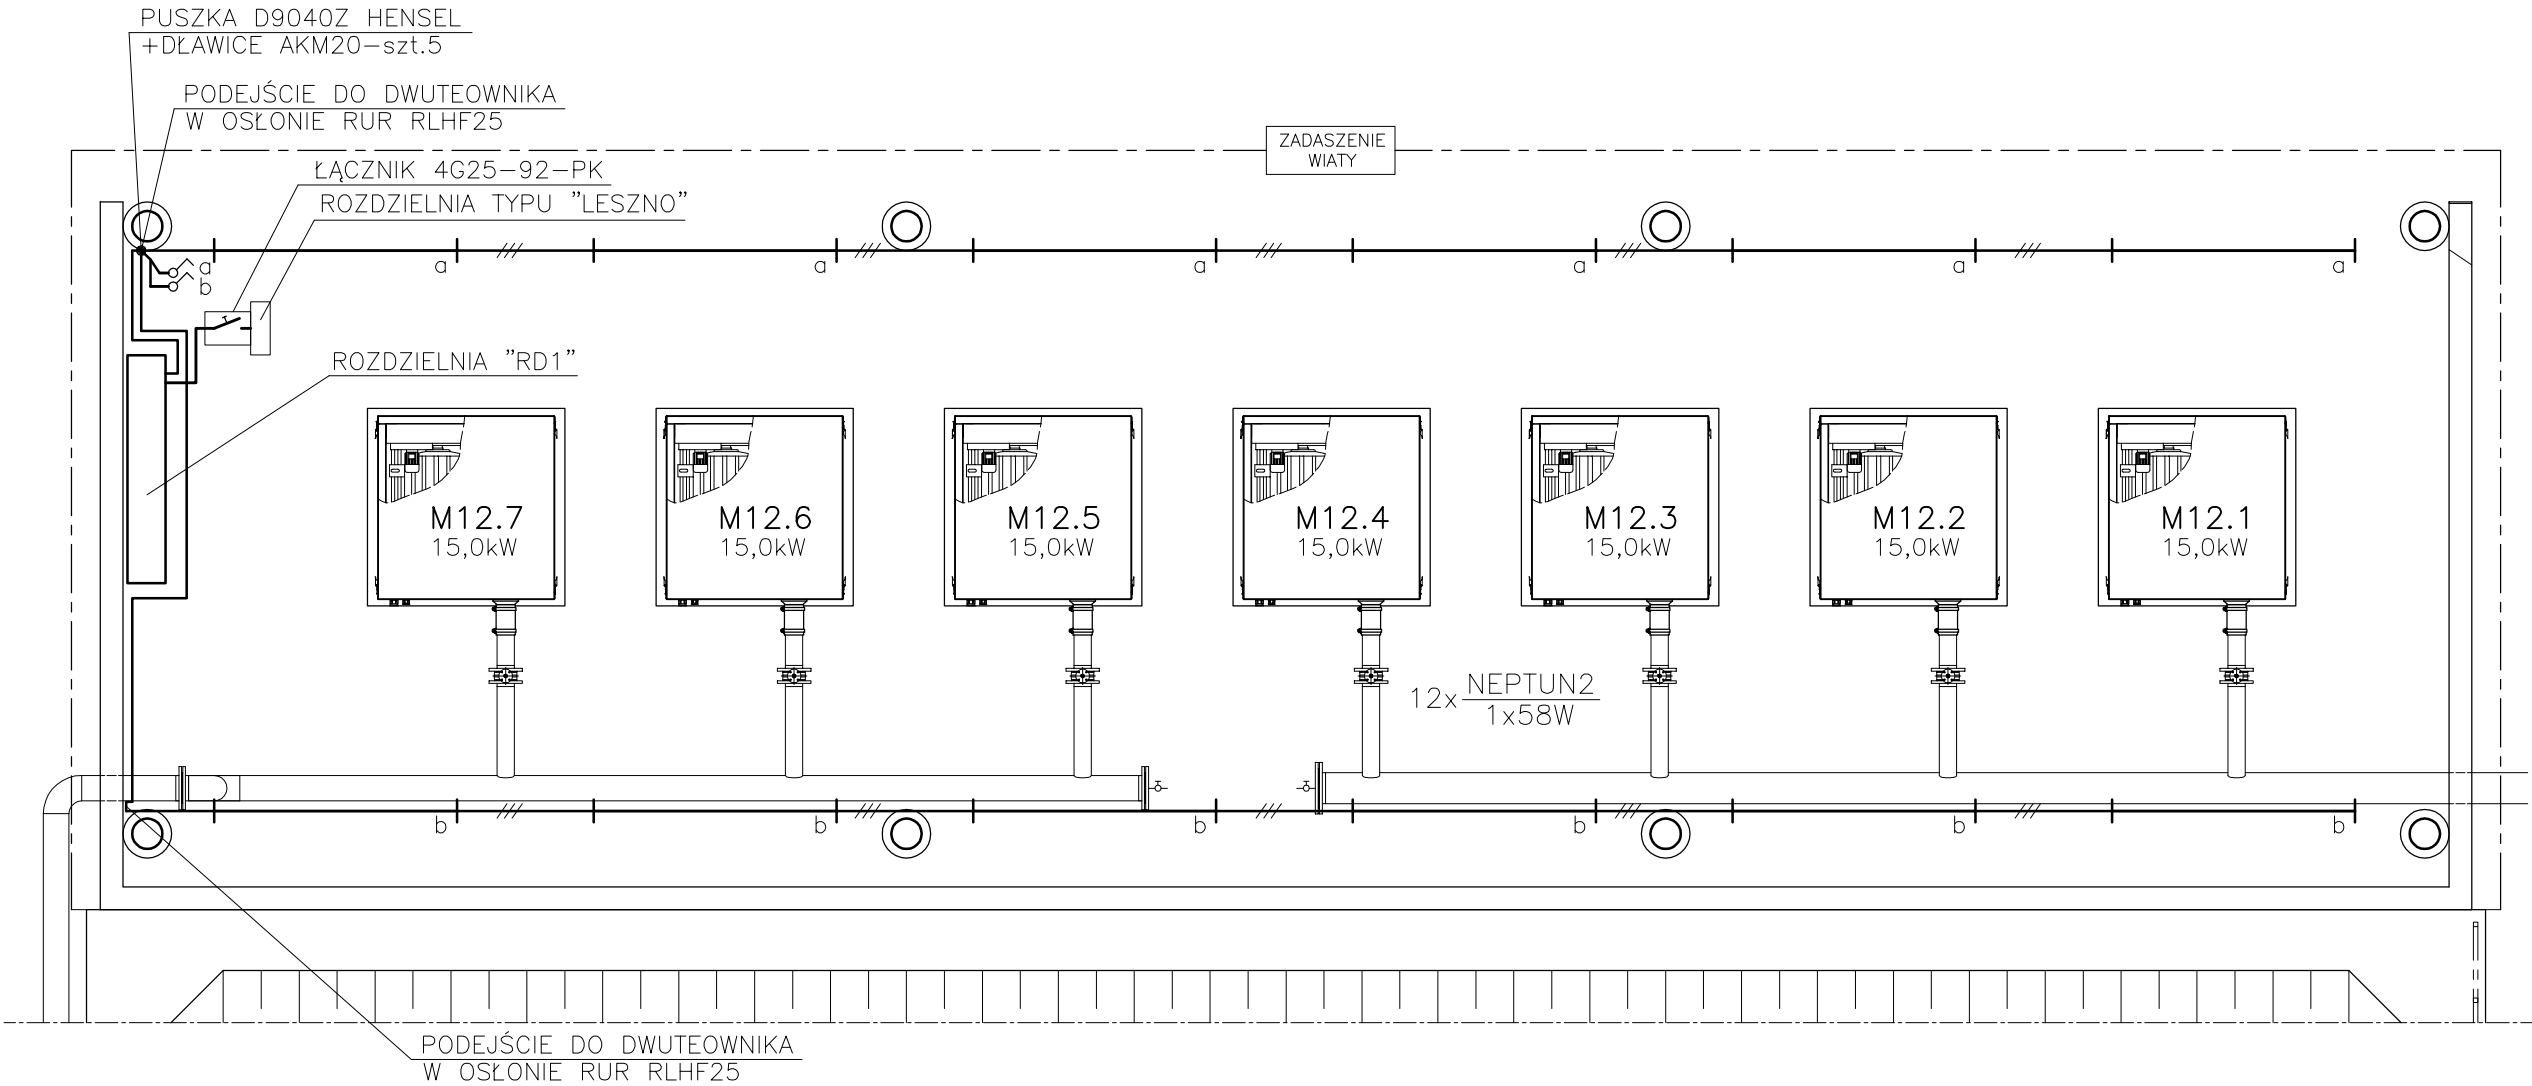

UWAGA: Oprawy oświetleniowe instalować do środka belki dwuteowej od wewnętrznej strony.
Przewody oświetleniowe wiaty rozprowadzić wzdłuż dwuteownika.

Układ wewnętrznych instalacji "TN-S"

NOSAN KIELCE		Zakład Projektowo – Usługowy Ochrony Środowiska		Nr rys. 33 Skala: 1:50	
Obiekt	ROZBUDOWA I MODERNIZACJA OCZYSZCZALNI ŚCIEKÓW KOMUNALNYCH W MOGIELNICY				
Projekt	PROJEKT WEWNĘTRZNYCH LINII KABLOWYCH ZASILAJĄCYCH STEROWNICZYCH I OŚWIETLENIA TERENU				
Tytuł rys.	STACJA DMUCHAW II° - INSTALACJE ELEKTRYCZNE, OŚWIETLENIE				
Projektował	inż. MAREK CZWARTOSZ	Nr upr. KL-186/94	Data 09.2005	Podpis	
Poradował	mgr inż. PAWEŁ TKACZEWSKI	-	09.2005		
Sprawił	mgr inż. MICHAŁ ŁAPIŃSKI	180/KL/72	09.2005		