

PLAN ZAGOSPODAROWANIA TERENU
OCZYSZCZALNI ŚCIEKÓW W MOGIELNICY
SKALA 1:500

- OBIEKTY PROJEKTOWANE:**
- 1. POMPOWIA ŚCIEKÓW SUROWYCH
 - 2. BUDYNEK TECHNOLOGICZNO-SOCJALNY
 - 3. ZBIORNIK UŚREDNIAJĄCO-BUFOROWY
 - 5. STACJA DMUCHAW I"
 - 6. REAKTOR BIOLOGICZNY Z KOMORĄ ROZDZIAŁU - II" OCZYSZCZANIA
 - 7. OSADNIKI WTRÓNE - II" OCZYSZCZANIA BIOLOGICZNEGO
 - 8. KOMORA POMIAROWA IŁOŚCI ŚCIEKÓW OCZYSZCZONYCH
 - 10. POMPOWIA OSADU II"
 - 11. ZBIORNIK STABILIZACJI OSADU Z KOMORĄ ROZDZIAŁU
 - 12. STACJA DMUCHAW II"
 - 13. WIATA CZASOWEGO GROMADZENIA OSADU ODWODNIONEGO PO HIGIENIZACJI
 - 16. STANOWISKO ZLEWCZE ŚCIEKÓW KOMUNALNYCH
 - 17. INSTALACJA DOZOWANIA KOAGULANTU
 - 18. DROGI WEWNĘTRZNE I PLACE MANEWOWE
 - 19. MIEJSCA PARKINGOWE
 - 20. STACJA TRANSFORMATOROWA
 - 21. AGREGAT PRĄDOTWÓRCZY
 - A,B,...,K - OGRODZENIE OCZYSZCZALNI

OBIEKTY ISTNIEJĄCE ADAPTOWANE:


- OBIEKT ISTNIEJĄCY ADAPTOWANY
- 4. REAKTOR BIOLOGICZNY - I" OCZYSZCZANIA
- 9. WYLOT
- 14. STANOWISKO ZLEWCZE ŚCIEKÓW GARBARSKICH
- 14.1. ZBIORNIKI ŚCIEKÓW OGÓLNOGARBARSKICH 1652/3
- 14.2. ZBIORNIK ŚCIEKÓW GARBARSKICH CHROMOWYCH 1653/1
- 15. BUDYNEK TECHNOLOGICZNY
- C,D,E,F - ISTNIEJĄCE OGRODZENIE OCZYSZCZALNI DO WYKORZYSTANIA

OZNACZENIA:

- RZĘDNE ISTNIEJĄCE
- RZĘDNE PROJEKTOWANE
- HP - HYDRANT
- W1 - WĘZEŁ WODOCIĄGOWY
- ISTNIEJĄCE OBIEKTY DO LIKWIDACJI LUB WYŁĄCZENIA
- OGRODZENIE

UZBROJENIE:

- KANAŁY GRAWITACYJNE ŚCIEKÓW, ODCIEKÓW
- RUROCIĄGI TŁOCZNE ŚCIEKÓW
- RUROCIĄG ŚCIEKÓW Z Ist. OCZYSZCZANIA BIOLOGICZNEGO
- KANAŁ GRAWITACYJNY ŚCIEKÓW OCZYSZCZONYCH
- DO ODBIORNIKA
- RUROCIĄGI OSADU RECYRKULOWANEGO
- RUROCIĄGI OSADU NADMIERNEGO
- RUROCIĄGI OSADU DO ODWODNIENIA
- PROJ. WODOCIĄG
- LINIA KABLOWA SN-15KV
- LINIE WIELOKABLOWE ZASILAJĄCE n.n
- LINIE KABLOWE STEROWNICZE
- LINIE KABLOWE OŚWIETLENIA TERENU
- POWIETRZE

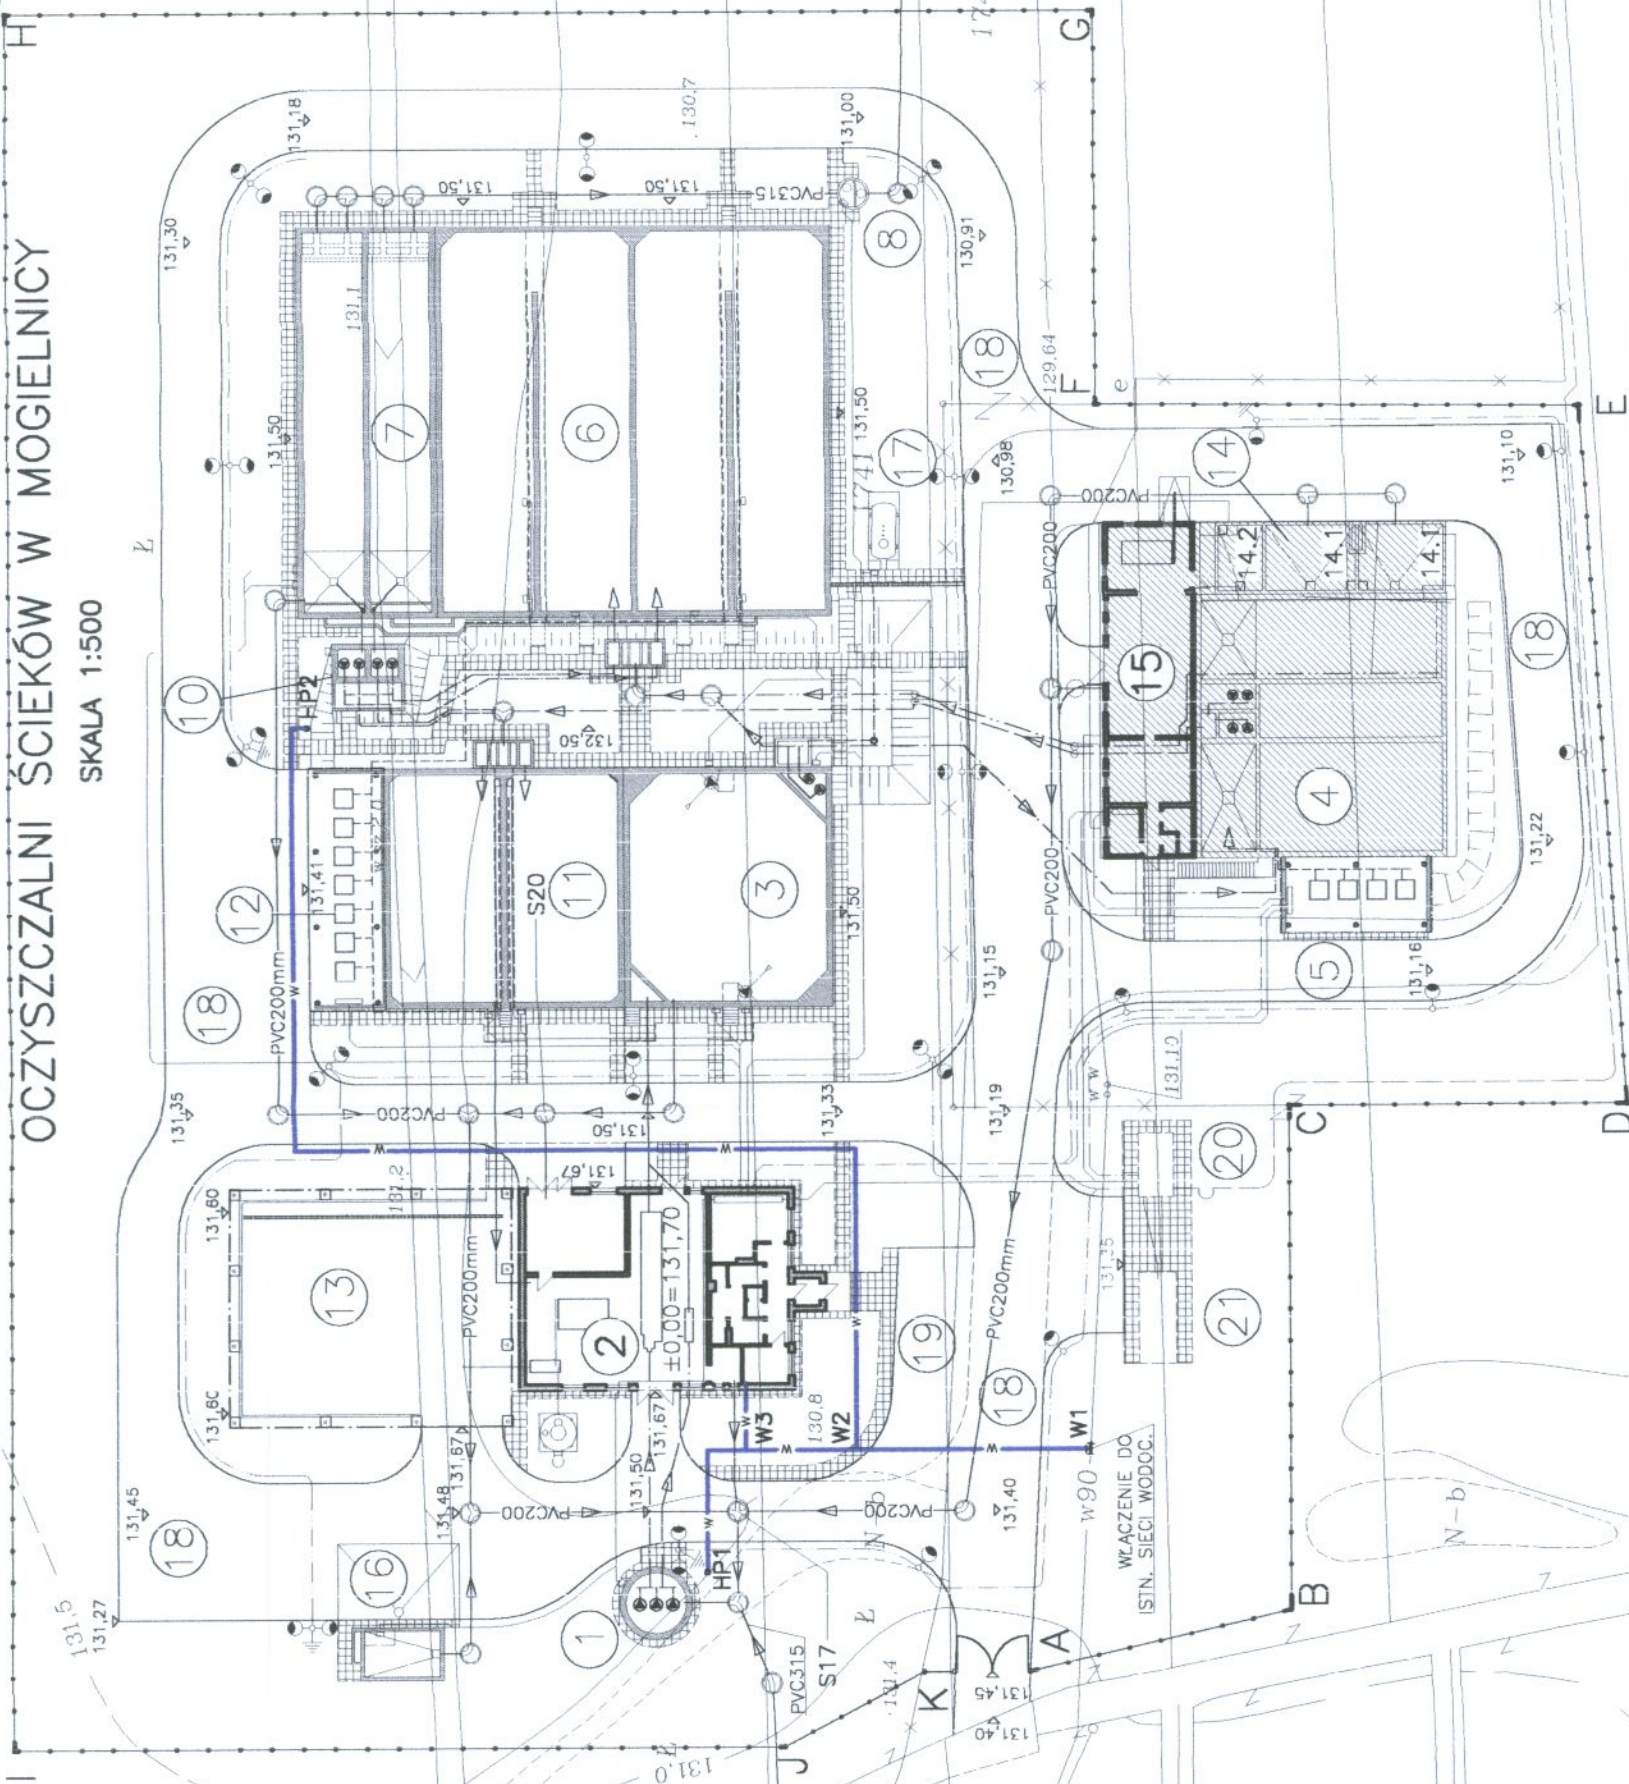

NOSAN		Zakład Projektowy Usługowy	Nr rys. 1
KIELCE		Ochrony Środowiska	Skala: 1:500
Objekt	ROZBUDOWA I MODERNIZACJA OCZYSZCZALNI ŚCIEKÓW KOMUNALNYCH W MOGIELNICY		
Projekt	PROJEKT BUDOWLANY - INSTALACJE SANITARNE I WENTYLACJA		
Tytuł rys.	PLAN ZAGOSPODAROWANIA TERENU OCZYSZCZALNI		
Opracował	inż. MARCIN KOCHEL	Nr. upr. -	Data 08.2005
Projektował	inż. STEFAN NOWAK	56/55/90	08.2005
Projektował	mgr inż. GRZEGORZ NOWAK	SWK/0051 /PWOS/05	08.2005