


KOMORA ZASUW - PRZEKROJE A-A, B-B

SKALA 1:25

RYSUNEK SZALUNKOWY

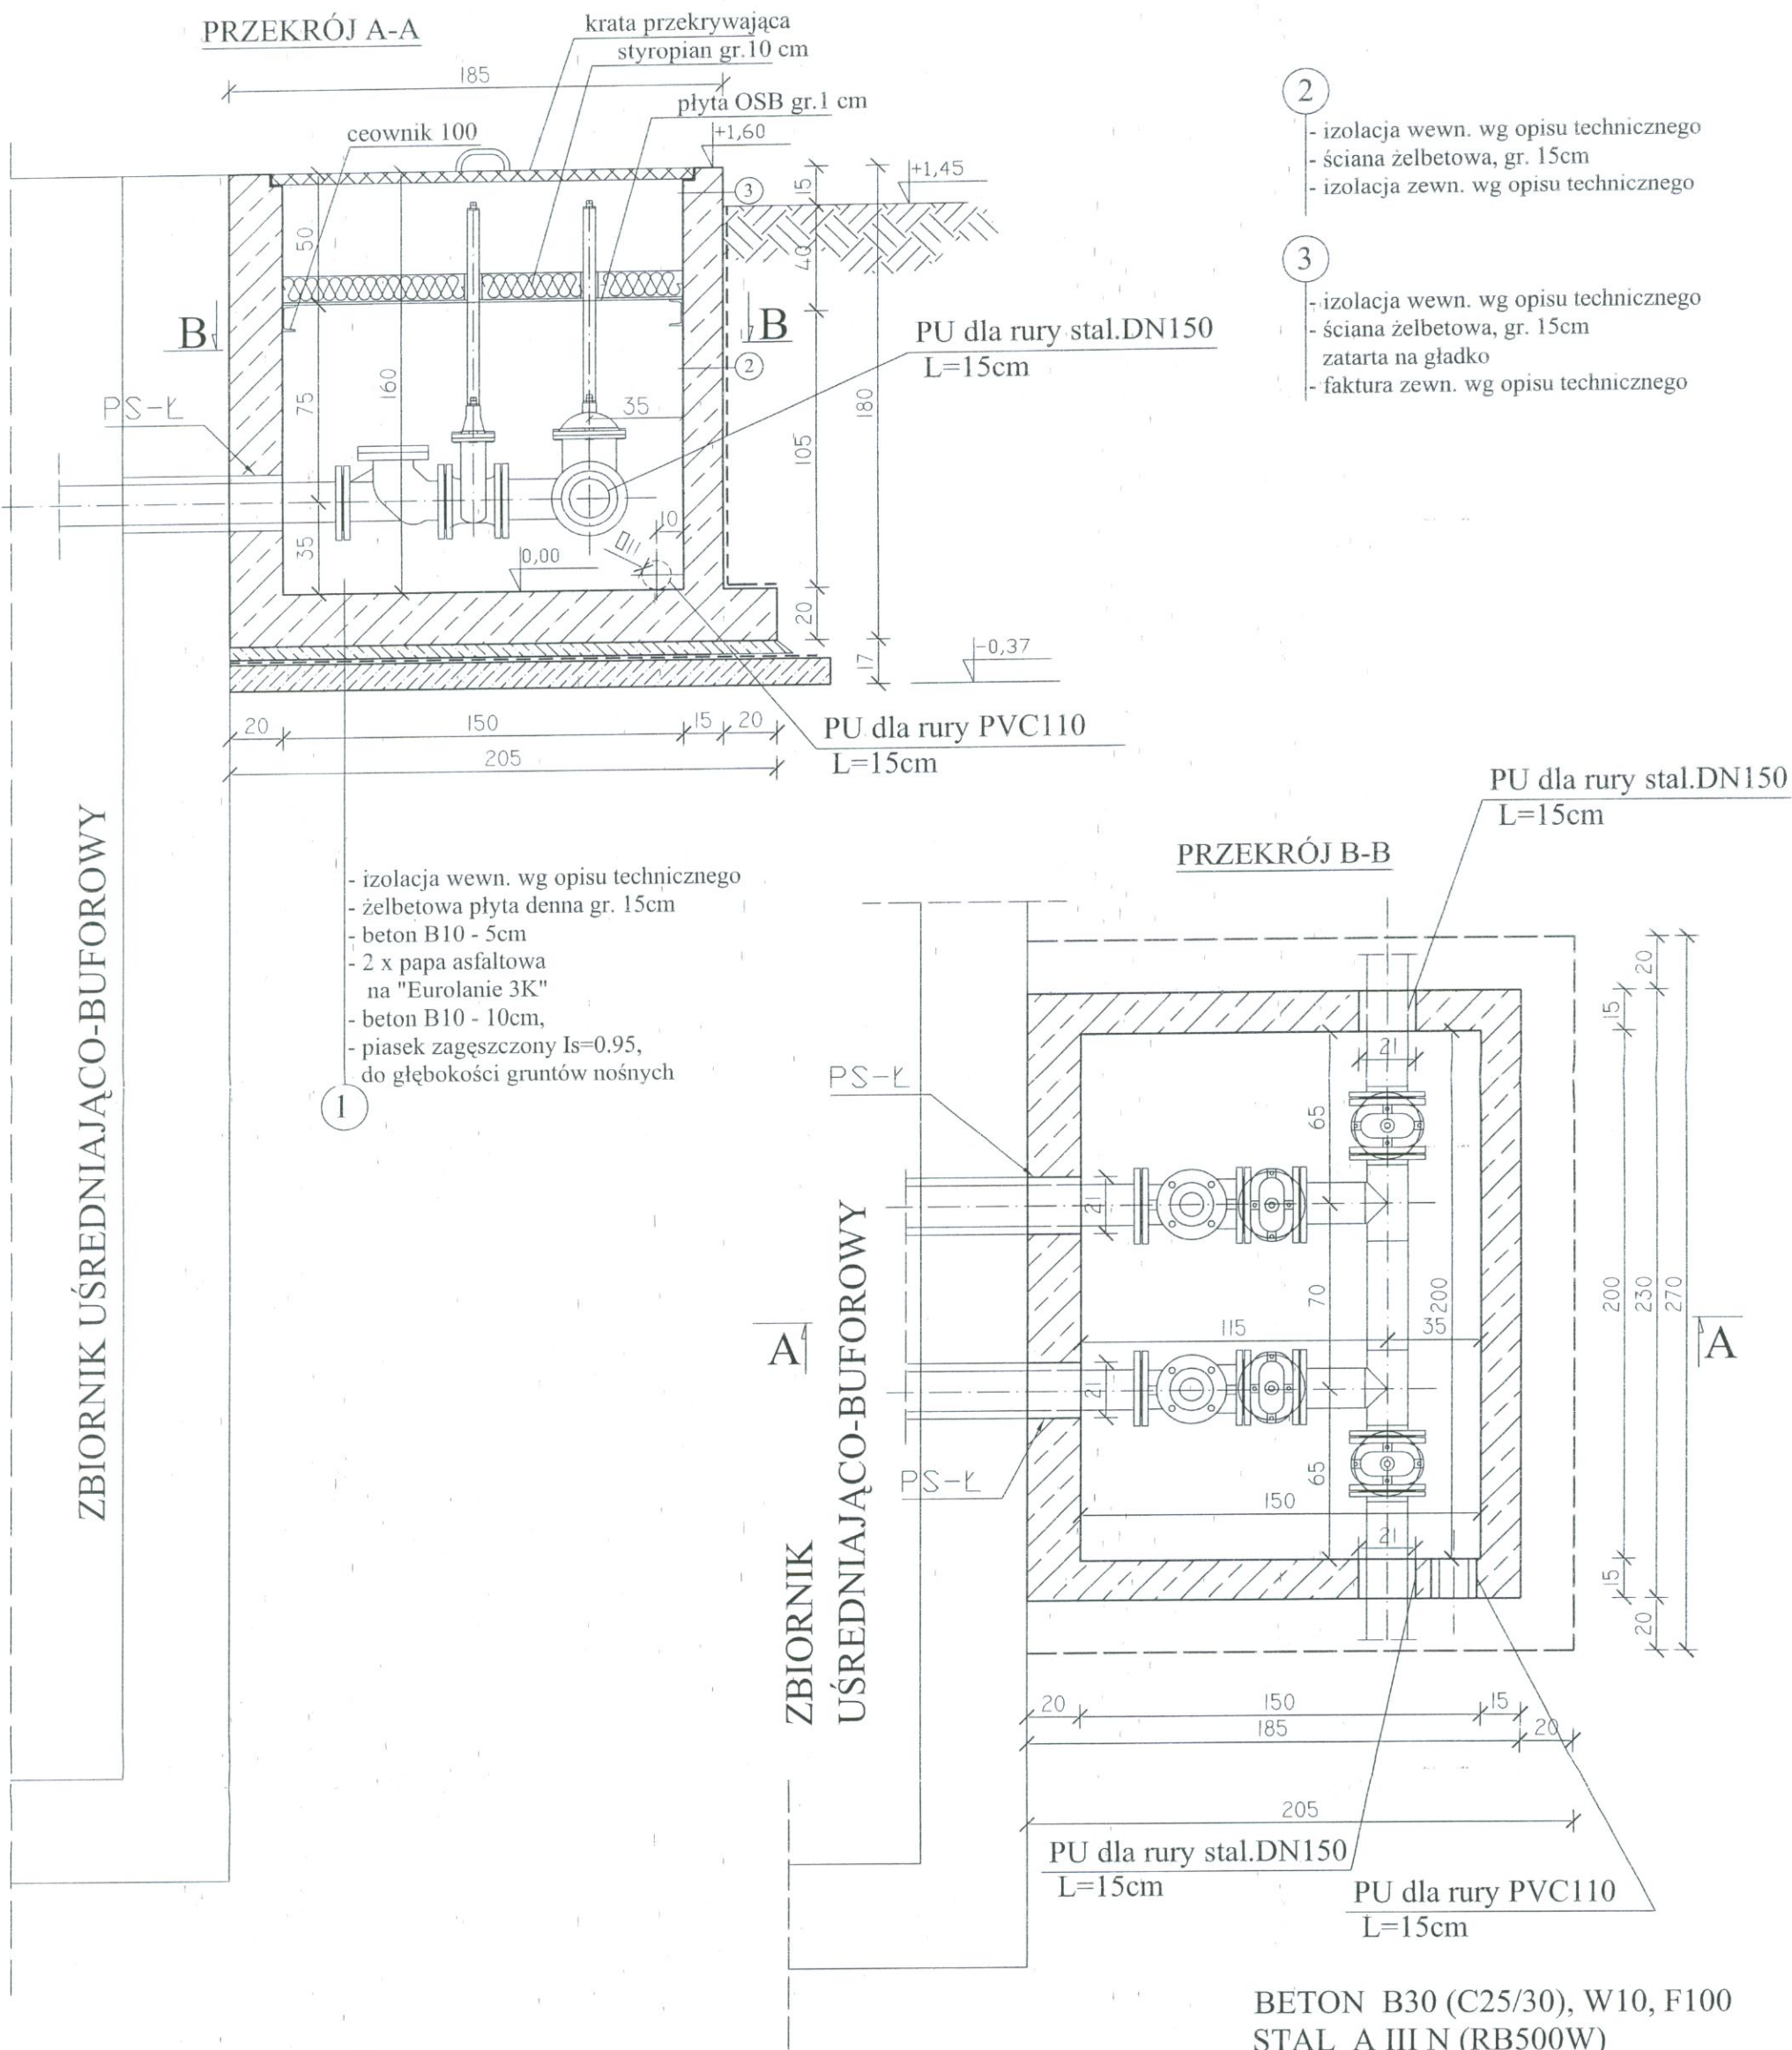

±0,00 = 131,05

Przejścia szczelne łańcuchowe wg. projektu technologii.

ZBROJENIE ŚCIAN -φ12 CO 20 W DWU WARSTWACH

ZBROJENIE DNA -φ12 CO 20 W DWU WARSTWACH

PRZEJŚCIA SZCZELNE	RURA PRZEWODOWA	TULEJA PRZEJŚCIOWA
PS-Ł	stal DN150	stal n. 219,1x4,5mm

Projekt rozpatrywać razem z projektami elektrycznym i technologicznym

NOSAN

KIELCE

ZAKŁAD PROJEKTOWO-USŁUGOWY OCHRONY ŚRODOWISKA


Nr rys. 5

Skala: 1 : 25

Objekt:	ROZBUDOWA I MODERNIZACJA ODCZYSZCZALNI ŚCIEKÓW KOMUNALNYCH W MOGILNICY		
Projekt:	PROJEKT BUDOWLANY	Branża:	KONSTRUKCJA
Tytuł rys.:	KOMORA ZASUW - PRZEKROJE A-A, B-B RYSUNEK SZALUNKOWY		
Opracował:		Nr upr.:	Data:
Projektował:	inż. Andrzej Grudzień	KL 230/90	08.2005
Sprawił:	mgr inż. Małgorzata Grudzień	KL 106/93	08.2005

KOMORA ZASUW - WIDOK Z GÓRY SKALA 1:25


ZBIORNIK
UŚREDNIAJĄCO-BUFOROWY

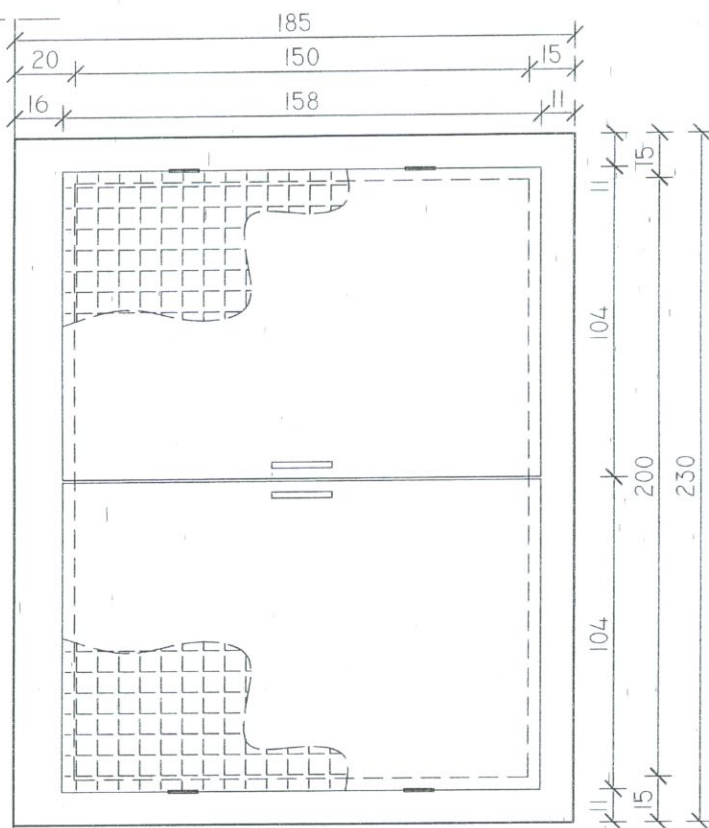

ZESTAWIENIE KRAT I BLACH PRZEKRYWAJĄCYCH

NR	KRATA POMOSTOWA "HMS"	Blacha żeberkowa owalna wys. 3,5mm	Sztuk
1	"PRO/33x33/40x3/L=1580mm/S=1040mm"	L=1600mm, S=1050mm	2

 
Uchwyt do krat i blach przekrywających,
1 szt. na jedno przekrycie.



UWAGA :

1. Blachę żeberkową mocować do kraty pomostowej "HMS" łącznikami wg asortymentu "HMS".
2. Kraty pomostowe dostarczyć z zamocowanymi zawiasami.

Konstrukcja okuć otworów,
w miejscach oparcie płyt pomostowych

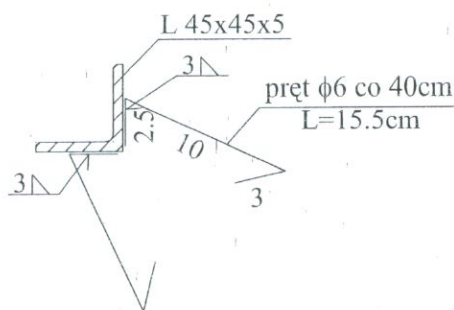

zestawienie stali dla okucia
L45x45x5 | Lc=7,32m | m=24,74 kg
pręt φ6 szt.62 | Lc=9,61m | m=2,13 kg

Projekt rozpatrywać razem z projektami
elektrycznym i technologicznym

BETON B30 (C25/30), W10, F100
STAL A III N (RB500W)

NOSAN KIELCE		ZAKŁAD PROJEKTOWO-USŁUGOWY OCHRONY ŚRODOWISKA		Nr rys. 6
Obiekt :		ROZBUDOWA I MODERNIZACJA OŚCISZ/CZAJNI SCIEŚKOW KOMUNALNYCH W MOGIŁNICY		Skala: 1 : 25
Projekt :		PROJEKT BUDOWLANY	Branża:	KONSTRUKCJA
Tytuł rys.:		KOMORA ZASUW - WIDOK Z GÓRY		
Opracował:		Nr upr.:	Data:	Podpis:
Projektował:		inż. Andrzej Grudzień	KL 230/90	08.2005
Sprawdził:		mgr inż. Małgorzata Grudzień	KL 106/93	08.2005