


STACJA DMUCHAW II°
INSTALACJE ELEKTRYCZNE
SKALA 1:50

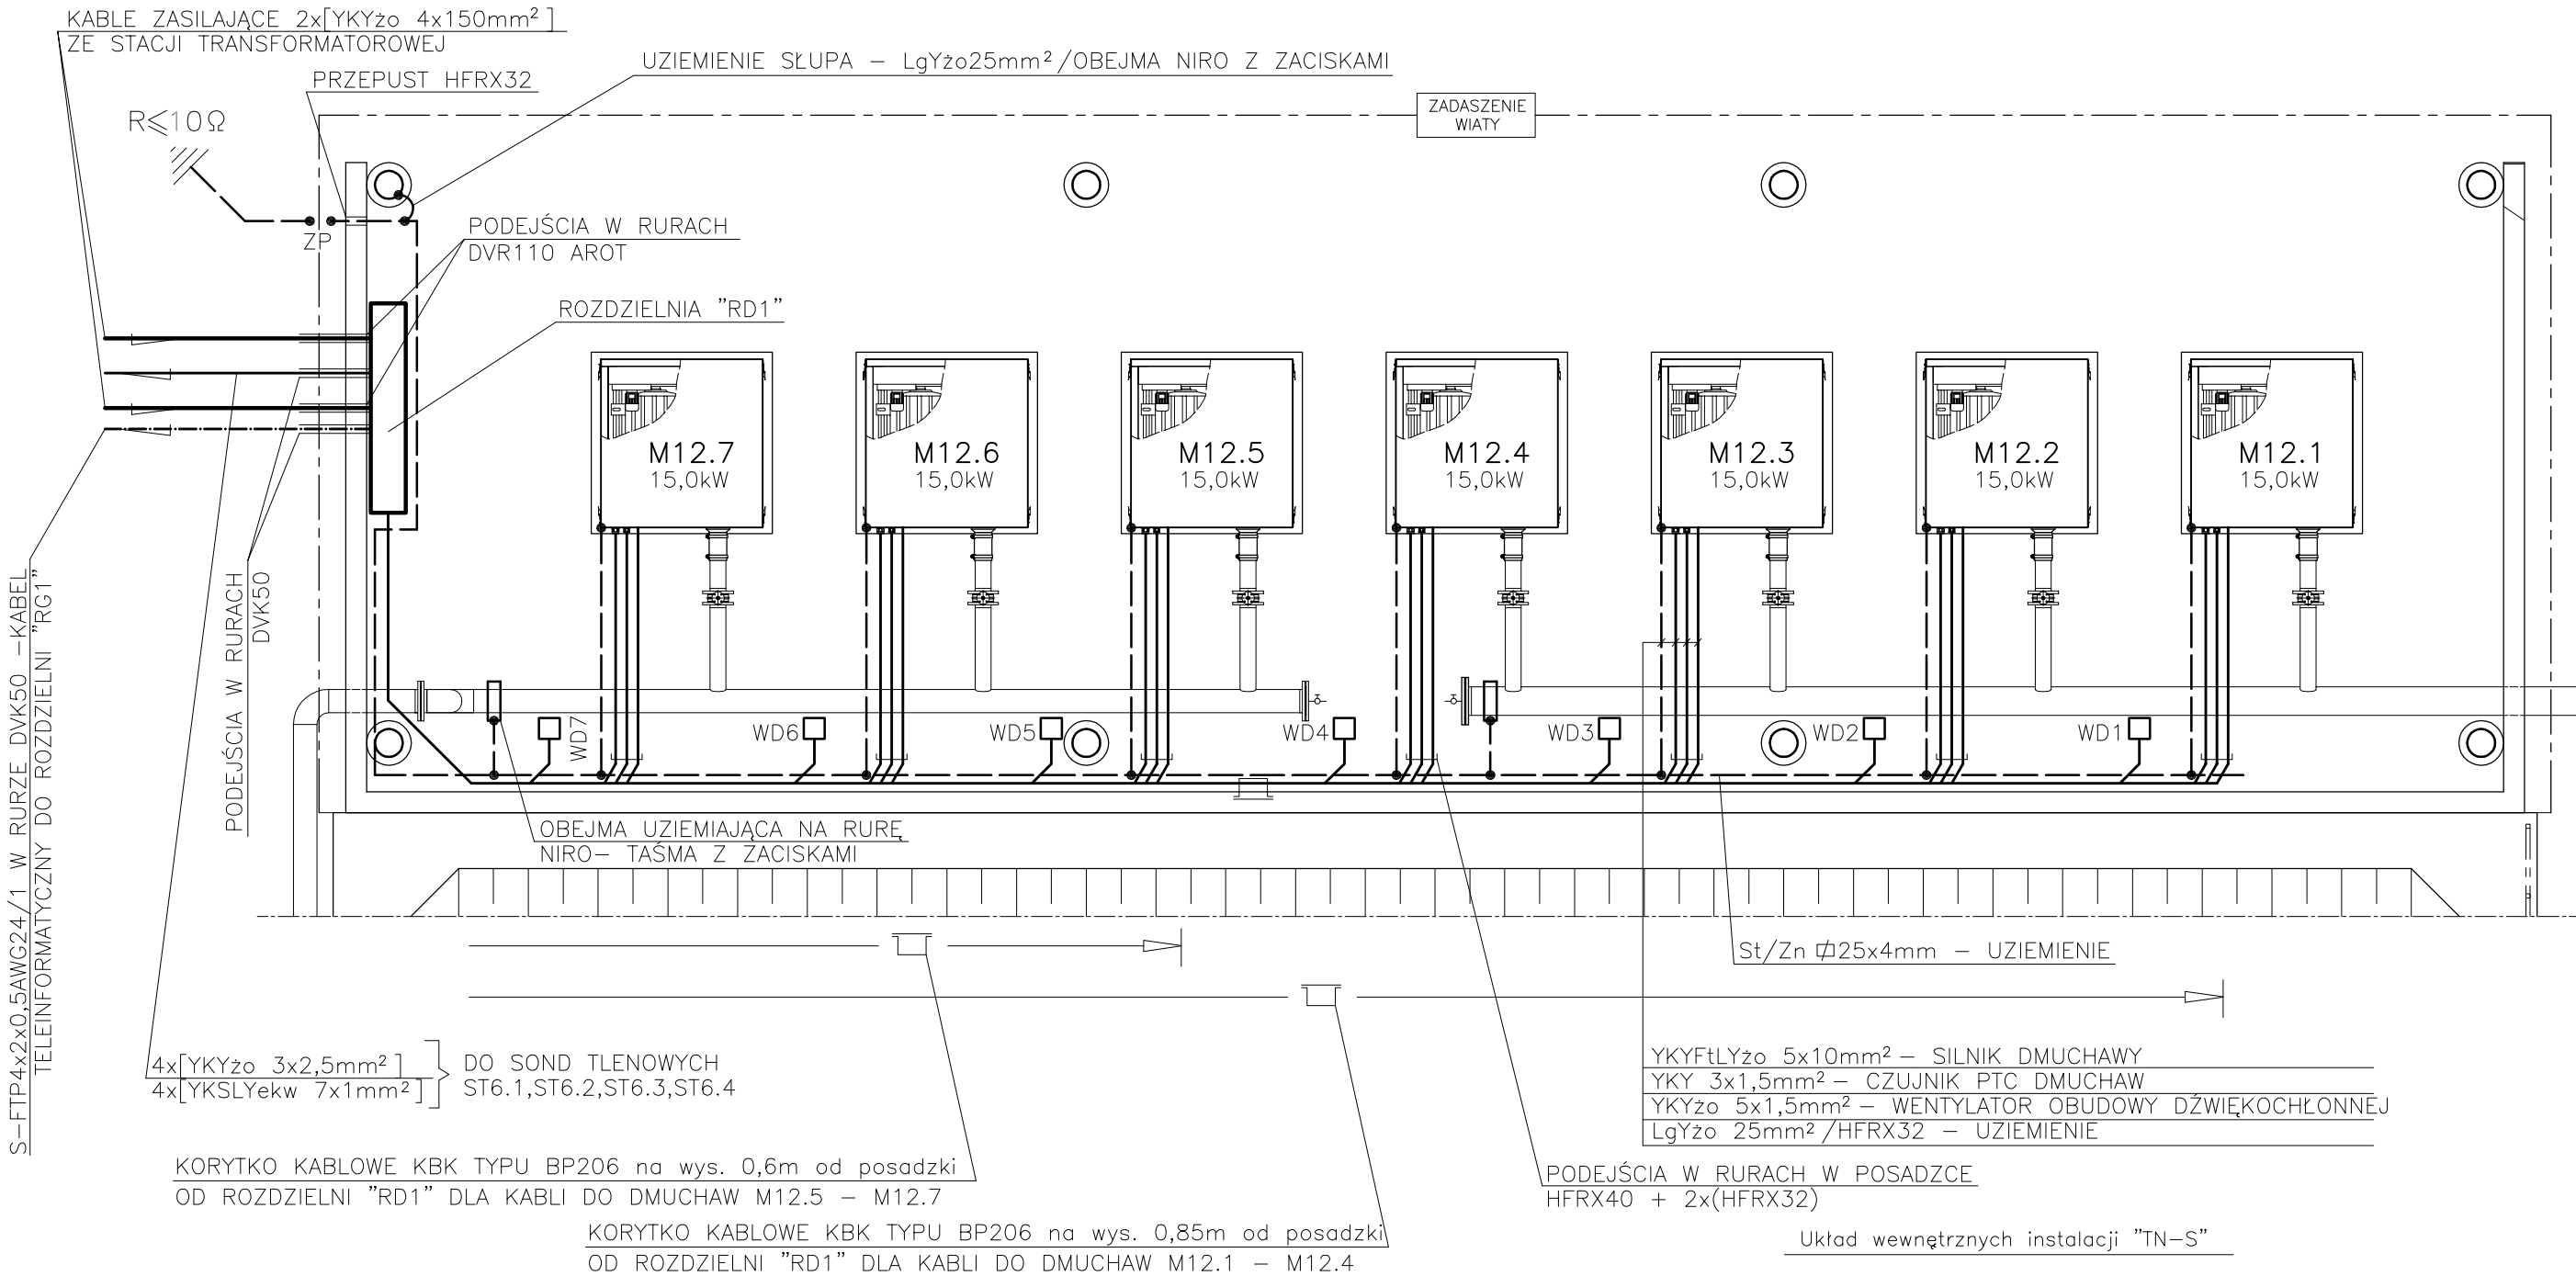

NOSAN KIELCE		Zakład Projektowo – Usługowy Ochrony Środowiska		Nr rys. 33	
				Skala: 1:50	
Obiekt	ROZBUDOWA I MODERNIZACJA OCZYSZCZALNI ŚCIEKÓW KOMUNALNYCH W MOGIELNICY				
Projekt	PROJEKT WEWNĘTRZNYCH LINII KABLOWYCH ZASILAJĄCYCH STEROWNICZYCH I OŚWIETLENIA TERENU				
Tytuł rys.	STACJA DMUCHAW II° – INSTALACJE ELEKTRYCZNE				
Projektował	inż. MAREK CZWARTOSZ	Nr upr. KL-186/94	Data 10.2005	Podpis	
Poradzał	mgr inż. PAWEŁ TKACZEWSKI	-	10.2005		
Sprawdził	mgr inż. MICHAŁ ŁAPIŃSKI	180/KL/72	10.2005		