


POMPOWNIĄ ŚCIEKÓW
INSTALACJE ELEKTRYCZNE
SKALA 1:50

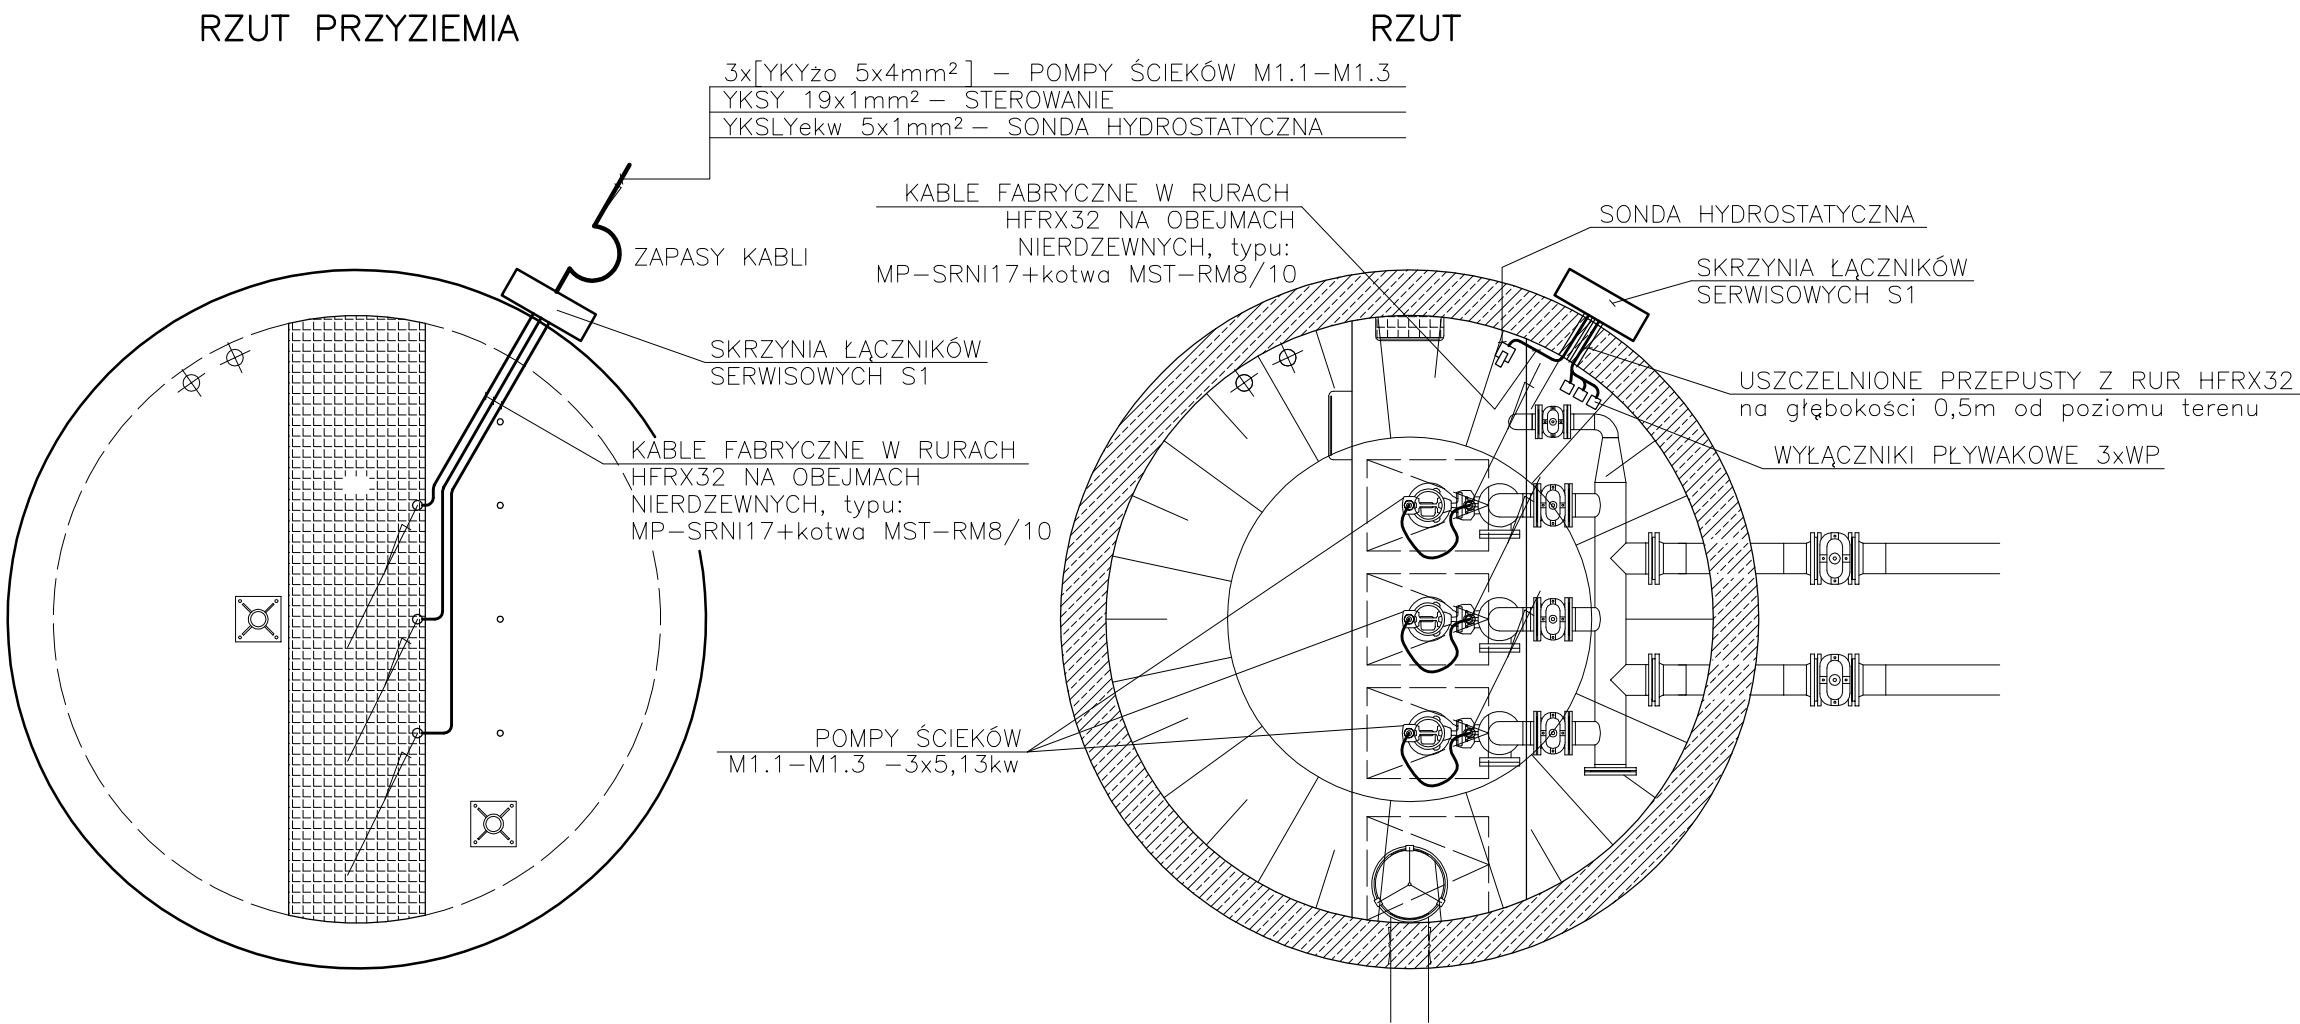

Układ wewnętrznych instalacji "TN–S"

NOSAN KIELCE		Zakład Projektowo – Usługowy Ochrony Środowiska		Nr rys. 43
Obiekt		ROZBUDOWA I MODERNIZACJA OCZYSZCZALNI ŚCIEKÓW KOMUNALNYCH W MOGIELNICY		
Projekt		PROJEKT WEWNĘTRZNYCH LINII KABLOWYCH ZASILAJĄCYCH STEROWNICZYCH I OŚWIETLENIA TERENU		
Tytuł rys.		POMPOWNIĄ ŚCIEKÓW INSTALACJE ELEKTRYCZNE		
Projektował	inż. MAREK CZWARTOSZ	Nr upr. KL-186/94	Data 10.2005	Podpis
Opracował	mgr inż. PAWEŁ TKACZEWSKI	-	10.2005	
Sprawdził	mgr inż. MICHAŁ ŁAPIŃSKI	180/KL/72	10.2005	