

[illegible]


RURA SPUSZCZOWA
Ø110

151 75 61 38 61 330 38 23

540

WYSOKOŚĆ PARAPETU 85cm OD POSADZKI
SZEROKOŚĆ BETONOWA SZER. 50cm WOKÓŁ BUDYNKU
POSKŁADKI POSADZKI 0,5% W KIERUNKU WPUSTÓW LINIOWYCH I KRATEK ŚCIEKOWYCH
WIDOKOWE OZNACZENIE WIĘNCY W PROJEKCIE KONSTRUKCJI

NOSAN KIELCE		ZAKŁAD PROJEKTOWO-USŁUGOWY OCHRONY ŚRODOWISKA		Nr rys. 1
Zadanie:		ROZBUDOWA I MODERNIZACJA OCZYSZCZALNI ŚCIEKÓW KOMUNALNYCH W MOGIELNICY		Skala: 1 : 50
Projekt:	PROJEKT WYKONAWCZY	Branża:	ARCHITEKTURA	
Tytuł rys.	BUDYNEK TECHNICZNO-SOCJALNY RZUT PARTERU			
Projektował:	mgr inż. arch. Mirosław Łapiński	Nr upr. KL 102/2001	Data 09,2005	Podpis <i>[Signature]</i>
Opracował:	mgr inż. Marcin Wiączkowski		09,2005	<i>[Signature]</i>

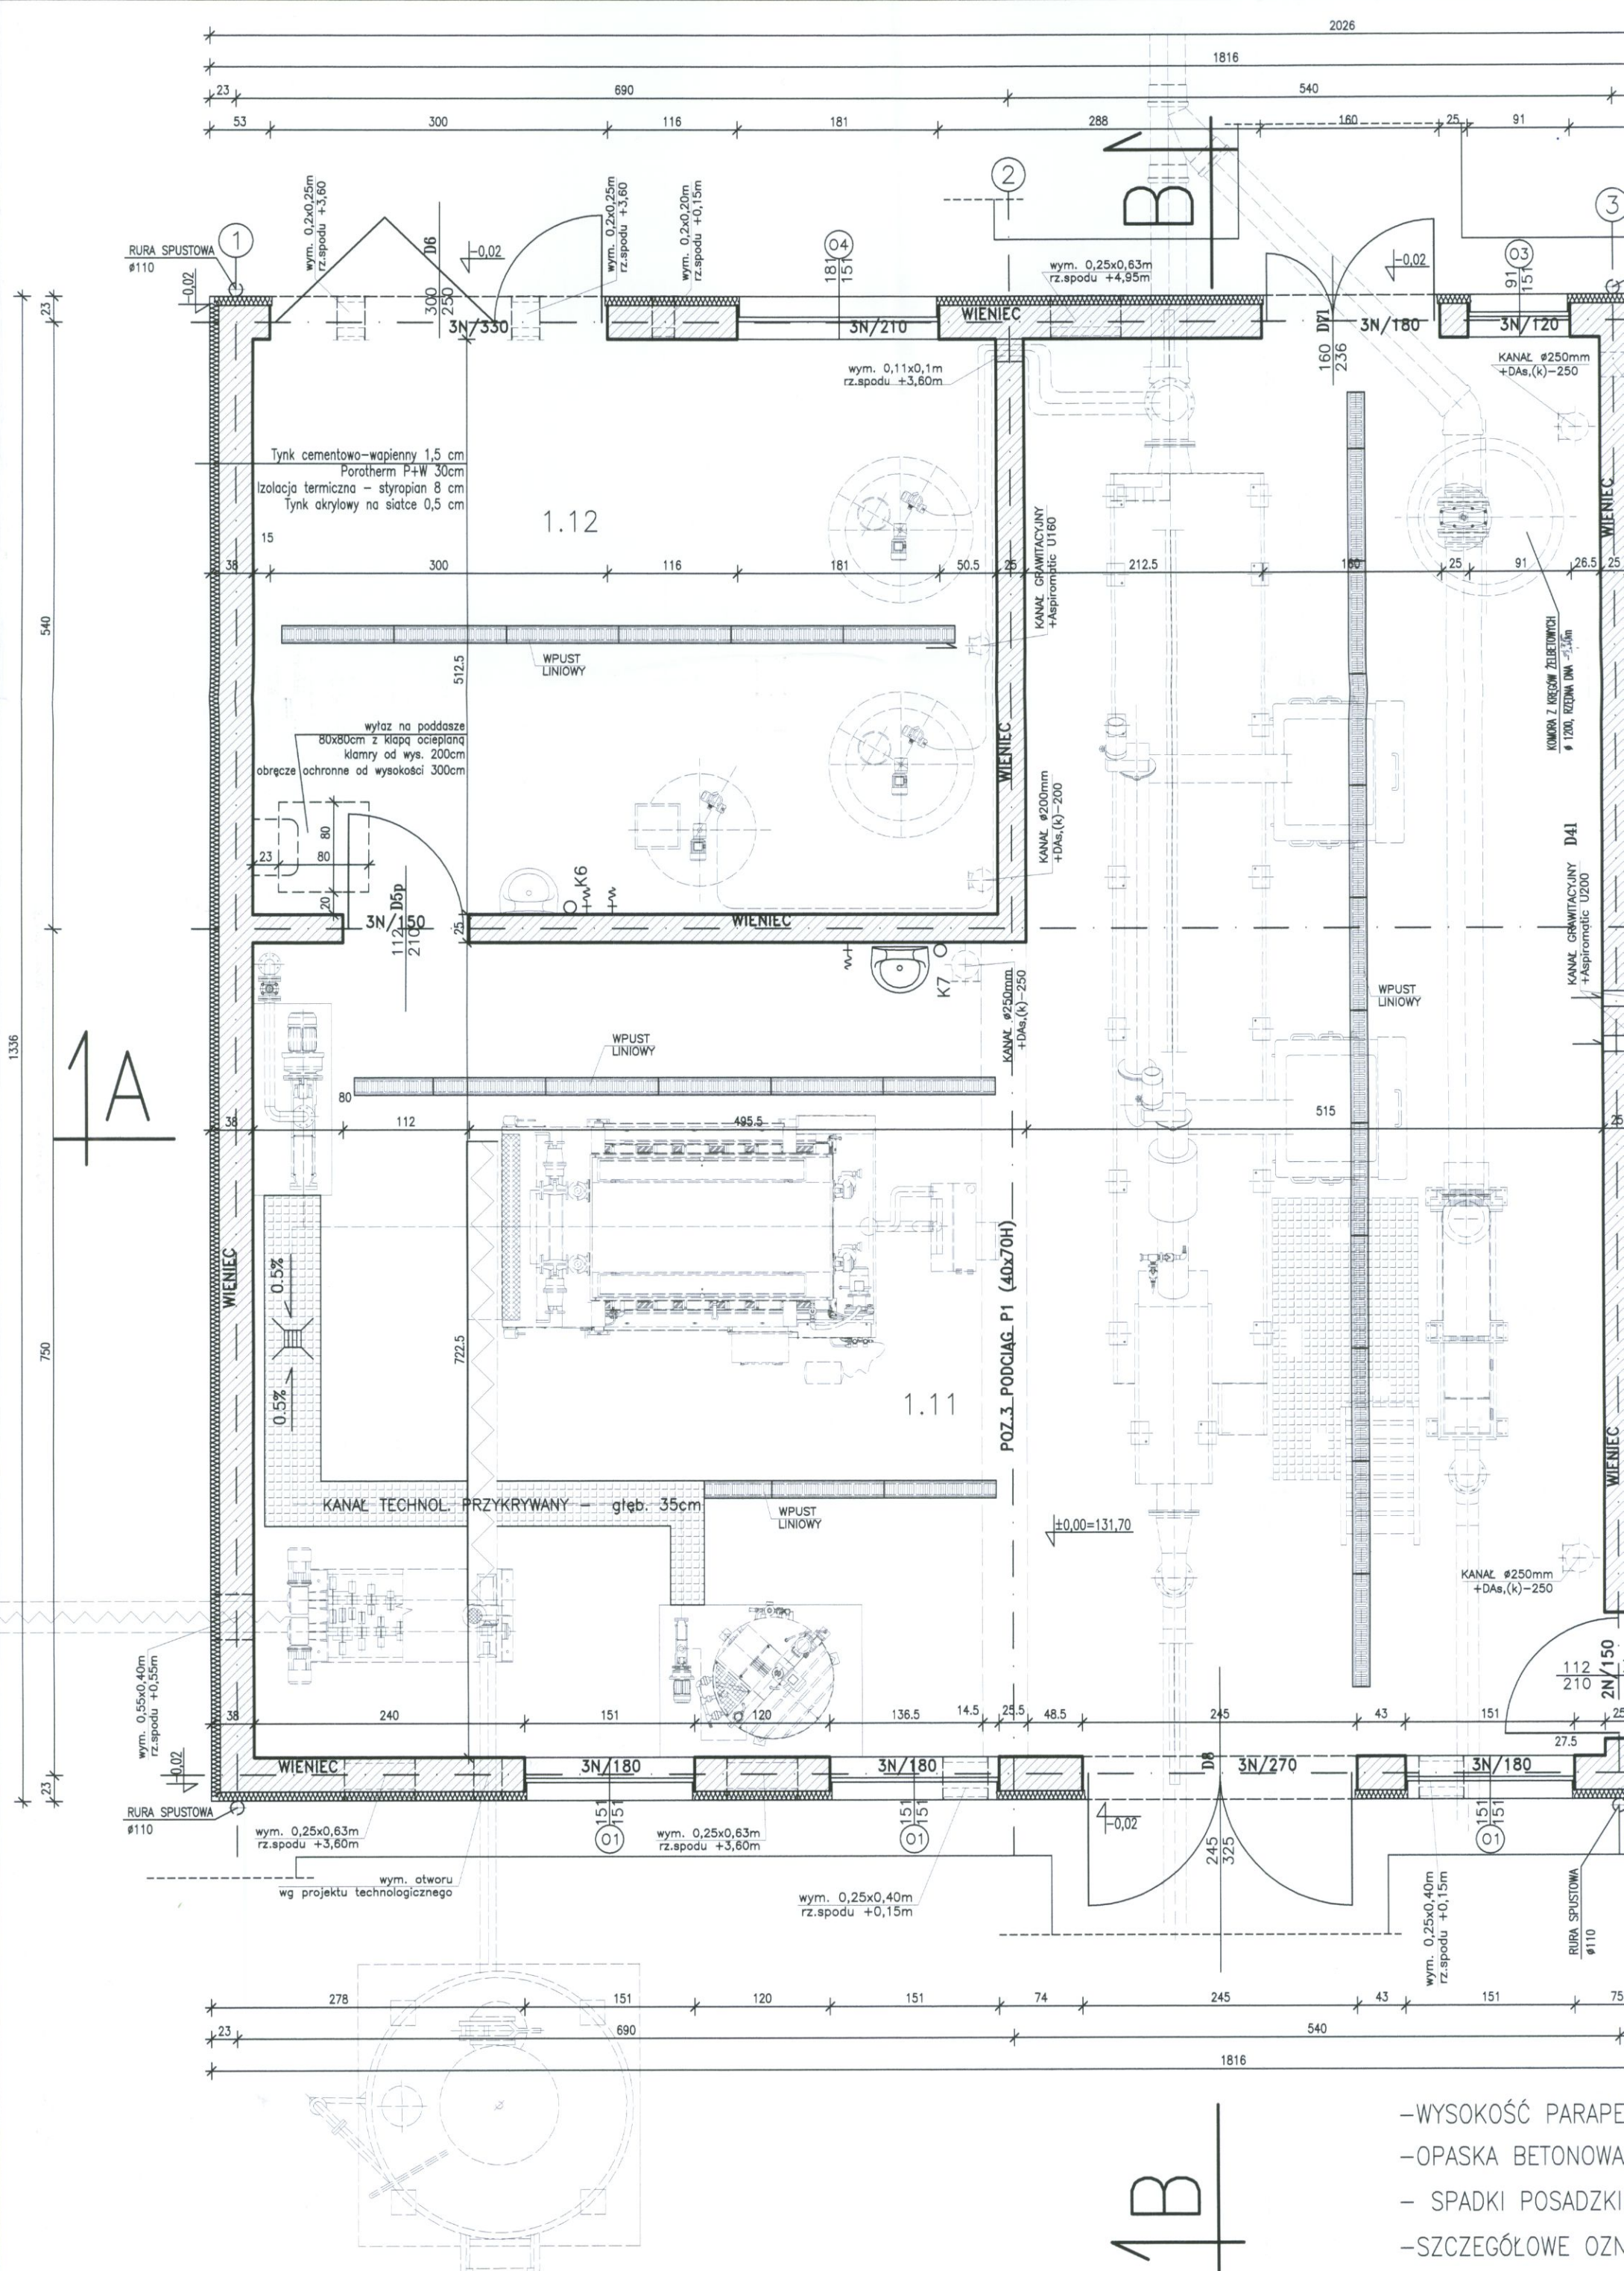

- WYSOKOŚĆ PARAPETU
- OPASKA BETONOWA
- SPADKI POSADZKI
- SZCZEGÓŁOWE OZN