

PLAN ZAGOSPODAROWANIA TERENU
OCZYSZCZALNI ŚCIEKÓW W MOGIELNICY
SKALA 1:500

OBIEKTY PROJEKTOWANE:

1. POMPOWNA ŚCIEKÓW SUROWYCH
 2. BUDYNEK TECHNOLOGICZNO-SOCJALNY
 3. ZBIORNIK UŚREDNIAJĄCO-BUFOROWY
 5. STACJA DMUCHAW I'
 6. REAKTOR BIOLOGICZNY Z KOMORĄ ROZDZIAŁU
- II' OCZYSZCZANIA
 7. OSADNIKI WTÓRNE - II' OCZYSZCZANIA BIOLOGICZNEGO
 8. KOMORA POMIAROWA IŁOŚCI ŚCIEKÓW OCZYSZCZONYCH
 10. POMPOWNA OSADU II'
 11. ZBIORNIK STABILIZACJI OSADU Z KOMORĄ ROZDZIAŁU
 12. STACJA DMUCHAW II'
 13. WIATA CZASOWEGO GROMADZENIA OSADU ODWODNIONEGO
PO HIGIENIZACJI
 16. STANOWISKO ZLEWCZE ŚCIEKÓW KOMUNALNYCH
 17. INSTALACJA DOZOWANIA KOAGULANTU
 18. DROGI WEWNĘTRZNE I PLACE MANEWRÓWE
 19. MIEJSCA PARKINGOWE
 20. STACJA TRANSFORMATOROWA
 21. AGREGAT PRĄDOTWÓRCZY
- A,B,...,K - OGRODZENIE OCZYSZCZALNI

OBIEKTY ISTNIEJĄCE ADAPTOWANE:


- OBIEKT ISTNIEJĄCY ADAPTOWANY
4. REAKTOR BIOLOGICZNY - I' OCZYSZCZANIA
 9. WYLOT
 14. STANOWISKO ZLEWCZE ŚCIEKÓW GARBARSKICH
 - 14.1. ZBIORNIKI ŚCIEKÓW OGÓLNOGARBARSKICH
 - 14.2. ZBIORNIK ŚCIEKÓW GARBARSKICH CHROMOWYCH
 15. BUDYNEK TECHNOLOGICZNY
- C,D,E,F - ISTNIEJĄCE OGRODZENIE OCZYSZCZALNI
DO WYKORZYSTANIA

OZNACZENIA:

- RZĘDNE ISTNIEJĄCE
- RZĘDNE PROJEKTOWANE
- HP - HYDRANT
- W1 - WĘZEŁ WODOCIAGOWY
- ISTNIEJĄCE OBIEKTY DO LIKWIDACJI LUB WYŁĄCZENIA
- OGRODZENIE

UZBROJENIE:

- KANAŁY GRAWITACYJNE ŚCIEKÓW, ODCIEKÓW
- RUROCIĄGI TŁOCZNE ŚCIEKÓW
- RUROCIĄG ŚCIEKÓW Z Ist. OCZYSZCZANIA BIOLOGICZNEGO
- KANAŁ GRAWITACYJNY ŚCIEKÓW OCZYSZCZONYCH
- DO ODBIORNIKA
- RUROCIĄGI OSADU RECYRKULOWANEGO
- RUROCIĄGI OSADU NADMIERNEGO
- RUROCIĄGI OSADU DO ODWODNIENIA
- PROJ. WODOCIĄG
- LINIA KABLOWA SN-15kV
- LINIE WIELOKABLOWE ZASILAJĄCE n.n
- LINIE KABLOWE STEROWNICZE
- LINIE KABLOWE OŚWIETLENIA TERENU
- POWIETRZE

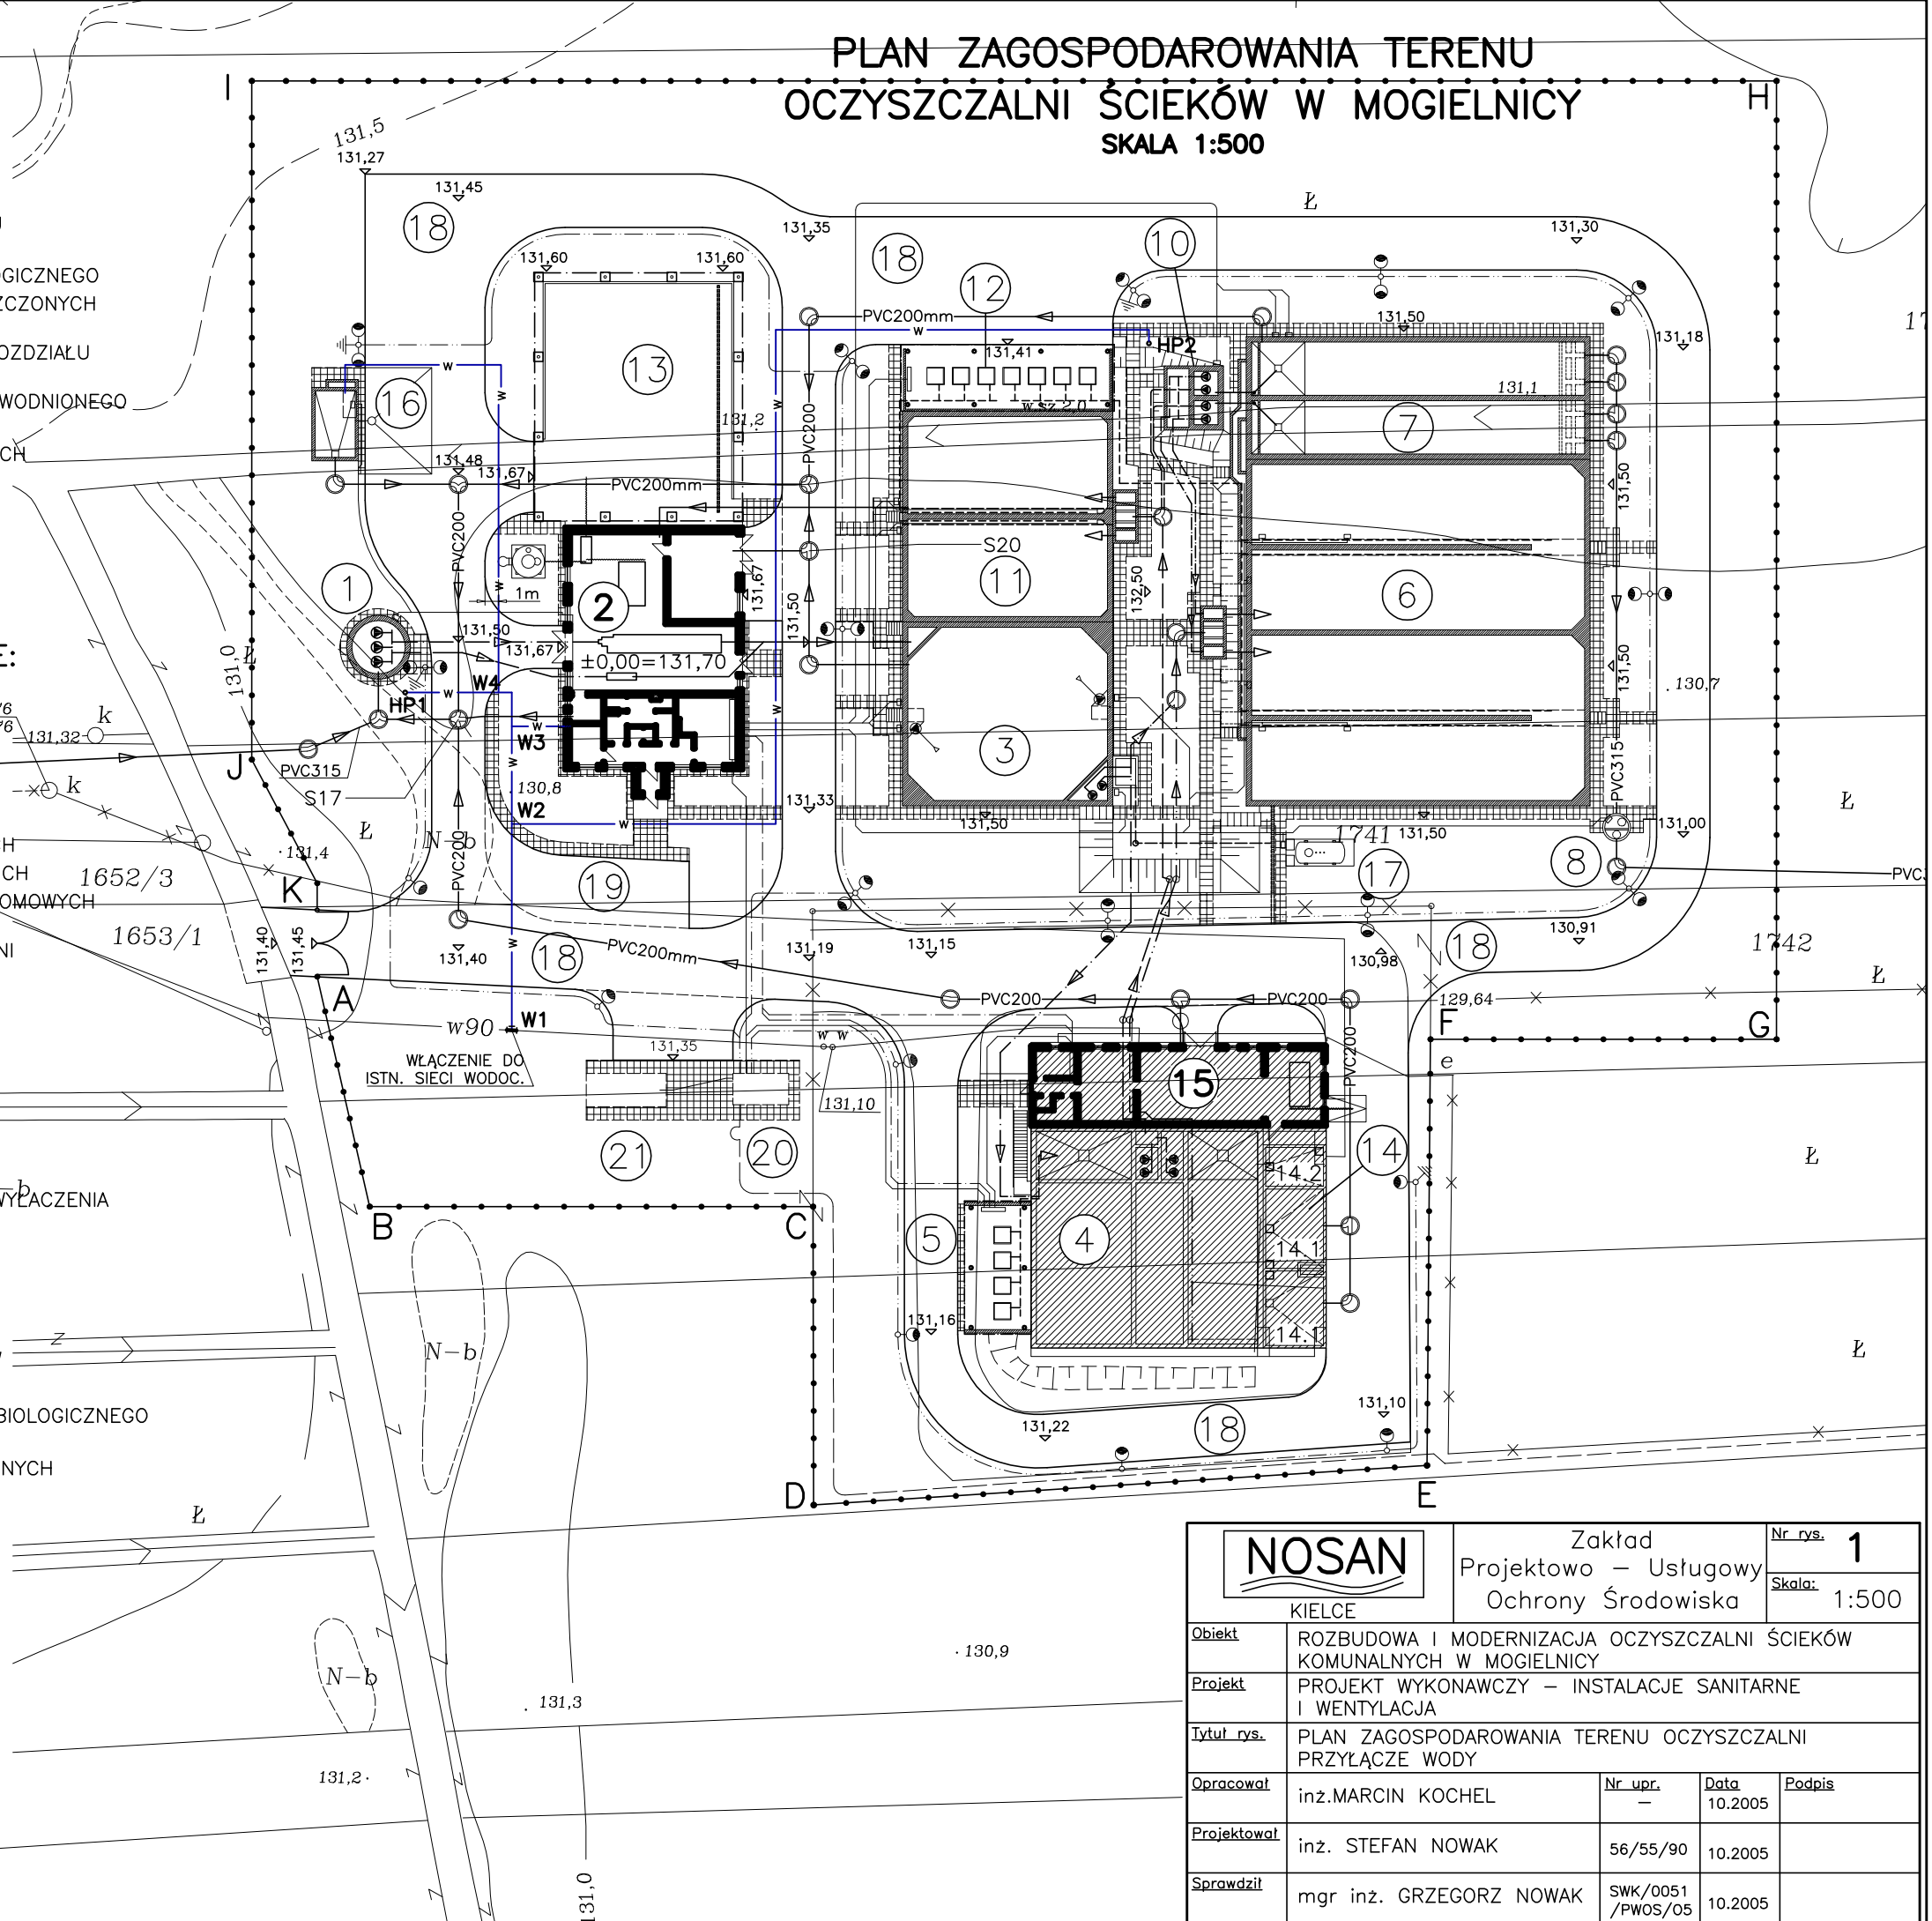

NOSAN KIELCE		Zakład Projektowo – Usługowy Ochrony Środowiska		Nr rys. 1
				Skala: 1:500
Obiekt	ROZBUDOWA I MODERNIZACJA OCZYSZCZALNI ŚCIEKÓW KOMUNALNYCH W MOGIELNICY			
Projekt	PROJEKT WYKONAWCZY – INSTALACJE SANITARNE I WENTYLACJA			
Tytuł rys.	PLAN ZAGOSPODAROWANIA TERENU OCZYSZCZALNI PRZYŁĄCZE WODY			
Opracował	inż.MARCIN KOCHEL	Nr upr. —	Data 10.2005	Podpis
Projektował	inż. STEFAN NOWAK	56/55/90	10.2005	
Sprawdził	mgr inż. GRZEGORZ NOWAK	SWK/0051 /PWOS/05	10.2005	