



RY, RYSUNEK SZALUNKOWY Skala 1:50

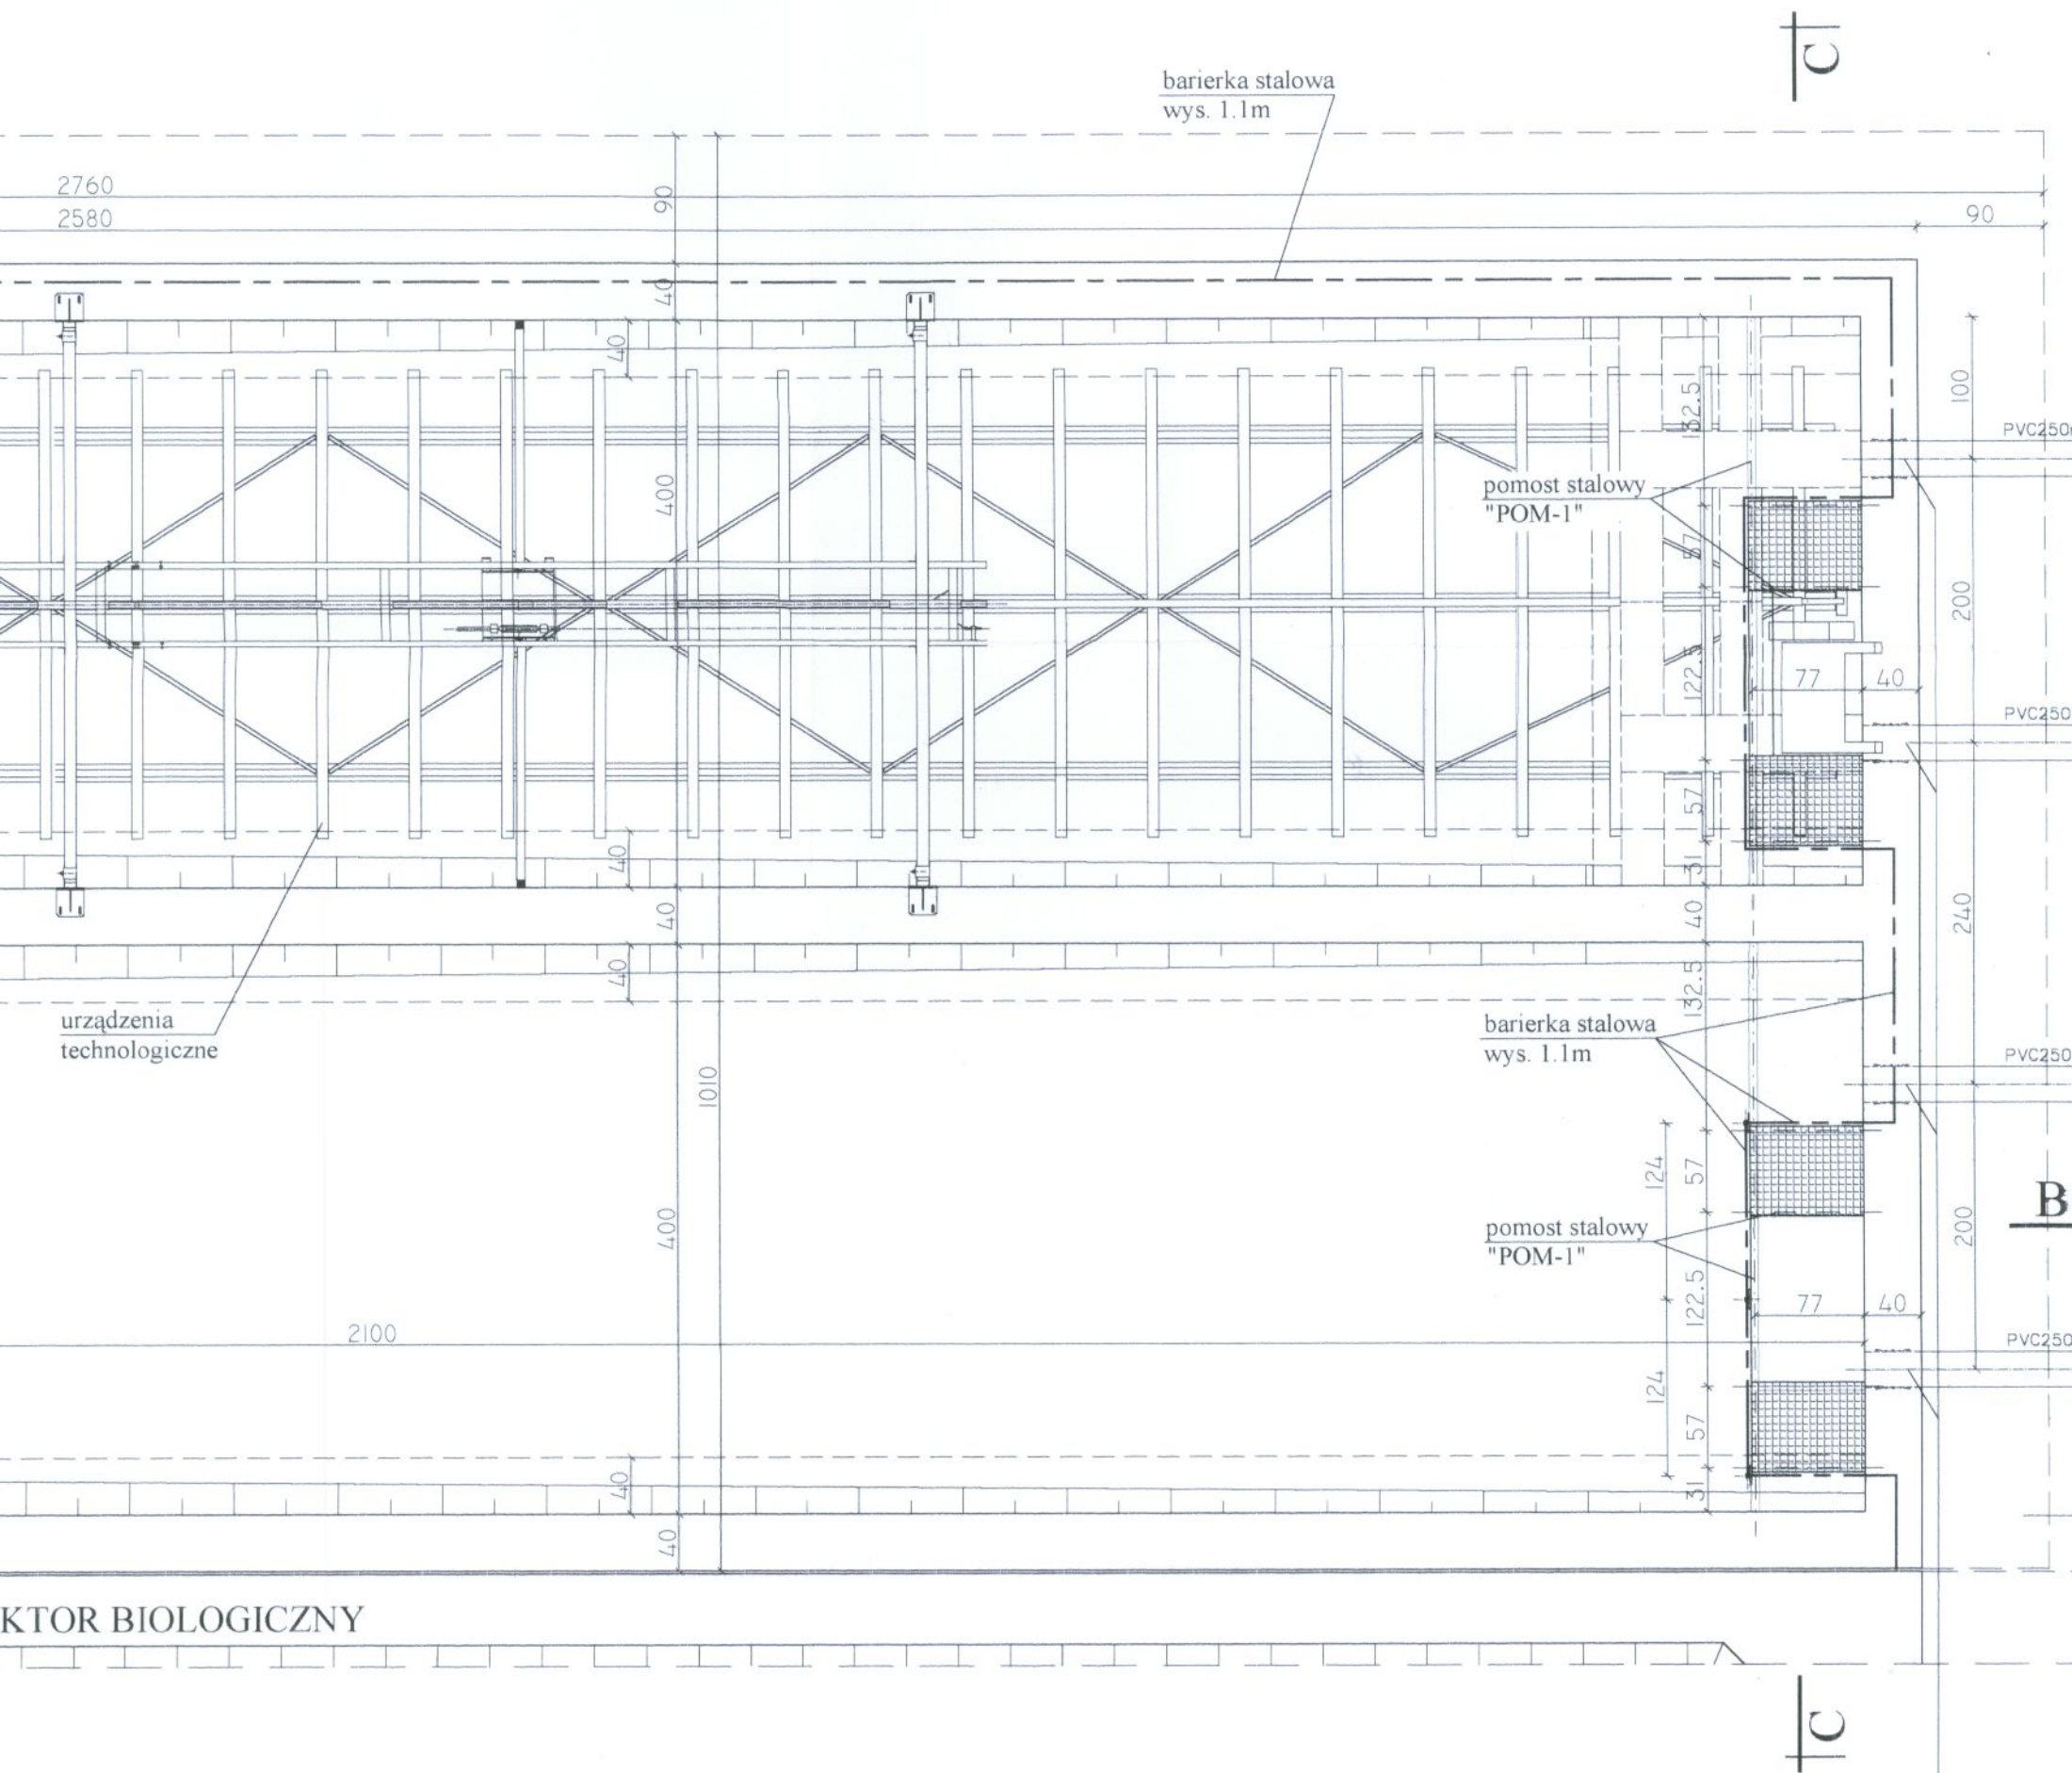

KTOR BIOLOGICZNY


NIA OTWORÓW POD
Skala 1:25

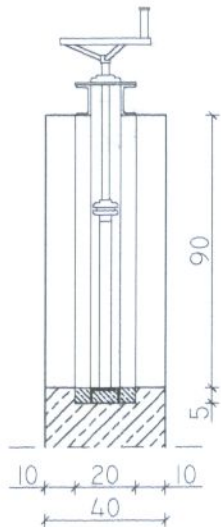

UWAGI:
- rzędne terenu wokół zbiornika wg proj.
zagospodarowania terenu

NOSAN KIELCE		ZAKŁAD PROJEKTOWO-USŁUGOWY Hauke Bosaka 9 tel./fax: (041) 361-15-38		Nr rys. 1
Obiekt:		MODERNIZACJA OCZYSZCZALNI ŚCIEKÓW W MIEJSCOWOŚCI MOGIELNICA		
Projekt:		PROJEKT WYKONAWCZY	Branża:	KONSTRUKCJA
Tytuł rys.:		OB 7 - OSADNIKI WTORNE IIst. - PRZEKRÓJ POZIOMY, RYSUNEK SZALUNKOWY		
Opracował:		mgr inż. Dariusz Wójcicki	Nr upr.:	Data: 09.2005
Projektował:		inż. Andrzej Grudzień	KL 230/90	09.2005
Sprawdził:		mgr inż. Małgorzata Grudzień	KL 106/93	09.2005

PRZEKRÓJ POZIOMY

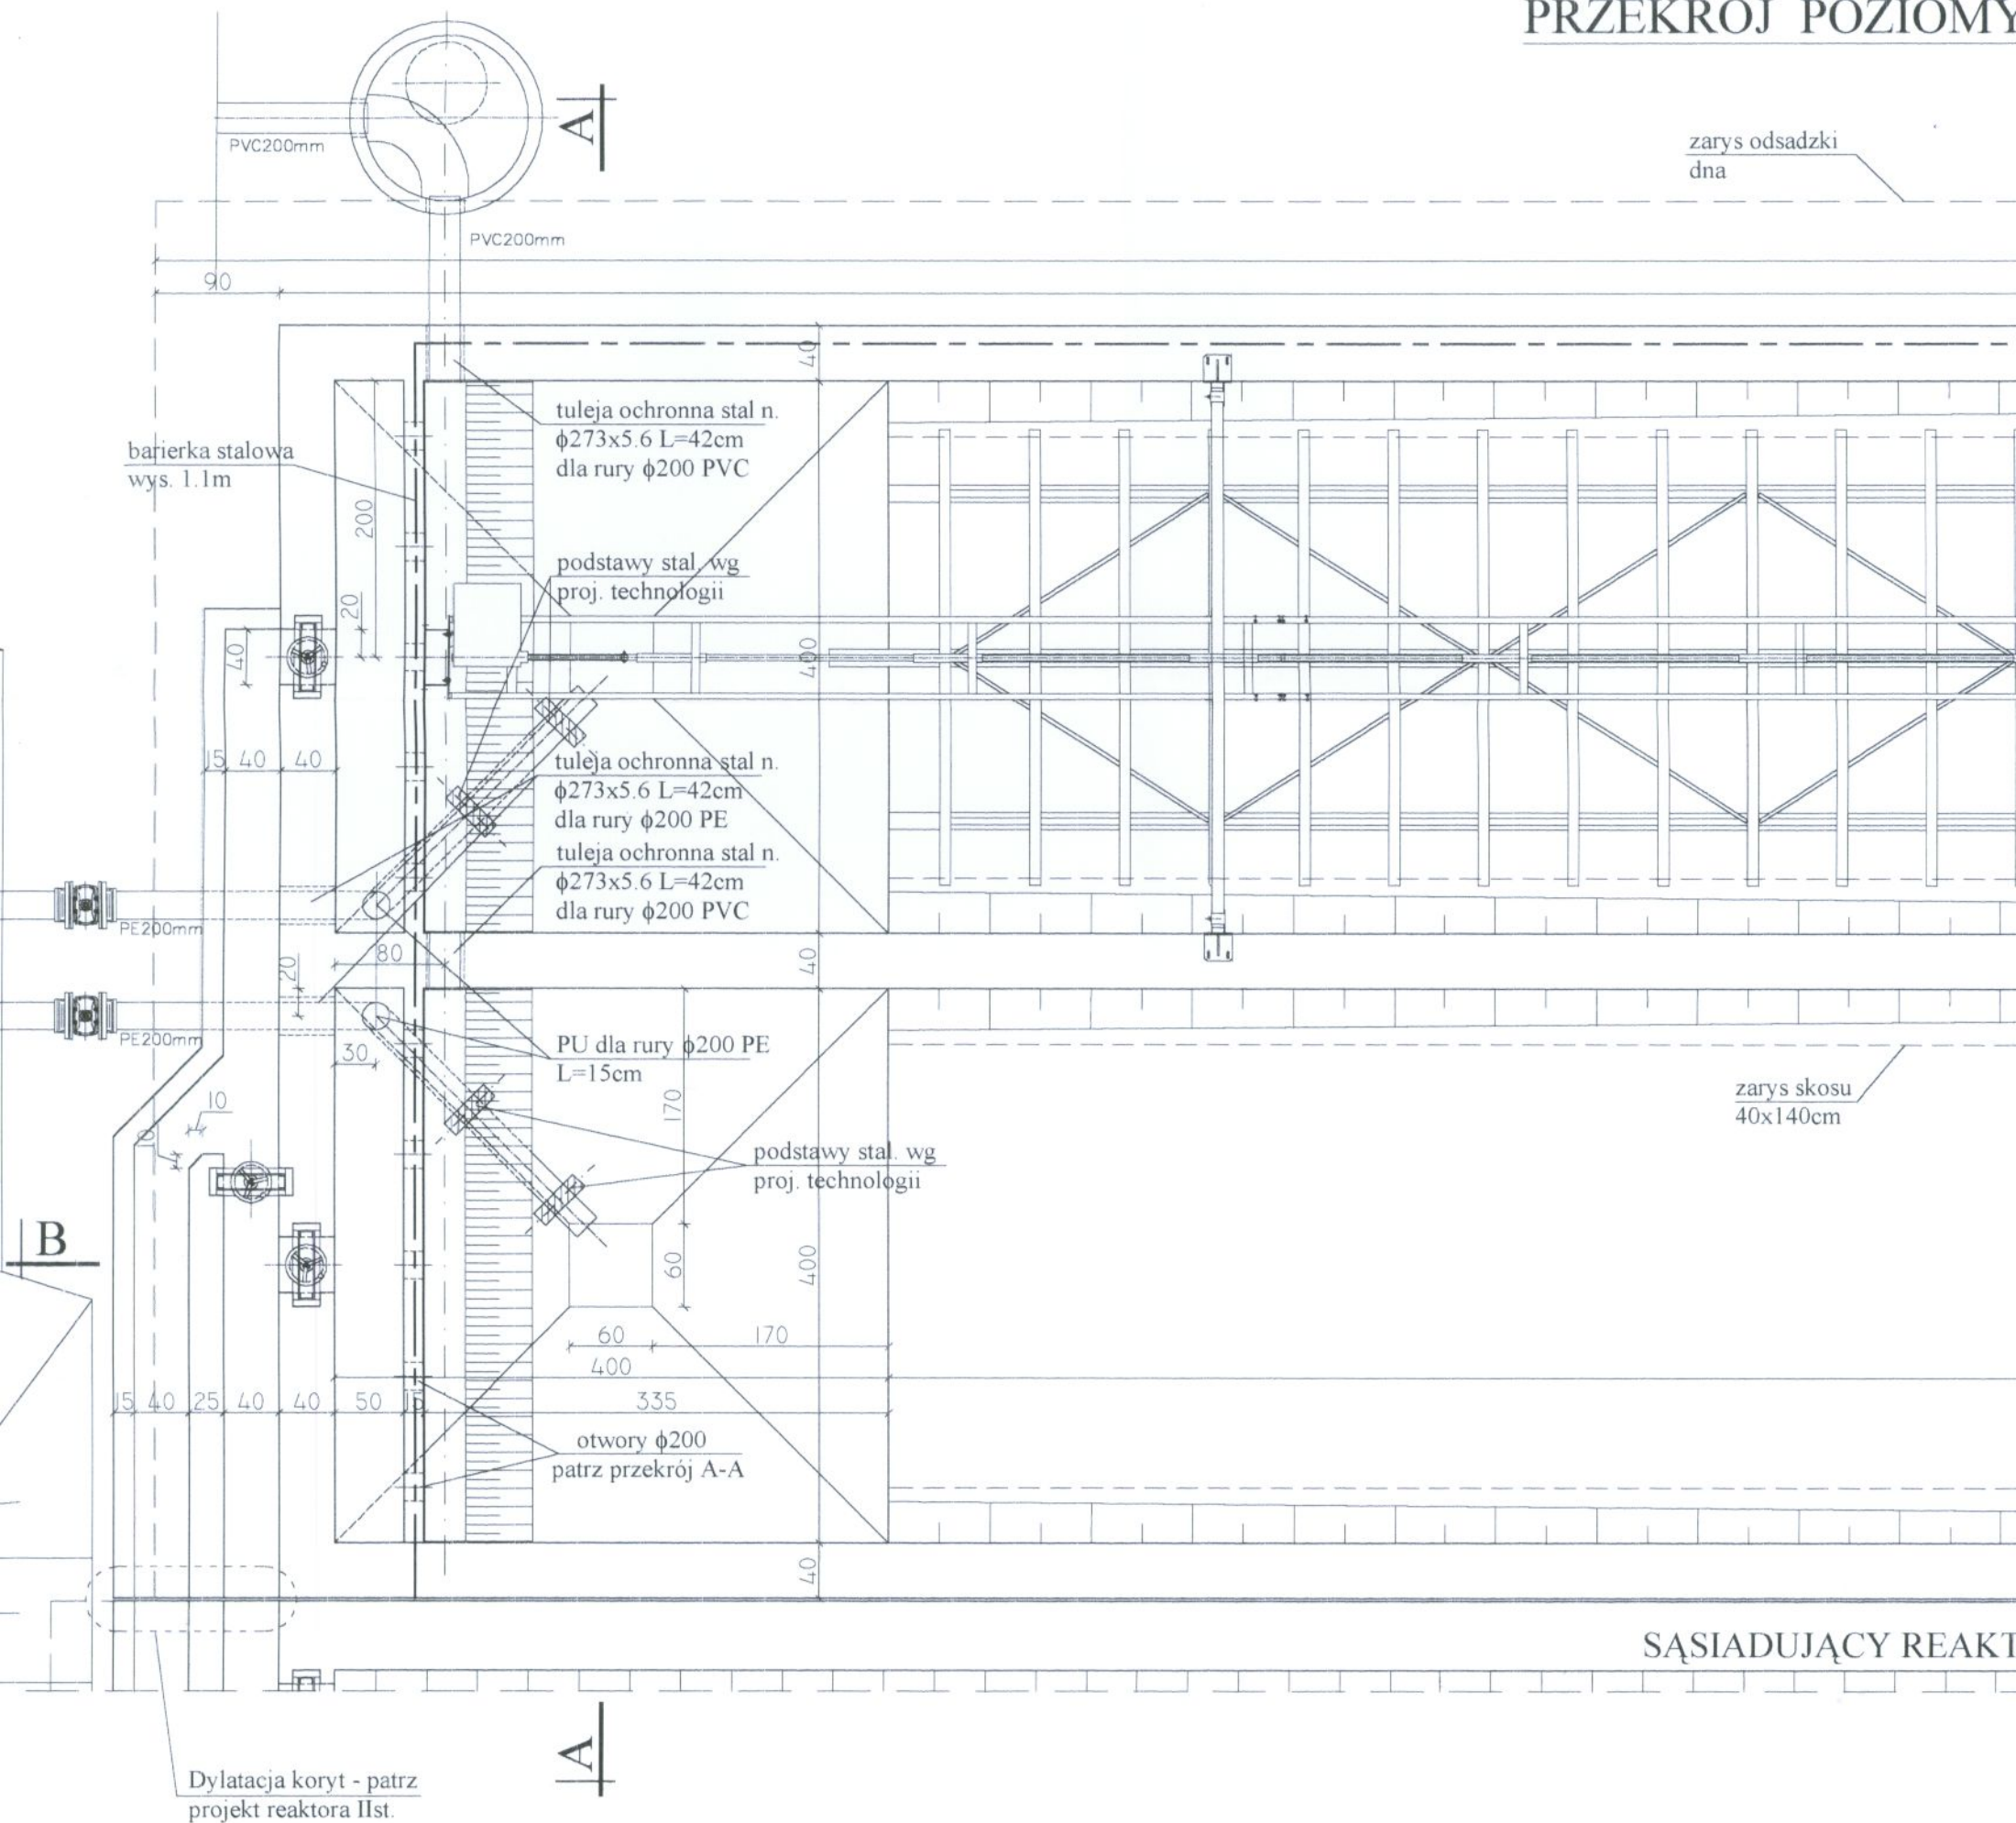

SCHEMAT WYKONANIA
OSADZENIE ZASUW S

