


RZUT PŁYTY DENNEJ - ZBROJENIE

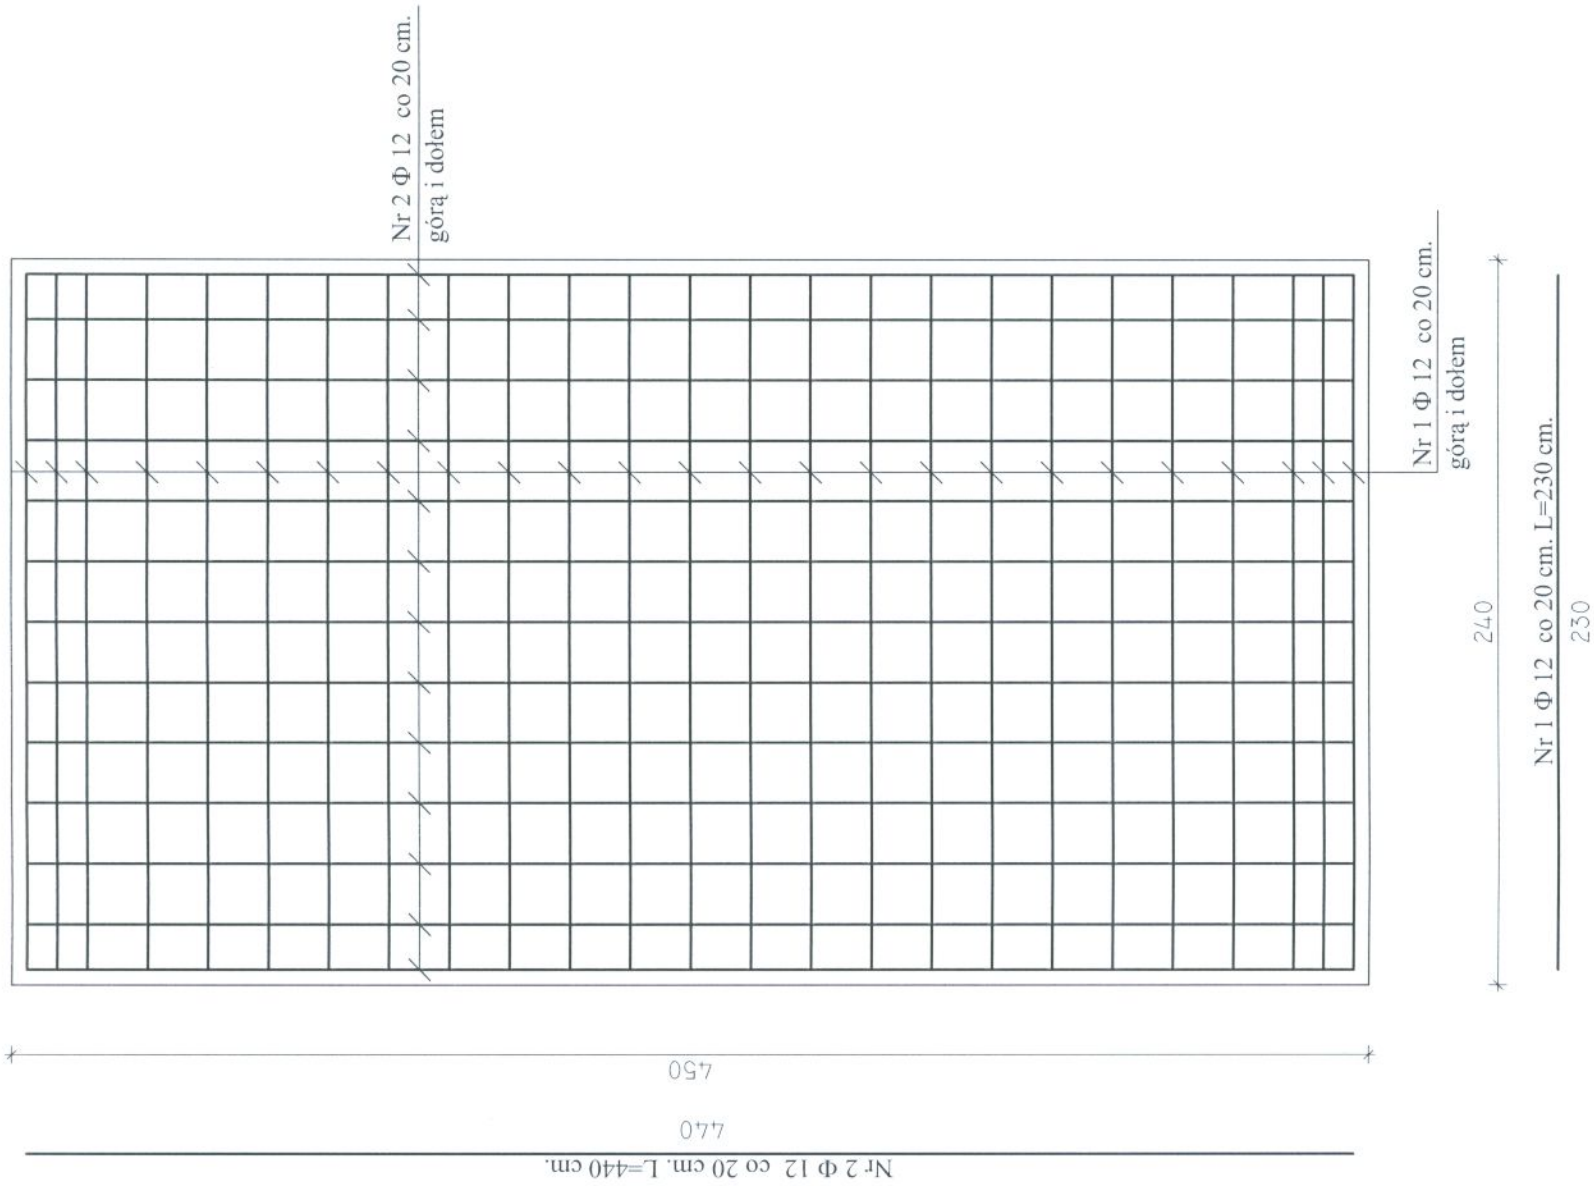

BETON B37 (C30/37) W10 F150
STAL Φ -St3SX
 Φ - RB500W

	ZAKŁAD PROJEKTOWO-USŁUGOWY Hauke Bosaka 9 tel./fax: (041) 361-15-38		Nr rys: 5
	MODERNIZACJA I ROZBUDOWA OCZYSZCZALNI ŚCIEKÓW W MIEJSCOWOŚCI MOGIELNICA		Skala: 1 : 25
Obiekt:	PROJEKT WYKONAWCZY		
Projekt:	KONSTRUKCJA		
Tytuł rys.:	obiekt 10-POMPOWNIĄ OSADU II - RZUT PŁYTY DENNEJ -ZBROJENIE		
Opracował:	mgr inż. Wojciech Skuza	Nr upr.:	Podpis:
Projektował:	inż. Andrzej Grudziń	KL 230/90	09.2005
Sprawdził:	mgr inż. Małgorzata Grudziń	KL 106/93	09.2005