



1-1 SKALA 1:50

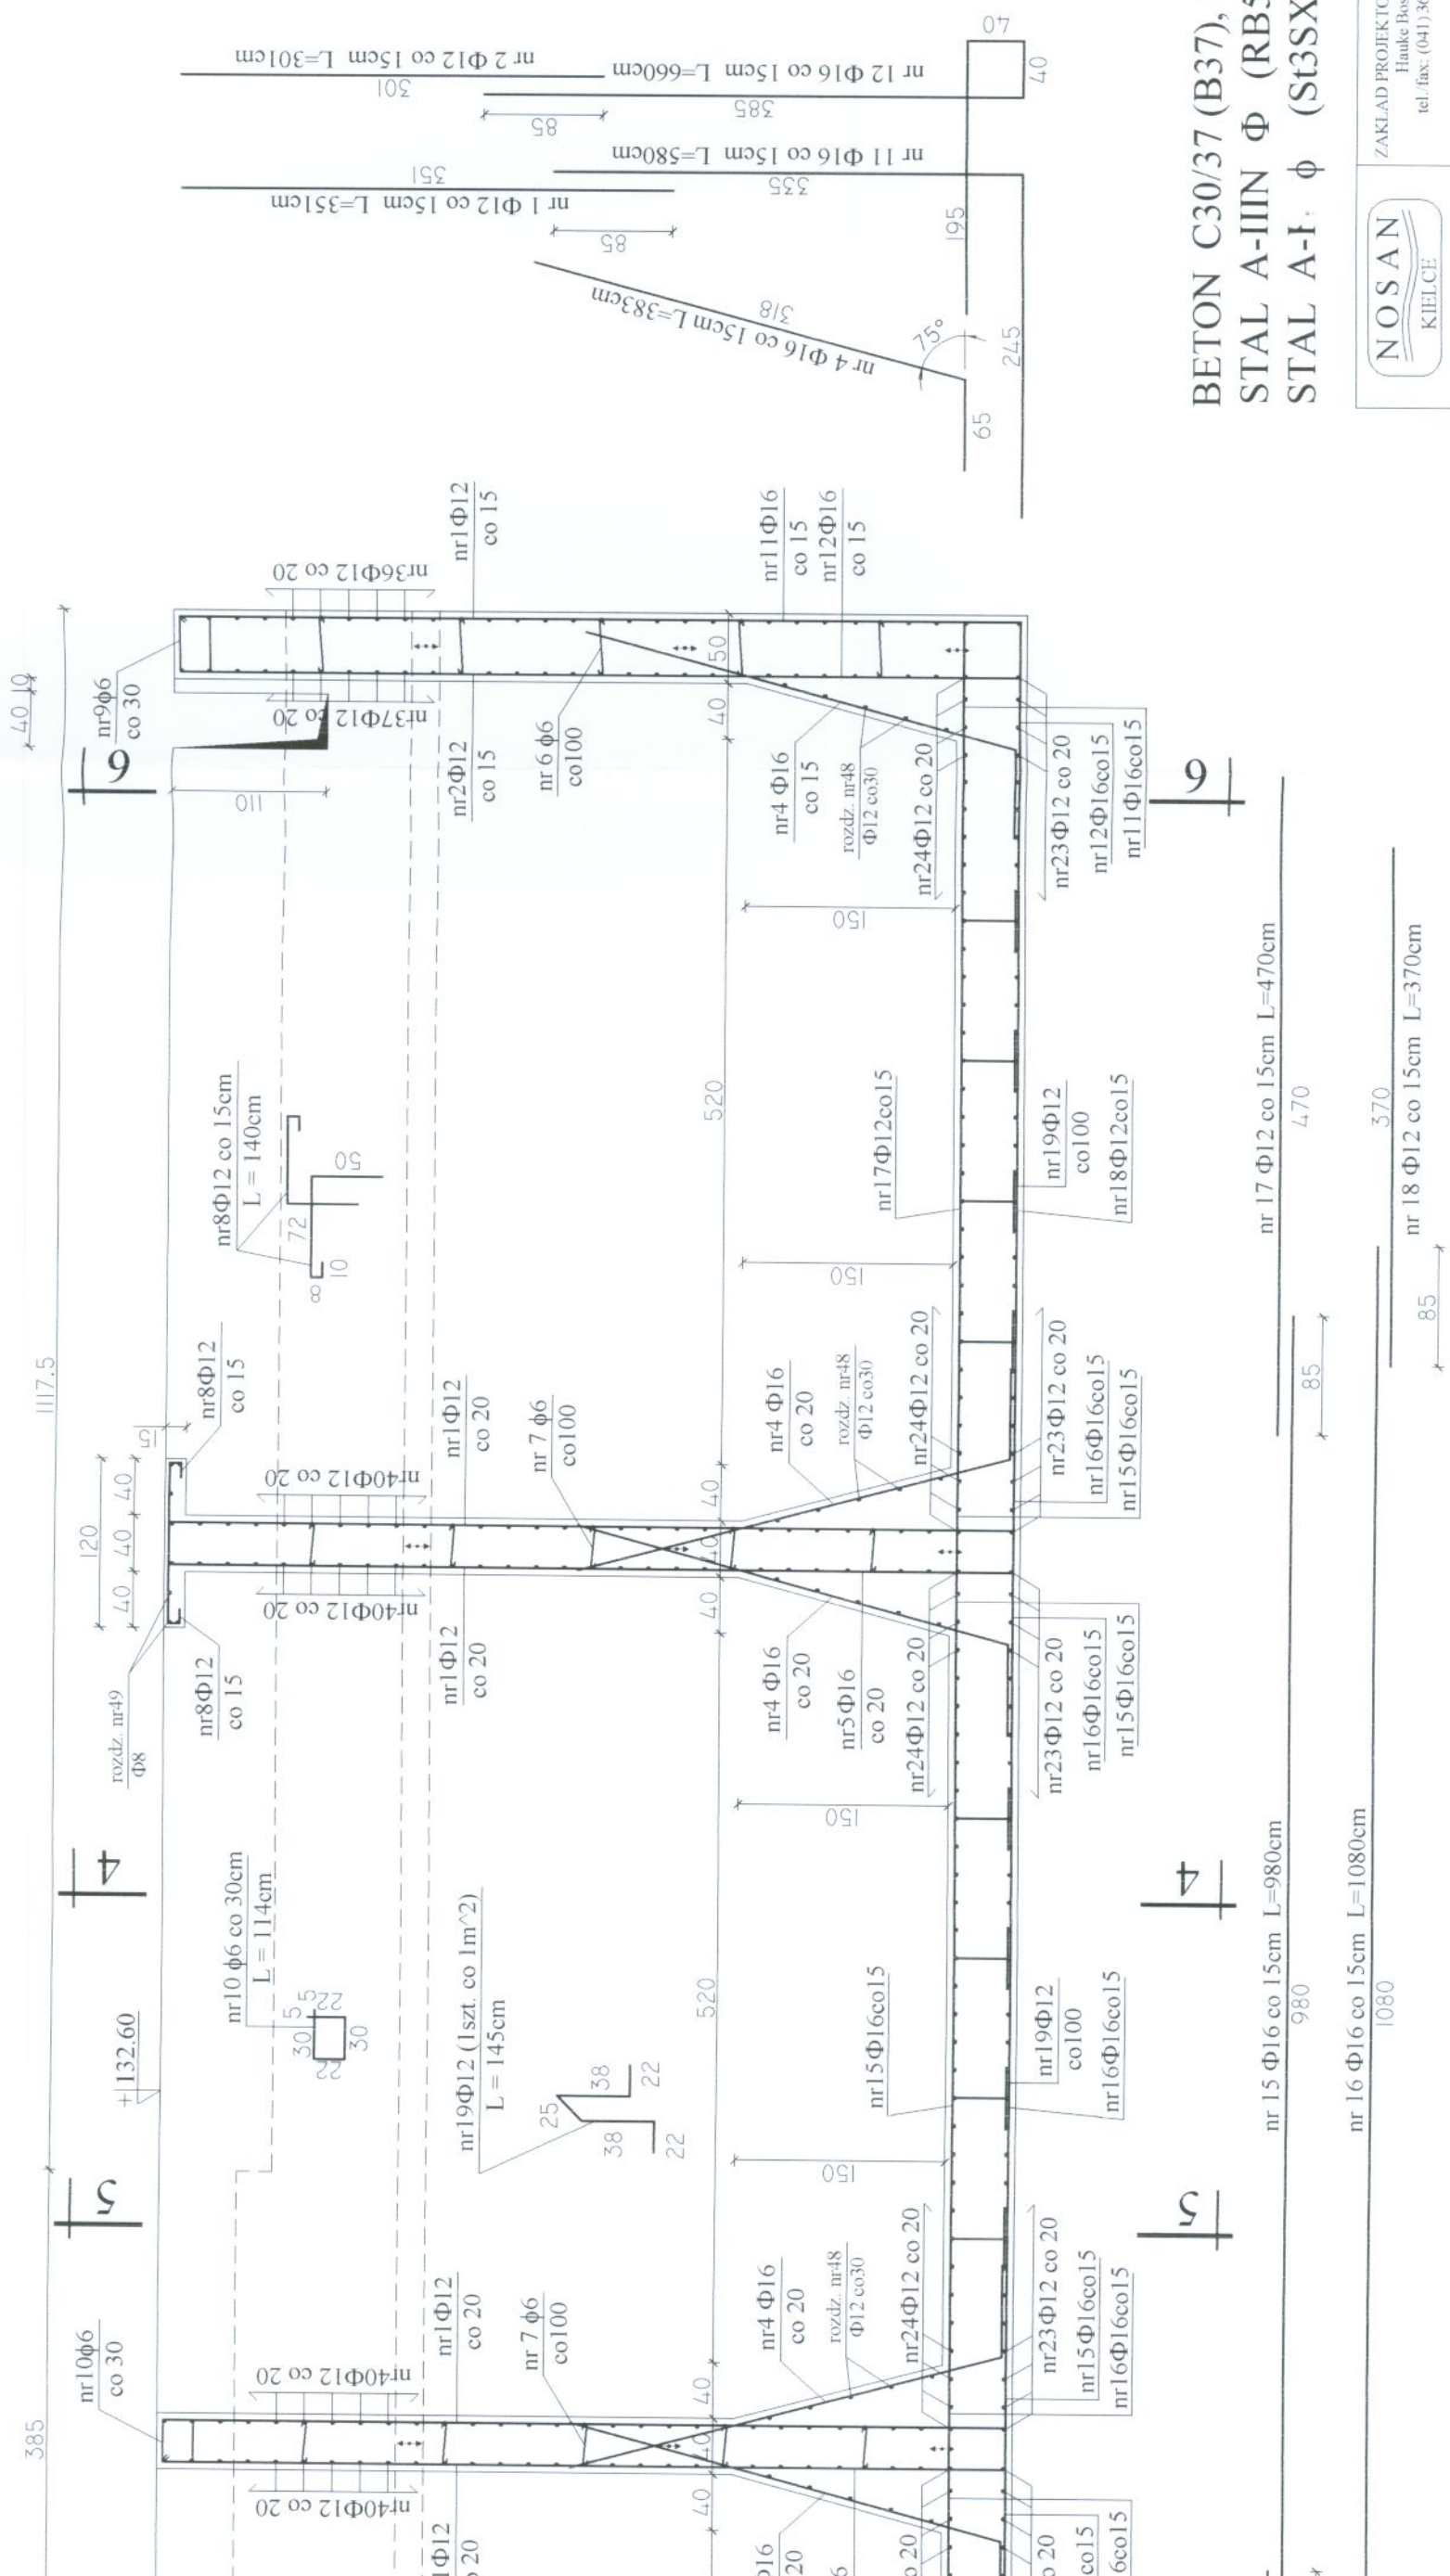

BETON C30/37 (B37), W10, F150
STAL A-IIIIN Φ (RB500W),
STAL A-I Φ (St3SX)

ZAKŁAD PROJEKTOWO-USŁUGOWY Hauke Boska 9 tel./fax: (041) 361-15-38		Nr rys.	5
NOSAN KIELCE		Skala	1 : 50
Obiekt:	MODERNIZACJA OCZYSZCZALNI ŚCIEKÓW W MIEJSCOWOŚCI MOGIELNICA		
Projekt:	PROJEKT WYKONAWCZY		
Tytuł rys.	OB 6 - REAKTOR BIOLOGICZNY IISt. - PRZĘKROJ 1-1		
Opracował:	mgr inż. Dariusz Wójcicki	Nr. um.	09.2005
Projektował:	inż. Andrzej Grudzien	KL. 230/90	09.2005
Sprawdził:	mgr inż. Małgorzata Grudzien	KL. 106/93	09.2005

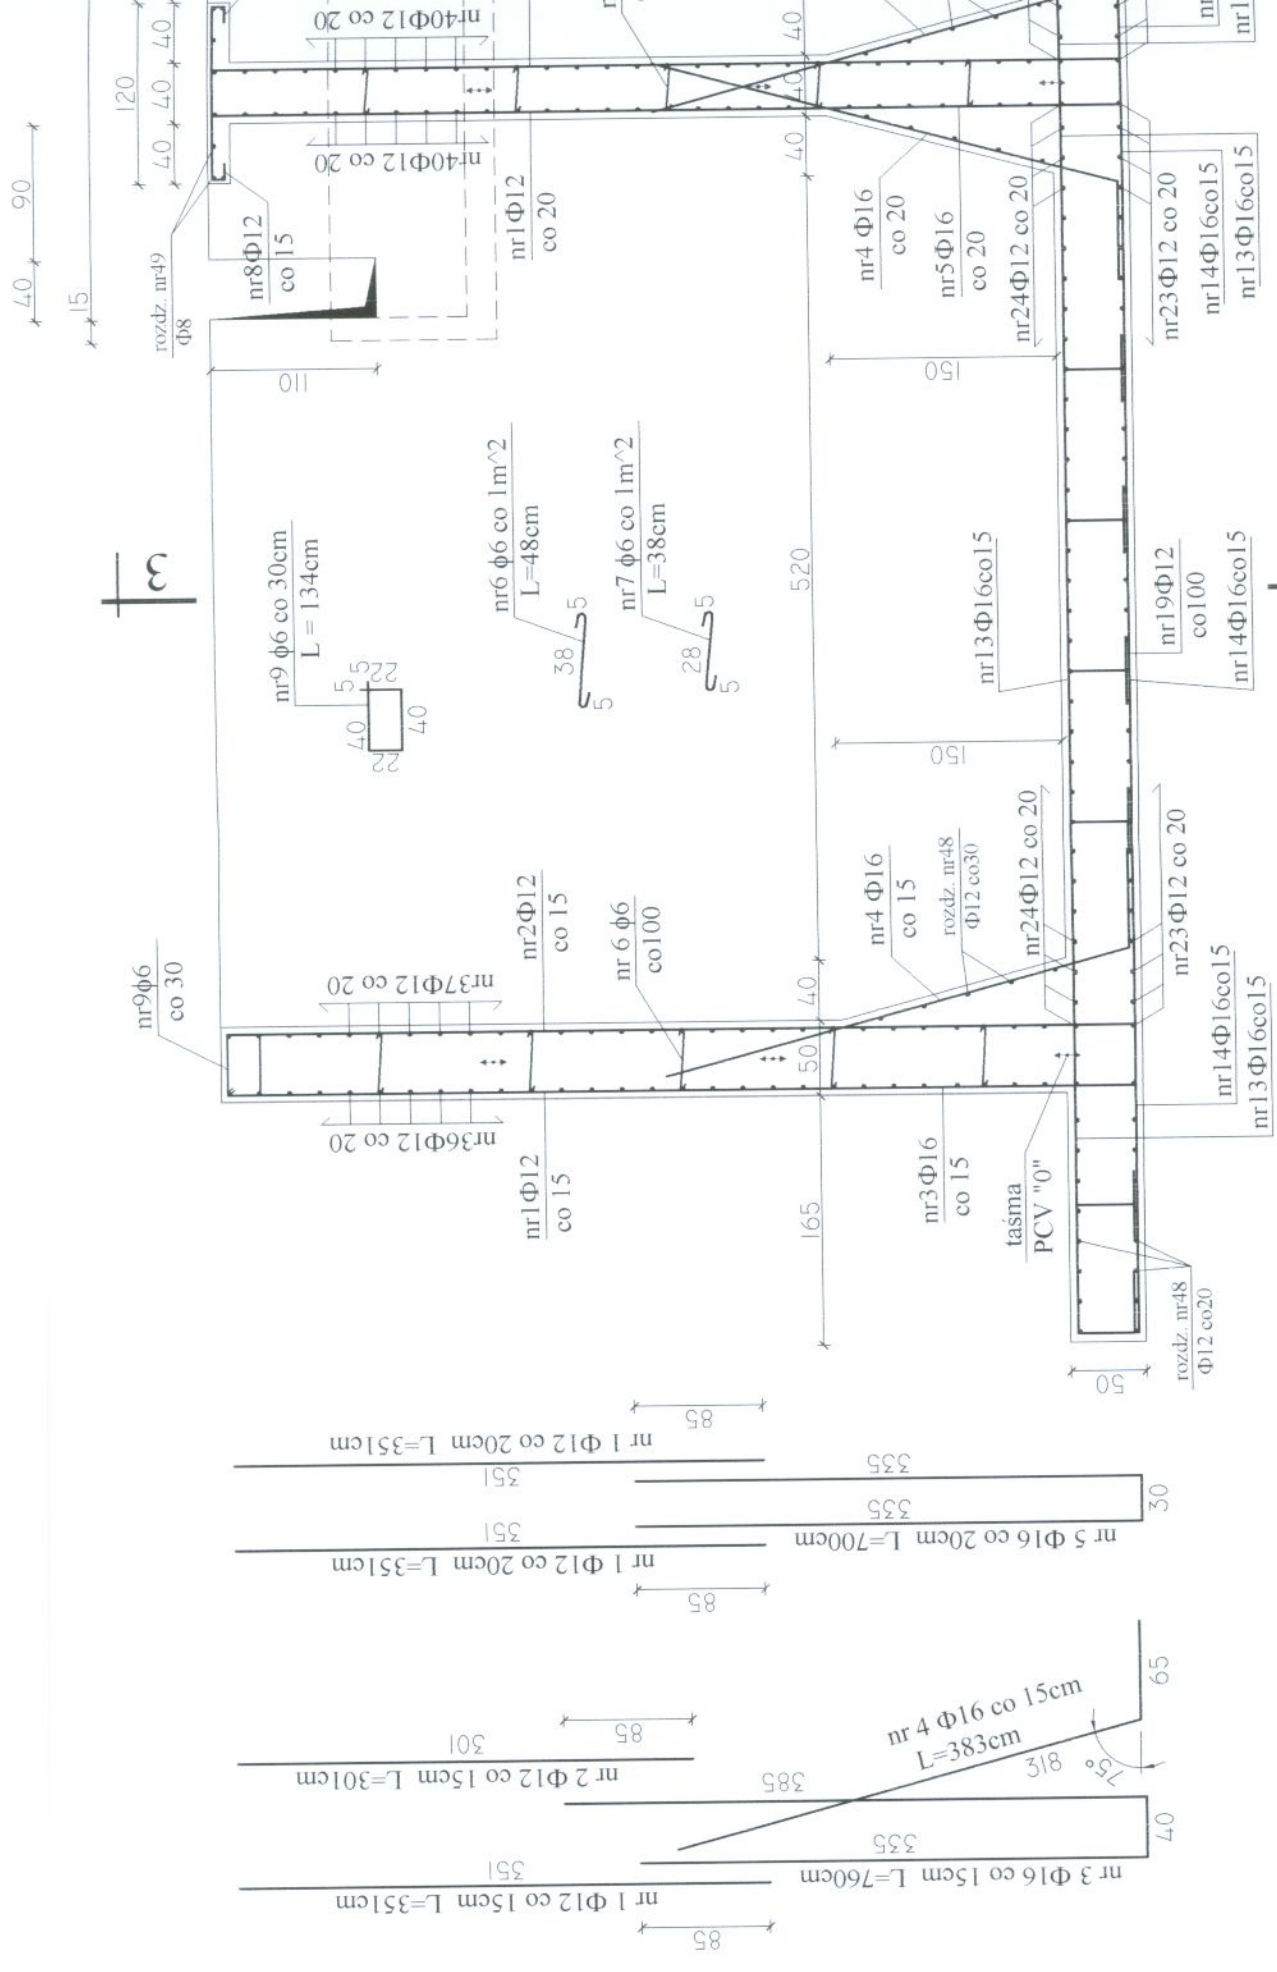

- UWAGI :**
- W MIEJSCACH WYSTĘPOWANIA OTWORÓW PRĘTY ZBROJENIOWE PRZECINAĆ,
 - OTWORY DOZBRAJAĆ WG WYTŁYCZNYCH ZAWARTYCH W PROJEKCIE, W DALSZEJ CZĘŚCI,
 - OTULENIE PRĘTÓW ZBROJENIOWYCH 5cm,
 - USYTUOWANIE OTWORÓW TECHNOLOGICZNYCH I OZNACZENIE PRZEJŚĆ SZCZELNYCH WG RYSUNKÓW SZALUNKOWYCH (ARCHITEKT.),
 - DOKŁADNE WYMIARY REAKTORA WG RYSUNKÓW SZALUNKOWYCH (ARCHITEKT.),