


PRZEKRÓJ POZIOMY-ZBROJENIE Skala 1:25

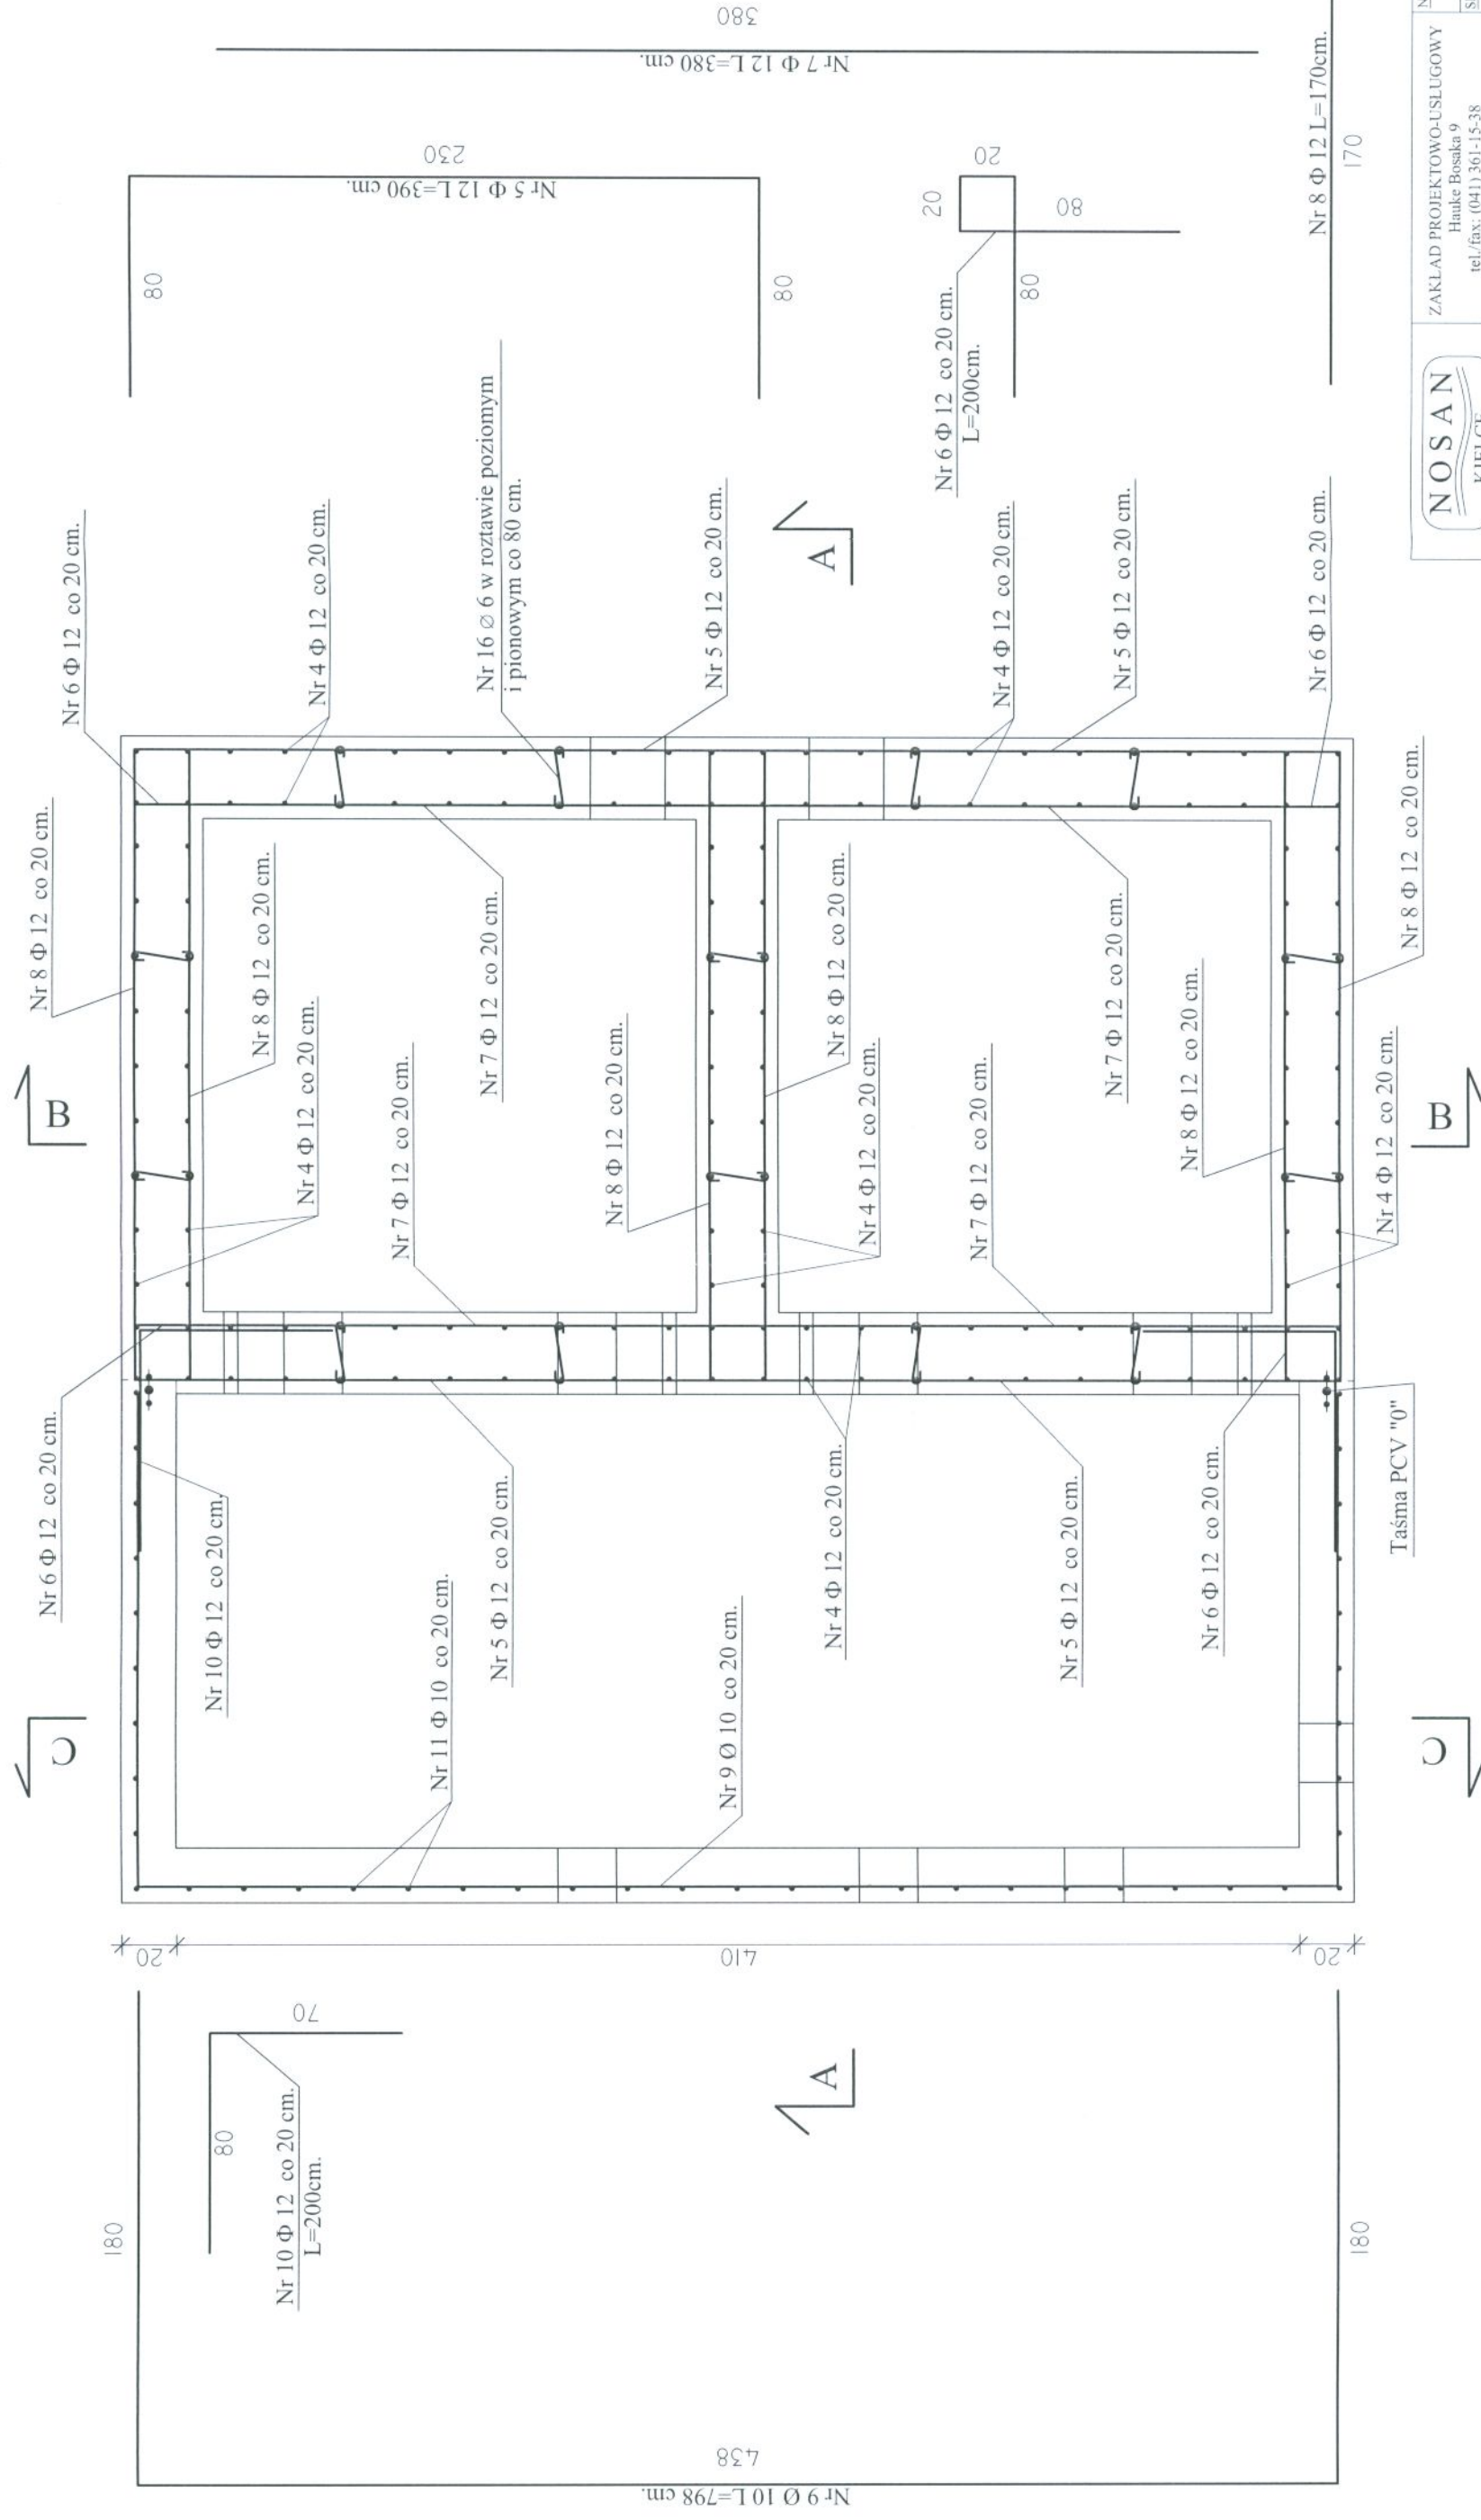

BETON B37 (C30/37) W10 F150  
STAL Ø-St3SX  
Φ - RB500W

|                                                                                     |                                                                            |                                                                           |         |                                                                                            |
|-------------------------------------------------------------------------------------|----------------------------------------------------------------------------|---------------------------------------------------------------------------|---------|--------------------------------------------------------------------------------------------|
|  |                                                                            | Zakład Projektowo-Usługowy<br>Hanka Bosaka 9<br>tel./fax: (041) 361-15-38 |         | Nr rys.: 8<br>I : 25<br>Skala:                                                             |
| Obiekt.:                                                                            | MODERNIZACJA I ROZBUDOWA OCZYSZCZALNI ŚCIEKÓW<br>W MIEJSCOWOŚCI MOGIELNICA |                                                                           |         |                                                                                            |
| Projekt :                                                                           | Projekt Wykonawczy                                                         |                                                                           |         |                                                                                            |
| Tytuł rys.:                                                                         | Branża: KONSTRUKCJA                                                        |                                                                           |         |                                                                                            |
| obiekt 10-POMPOWNIA OSADU II - PRZEKRÓJ POZIOMY-ZBROJENIE                           |                                                                            |                                                                           |         |                                                                                            |
| Opracował:                                                                          | mgr inż. Wojciech Skuza                                                    | Nr upr.:                                                                  | Data:   | Podpis:  |
| Projektował:                                                                        | inż. Andrzej Grudziński                                                    | KL 230/90                                                                 | 09.2005 |          |
| Sprawdził:                                                                          | mgr inż. Małgorzata Grudzińska                                             | KL 106/93                                                                 | 09.2005 |          |