



KANAŁ TECHNOLOGICZNY - PRZEKROJE PODŁUŻNE -ZBROJENIE


PRZĘKRÓJ E-E

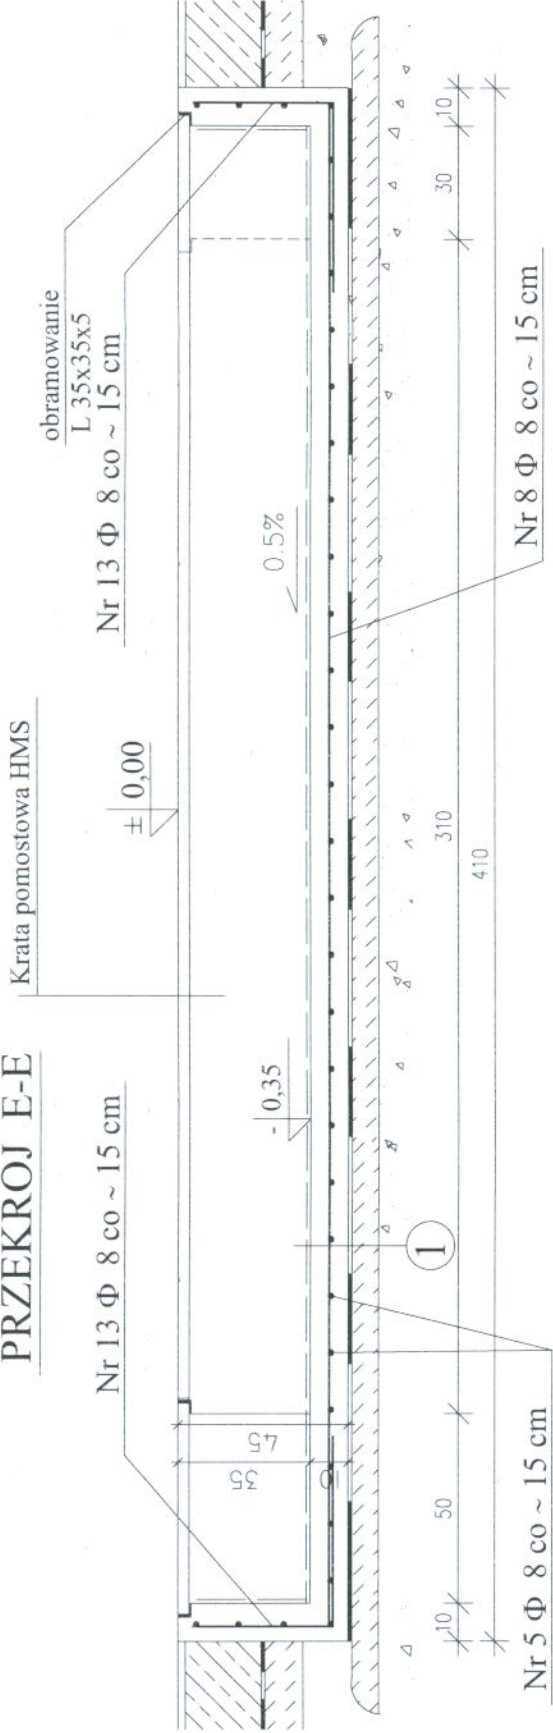

PRZĘKRÓJ F-F

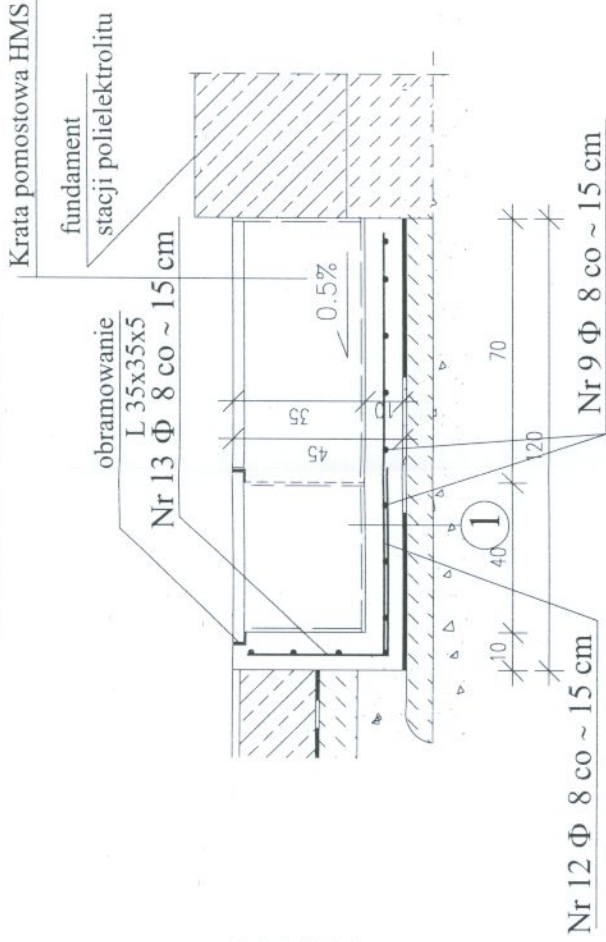

PRZĘKRÓJ D-D

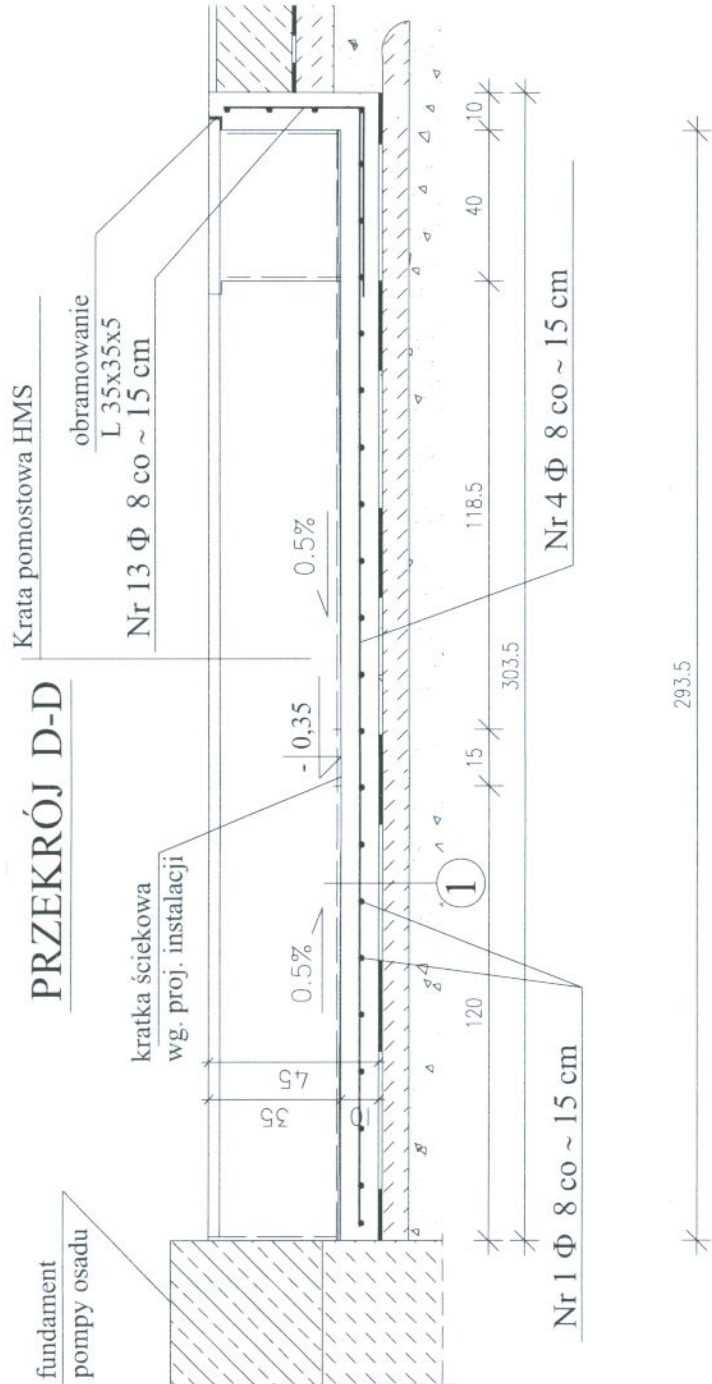

Nr 13 Φ8 l=87cm



BETON B20 (C16/20)
STAL Φ - 34GS

		BIURO PROJEKTÓW "PRO-DETAN" KIELCE UL. MAZURSKA 60		Nr rys. 19
		ZAKŁAD PROJEKTOWO-USŁUGOWY OCHRONY ŚRODOWISKA		Skala: 1 : 20
Zadanie:		ROZBUDOWA I MODERNIZACJA OCZYSZCZALNI ŚCIEKÓW KOMUNALNYCH W MOGIELNICY		
Projekt:		PROJEKT WYKONAWCZY	Branża:	KONSTRUKCJA
Tytuł rys.		BUDYNEK TECHNICZNO-SOCJALNY KANAL TECHNOLOGICZNY - PRZEKROJE PODŁUŻNE -ZBROJENIE		
Projektował:	mgr inż. Małgorzata Grudzień	Nr upr.	KL 106/93	Data 09.2005
Projektował:	mgr inż. Wojciech R. Król			09.2005
Sprawdził:	inż. Andrzej Grudzień			09.2005