


MAPA ZAGOSPODAROWANIA TERENU
OCZYSZCZALNI ŚCIEKÓW W MOGIELNICY

Skala 1:500

- 1-6 projektowana lokalizacja studni depresyjnych
- 2A obliczona depresja S w studni nr 2 przy pompowaniu studni nr 1 itd.

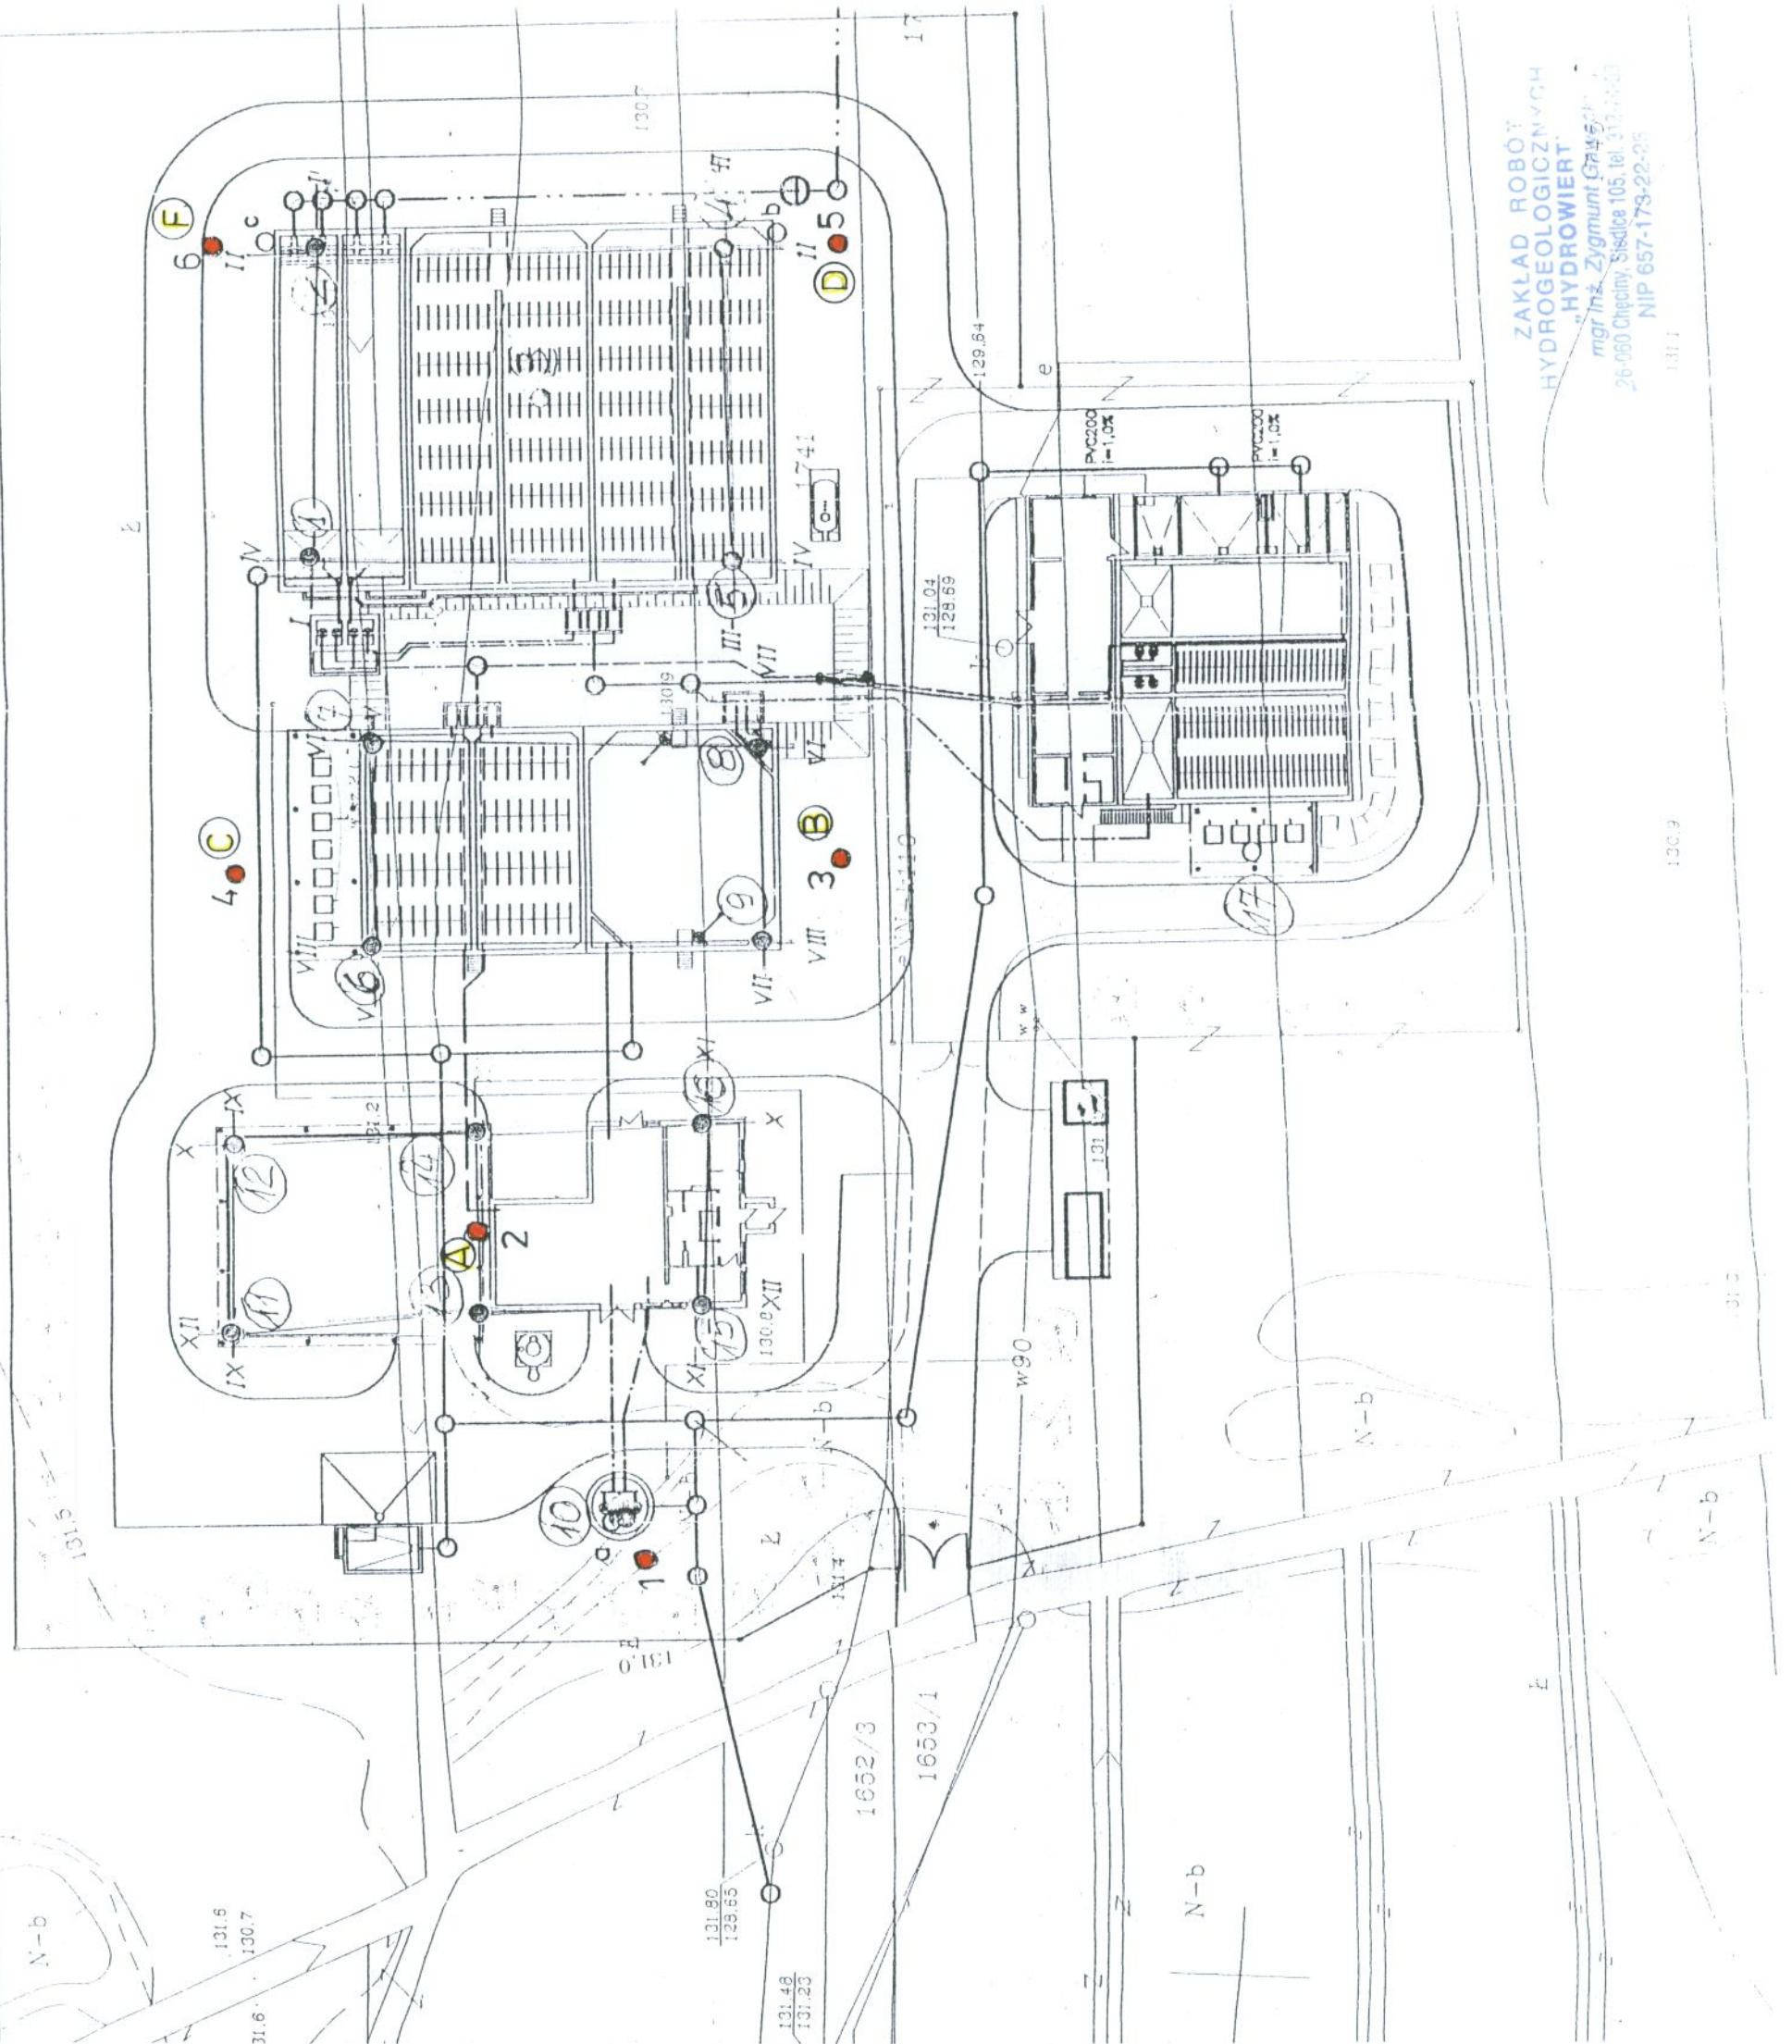

ZAKŁAD ROBÓT
HYDROGEOLOGICZNYCH
"HYDROWIERT"
mgr inż. Zygmunt Gąsior
26-060 Chęciny, Siedlica 105, tel. 313-25-03
NIP 657-173-22-25