


WIATA OSADU
INSTALACJE ELEKTRYCZNE
SKALA 1:100

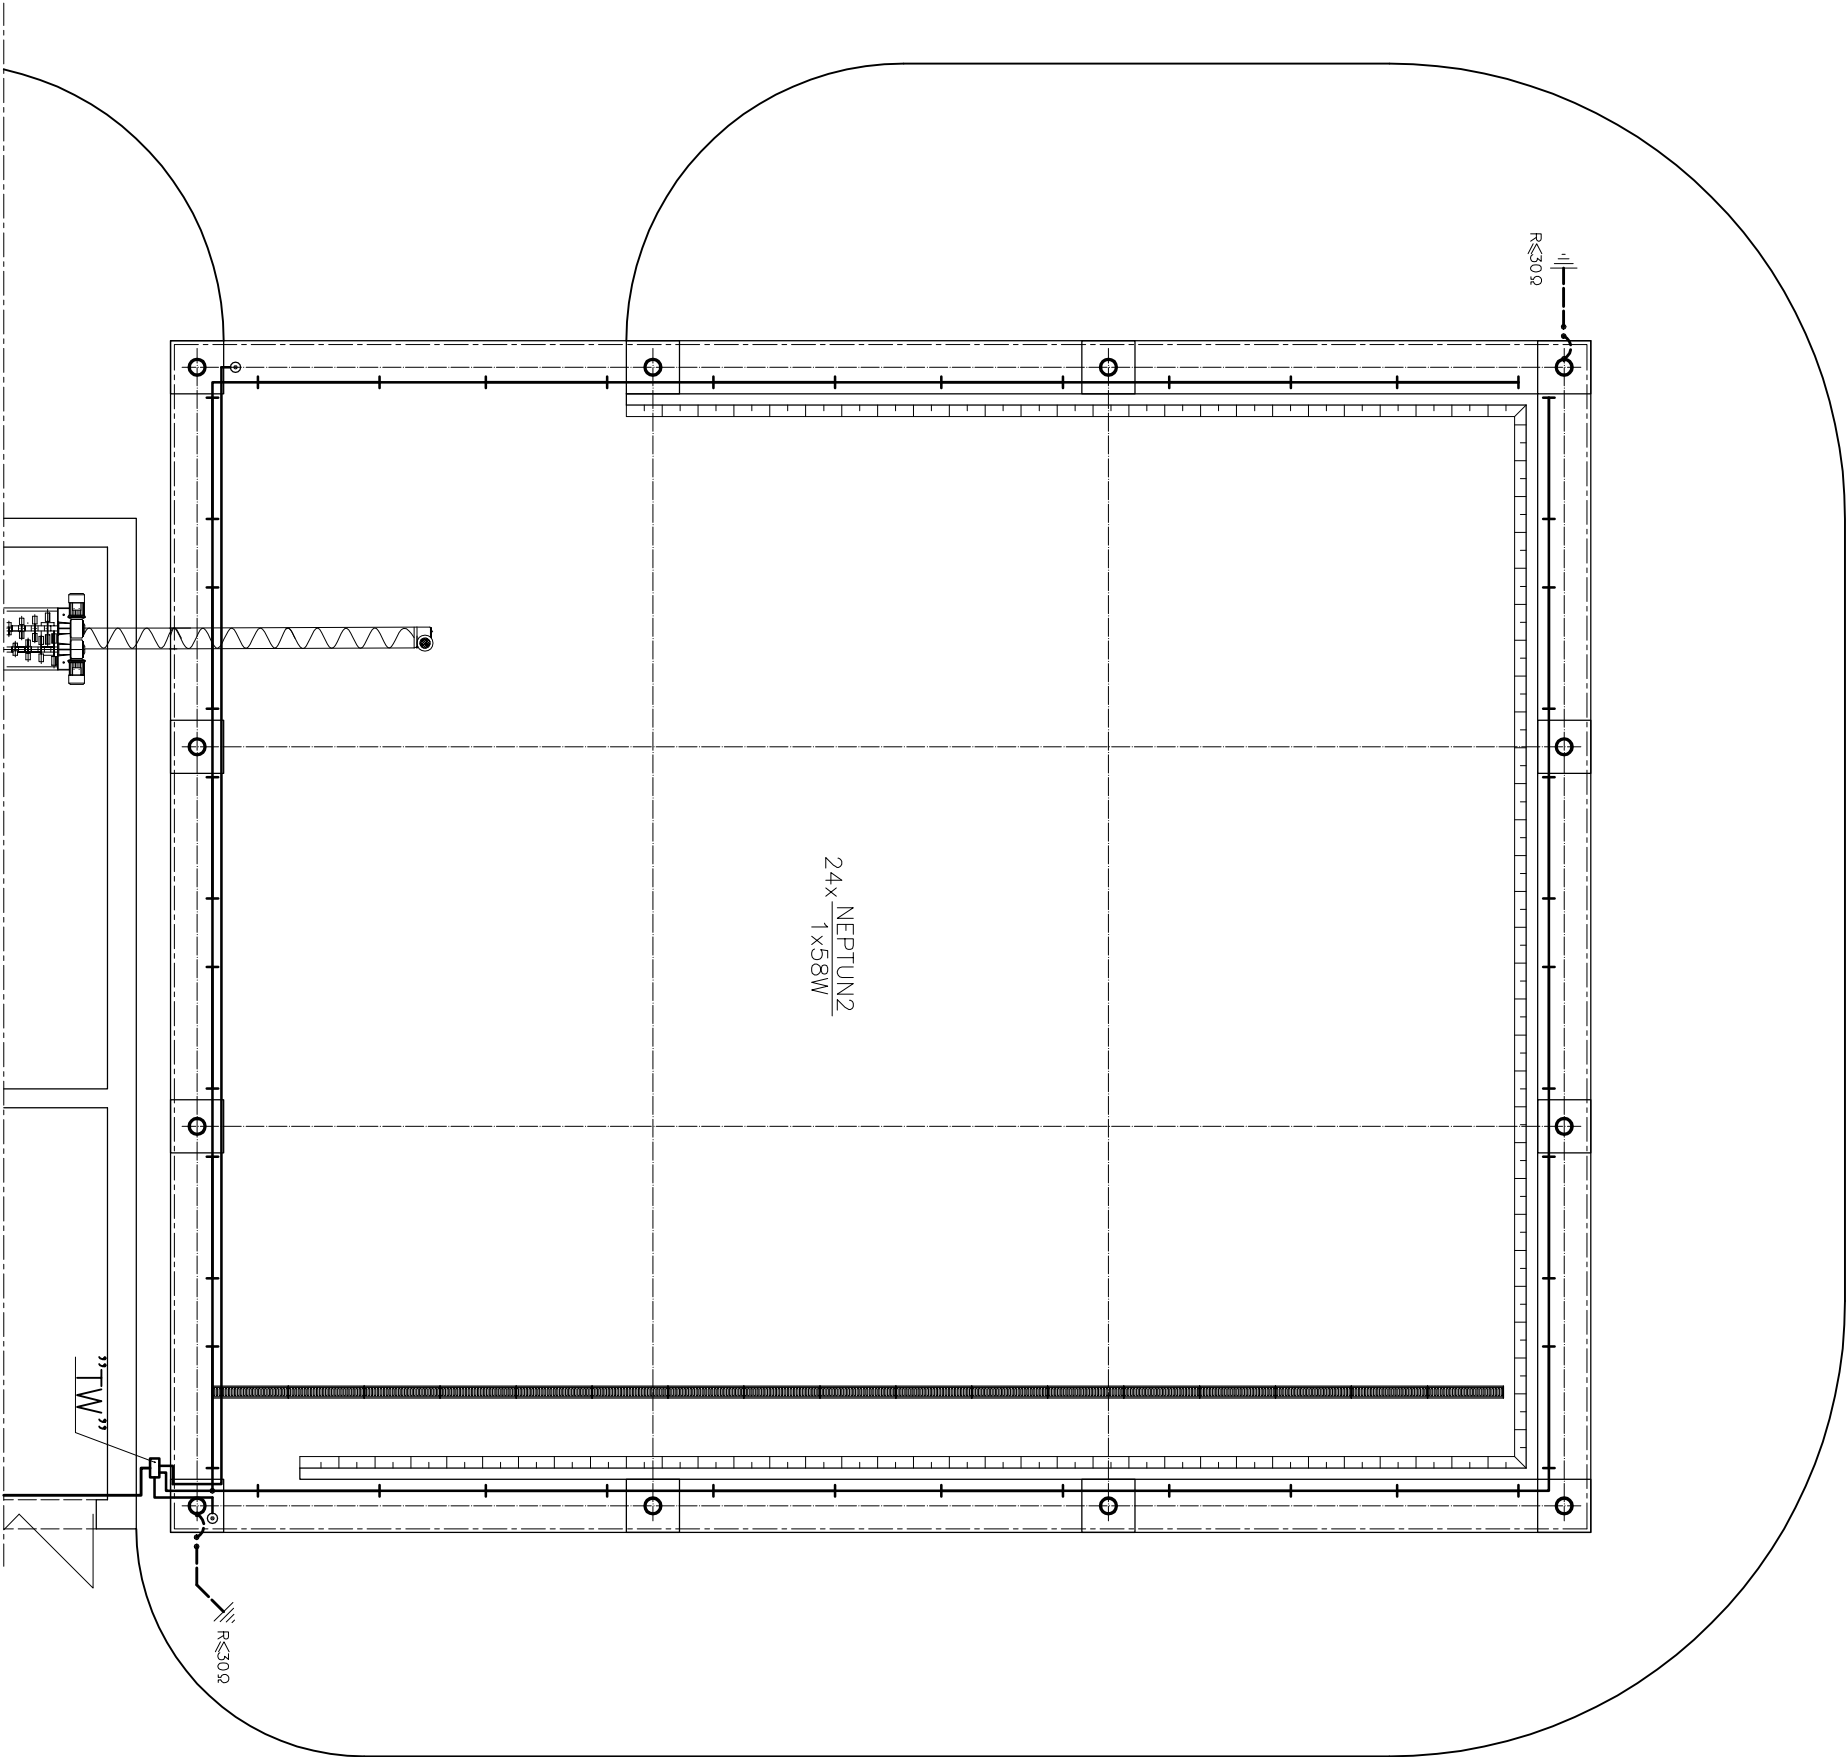

UWAGA: Oprawy oświetleniowe instalować do środnika belki dwuteowej od wewnętrznej strony.
Przewody oświetleniowe wiaty wyprowadzić wzdłuż dwuteownika.
Przewody od tablicy "TW" do belki konstrukcyjnej oraz pionowe odcinki do przycisków ostanąć rurami RLHF22

Układ wewnętrznych instalacji "TN-S"

NOSAN		Zakład Projektowo – Usługowy		Nr rys.
KIELCE		Ochrony Środowiska		32
Obiekt	ROZBUDOWA I MODERNIZACJA OCZYSZCZALNI ŚCIEKÓW KOMUNALNYCH W MOGIELNICY			
Projekt	PROJEKT WEWNĘTRZNYCH LINII KABLOWYCH ZASILAJĄCYCH STEROWNICZYCH I OŚWIETLENIA TERENU			
Tytuł rys.	WIATA OSADU – INSTALACJE ELEKTRYCZNE			
Projektował	inż. MAREK CZWARTOSZ	Nr upr.	Data	Podpis
Poradca	mgr inż. PAWEŁ TKACZEWSKI	-	10.2005	
Sprawdził	mgr inż. MICHAŁ ŁAPIŃSKI	180/K/L/72	10.2005	