


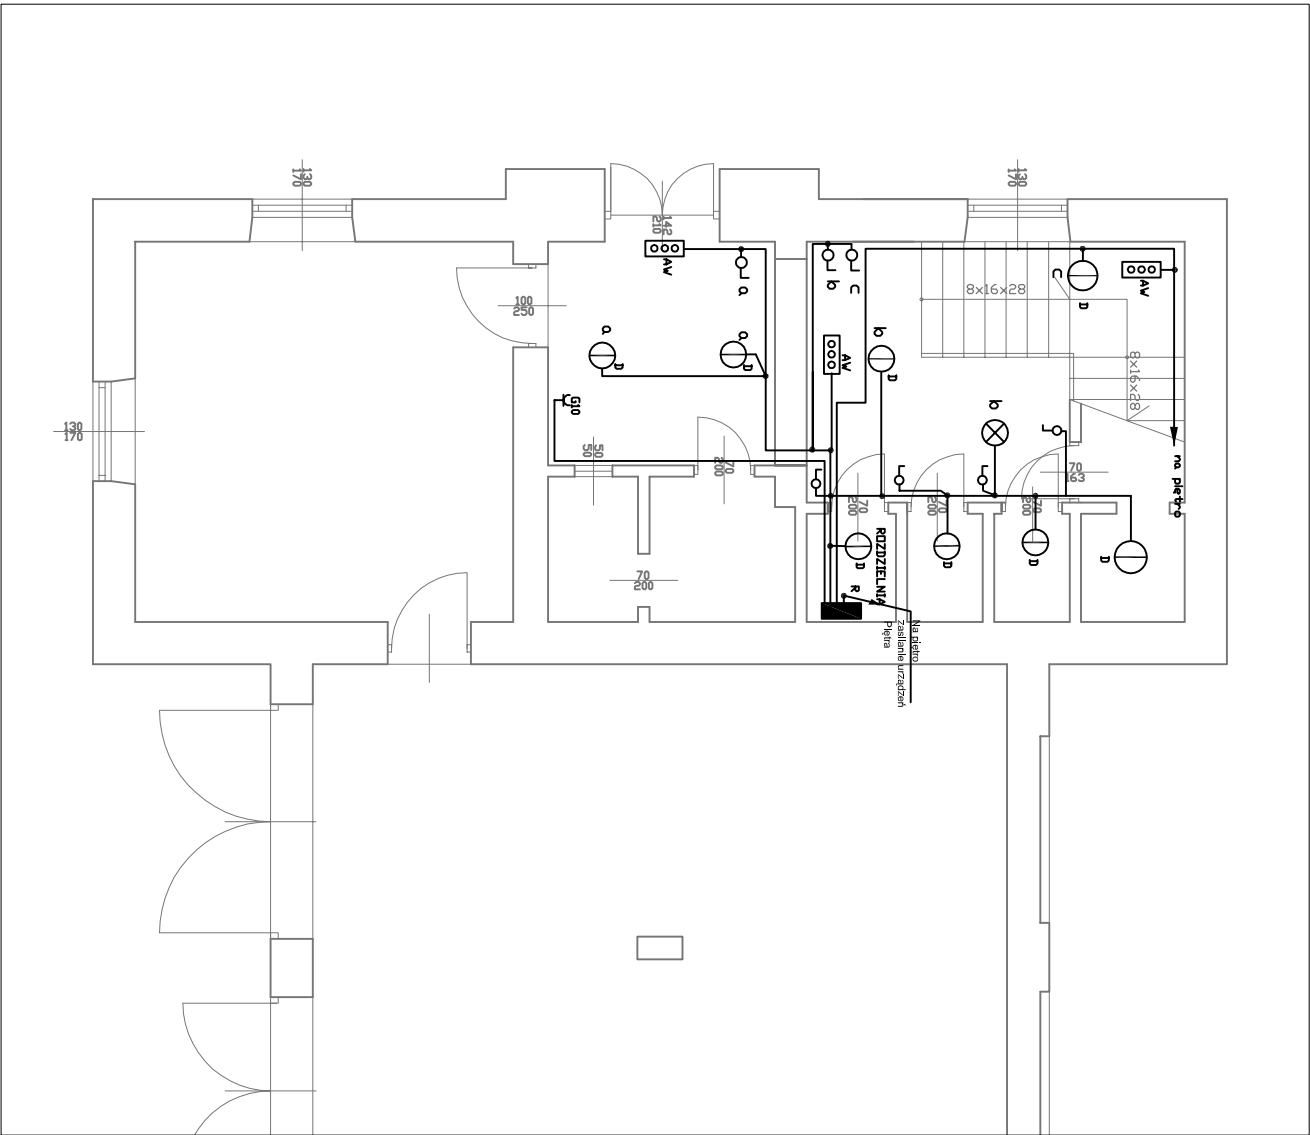

Oznaczenia i Uwagi jak na rys.1

Ochrona od porażen
Samoczynne wyłączenie zasilania
Układ sieci TN-S

PUH "PROJEKT" Agata Nowakowska , ul. Żeromskiego 31, 26-600 Radom tel/fax 048 340 46 46, www.n-projekt.com.pl , biuro@n-projekt.com.pl			
OBIEKT	PROJEKT REMONTU POMIESZCZEŃ ŚWIETLICY W ZABYTKOWYM BUDYNKU OSP MOGIELNICA PL. POŚWIĘTNE 11, 05-640 MOGIELNICA, (ARK. 13, OBRĘB NR 0001, MOGIELNICA)	BRANŻA ARCH.	
INWESTOR	GMINA MOGIELNICA UL. RYNEK 1, 05-640 MOGIELNICA	STADIUM PB	
TREŚĆ OPRACOWANIA	Plan instalacji elektrycznych Parter	DATA CZERWIEC 2014	
PROJEKTOWAŁ	mgr inż. Marian Szpindor nr ewid. upr. BU-A-II-8386/9/89	SKALA 1:100	
OPRACOWAŁ	mgr inż. Marian Szpindor	NR RYS. 2	