

Jednostka projektowa

BUDOWA SIECI KANALIZACJI SANITARNEJ Z PRZYŁĄCZAMI, PRZEPOMPOWNIAMI I ZASILANIEM ENERGETYCZNYM DLA MIEJSCOWOŚCI OTAŁĄŻKA I MOGIELNICA W GMINIE MOGIELNICA

Zadanie inwestycyjne

PROJEKT BUDOWLANY

Stadium opracowania

PROFILE PODŁUŻNE KANAŁÓW GRAWITACYJNYCH I RUROCIĄGÓW CIŚNIENIOWYCH

Temat opracowania


Jednostka ewidencyjna: Mogielnica, Obręb: 0001 Mogielnica

1258/3, 1259/2, 1260/2, 1260/1, 1261/2, 1262/2, 1262/3, 1263/3, 1263/2, 1264/2, 1264/3, 1265/2, 1717, 1628/1, 1628/2, 1653/2, 1654/2, 1655, 1656, 1657, 1658, 1303, 1304, 1305, 1306, 1307, 1308, 1309, 1664, 1667, 1310, 1311, 1670, 1672, 1313, 1315, 1316, 1317, 1318, 1678, 1319, 1320, 1682, 1684, 1687, 1321, 1322, 1323, 1686, 1324, 1325/1, 1325/2, 1326/2, 1327/2, 1328/2, 1329/2, 1689, 1692, 1696, 1330, 1331, 1332, 1338, 1333, 1334, 1336, 1712, 1487, 1488, 1489, 1490, 1491, 1493, 1494, 1714, 1715, 1716, 1557, 1559, 1506, 1560, 1561, 1563, 1564, 1565, 1566, 1567, 1568, 1569, 1570, 1571, 1572, 1573, 1574, 1575, 1576, 1577, 1578, 1579, 1580, 1581, 1582, 1583, 1584, 1585, 1536, 1540, 1541, 1542, 1543, 1545, 1549, 1554, 1555

Jednostka ewidencyjna: Mogielnica, Obręb: 0028 Otałażka

118, 119, 120, 121, 122, 123, 124, 125, 126, 127, 117, 56/1, 56/2, 57, 58, 60, 61/1, 61/2, 62, 63, 64, 65, 70, 133, 134, 135, 136, 137, 138, 139/1, 139/2, 140, 73, 74, 75, 76, 142, 144, 145, 77, 78, 79, 80, 83, 148, 149, 150/1, 90, 92/2, 99, 100, 102, 151, 154, 155, 158, 232, 212/3, 212/1, 211/1, 211/2, 110, 109, 108, 107, 93, 92/1

Działki inwestycyjne

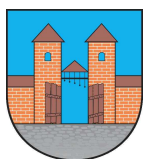

GMINA I MIASTO MOGIELNICA
UL. PLAC RYNEK 1
05-640 MOGIELNICA

Inwestor

mgr inż. Marcin Ciesielski

Opracował:

mgr inż. Krzysztof Wójcik

Specjalność Instalacyjna w zakresie sieci, instalacji i urządzeń ciepłych, wentylacyjnych gaz, wod-kan
Uprawnienia : SWK/0131/POOS/04

Projektant:

mgr inż. Agnieszka Wójcik

Specjalność Instalacyjna w zakresie sieci, instalacji i urządzeń ciepłych, wentylacyjnych gaz, wod-kan
Uprawnienia : MAP/0366/PWOS/08

Sprawdzający:

Strona tytułowa

str. 01

Spis treści

str. 02

Profile podłużne kanałów grawitacyjnych i rurociągów ciśnieniowych

str. 03-21

Zawartość projektu budowlanego

XXVI




Kategoria obiektu budowlanego

SPIS TREŚCI

Rys. nr 1 – Profil podłużny kanału grawitacyjnego 'A'	3
Rys. nr 2 – Profile podłużne kanałów bocznych i przyłączy graw. od kanału 'A'	4
Rys. nr 3 – Profil podłużny kanału grawitacyjnego 'AA'	5
Rys. nr 4 – Profil podłużny kanału grawitacyjnego 'B'	6
Rys. nr 5 – Profile podłużne kanałów bocznych i przyłączy graw. od kanału 'B'	7
Rys. nr 6 – Profil podłużny kanału grawitacyjnego 'C'	8
Rys. nr 7 – Profile podłużne kanałów bocznych i przyłączy graw. od kanału 'C'	9
Rys. nr 8 – Profil podłużny kanału graw. 'CA' , kanałów bocznych i przyłączy graw. od kanału 'CA'.....	10
Rys. nr 9 – Profil podłużny kanału graw. 'D' , kanałów bocznych i przyłączy graw. od kanału 'D'.....	11
Rys. nr 10 – Profil podłużny kanału graw. 'E' , kanałów bocznych i przyłączy graw. od kanału 'E'.....	12
Rys. nr 11 – Profil podłużny kanału graw. 'EA' , kanałów bocznych i przyłączy graw. od kanału 'EA'.....	13
Rys. nr 12 – Profile podłużne kanałów bocznych i przyłączy graw. od kanału 'E'	14
Rys. nr 13 – Profil podłużny rurociągu tłocznego 'P1'	15
Rys. nr 14 – Profil podłużny rurociągu tłocznego 'P2'.....	16
Rys. nr 15 – Profil podłużny rurociągu tłocznego 'P3'.....	17
Rys. nr 16 – Profil podłużny rurociągu tłocznego 'P4'.....	18
Rys. nr 17 – Profil podłużny rurociągu tłocznego 'P5'.....	19
Rys. nr 18 – Profil podłużny rurociągu tłocznego 'Pd1'.....	20
Rys. nr 19 – Profile podłużne przyłączy grawitacyjnych od: przydomowej przepompowni ścieków 'PD'.....	21


Uwagi:
Zgodnie z warunkami technicznymi należy zastosować wkłady żelwno-betonowe. Głębokość kanałizacyjnych w tereniach objętych wzniesie ponad teren 0,1 m, w dołkach, we wzniesiach, w sądach, oraz oporytkach przydomowych zędną głąbą studzienek kanałizacyjnych wynosić do zędną terenu.

W przypadku studni betonowej o głębokości większej niż 3m należy zastosować betonową słupkę przejściową i koronę o średnicy 800mm, w pozostałych przypadkach zastosować płytę przykrywową 600/1000 lub 600/1200

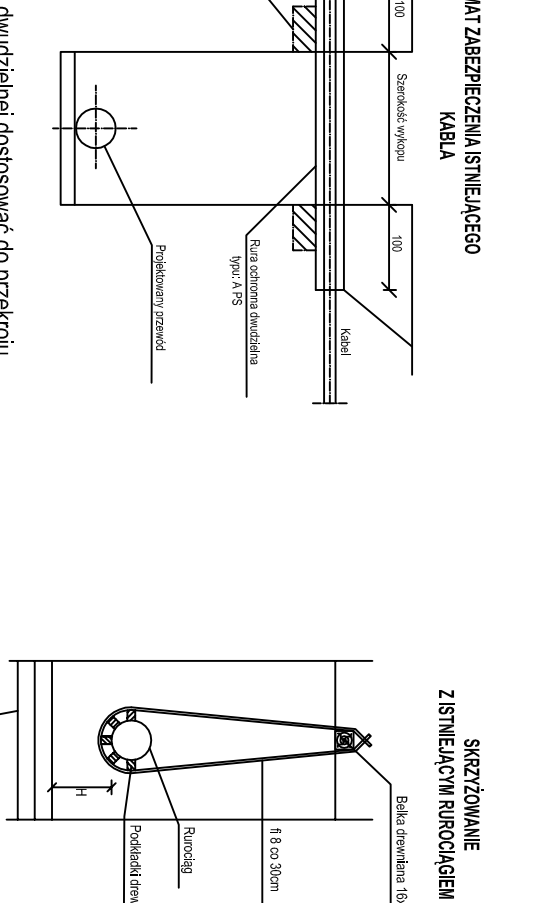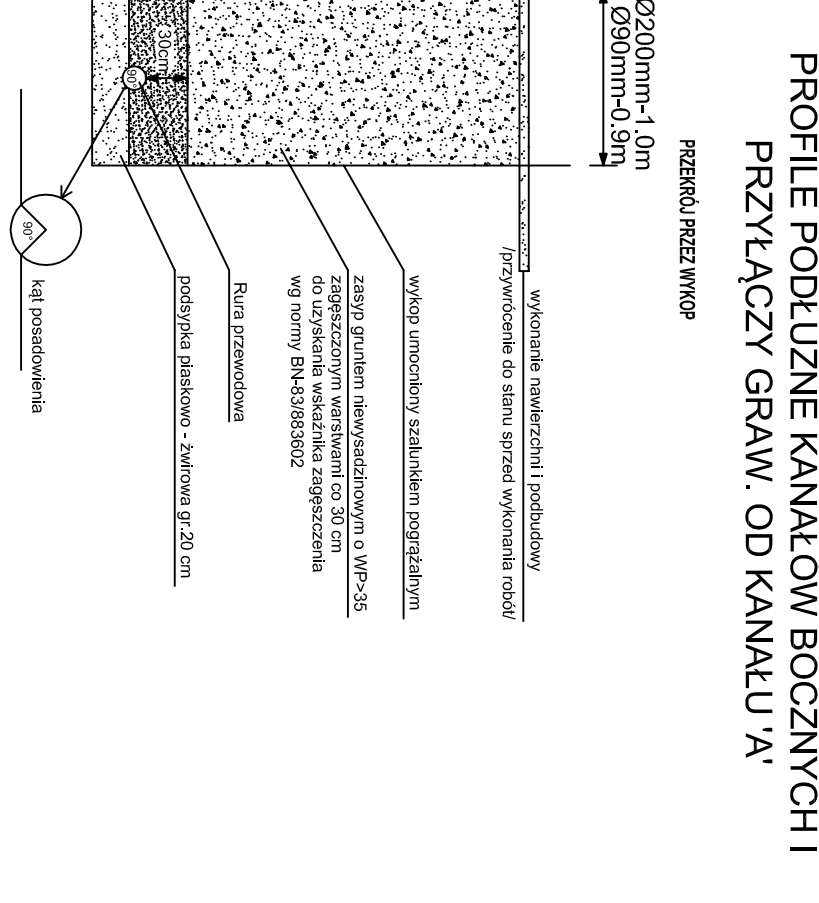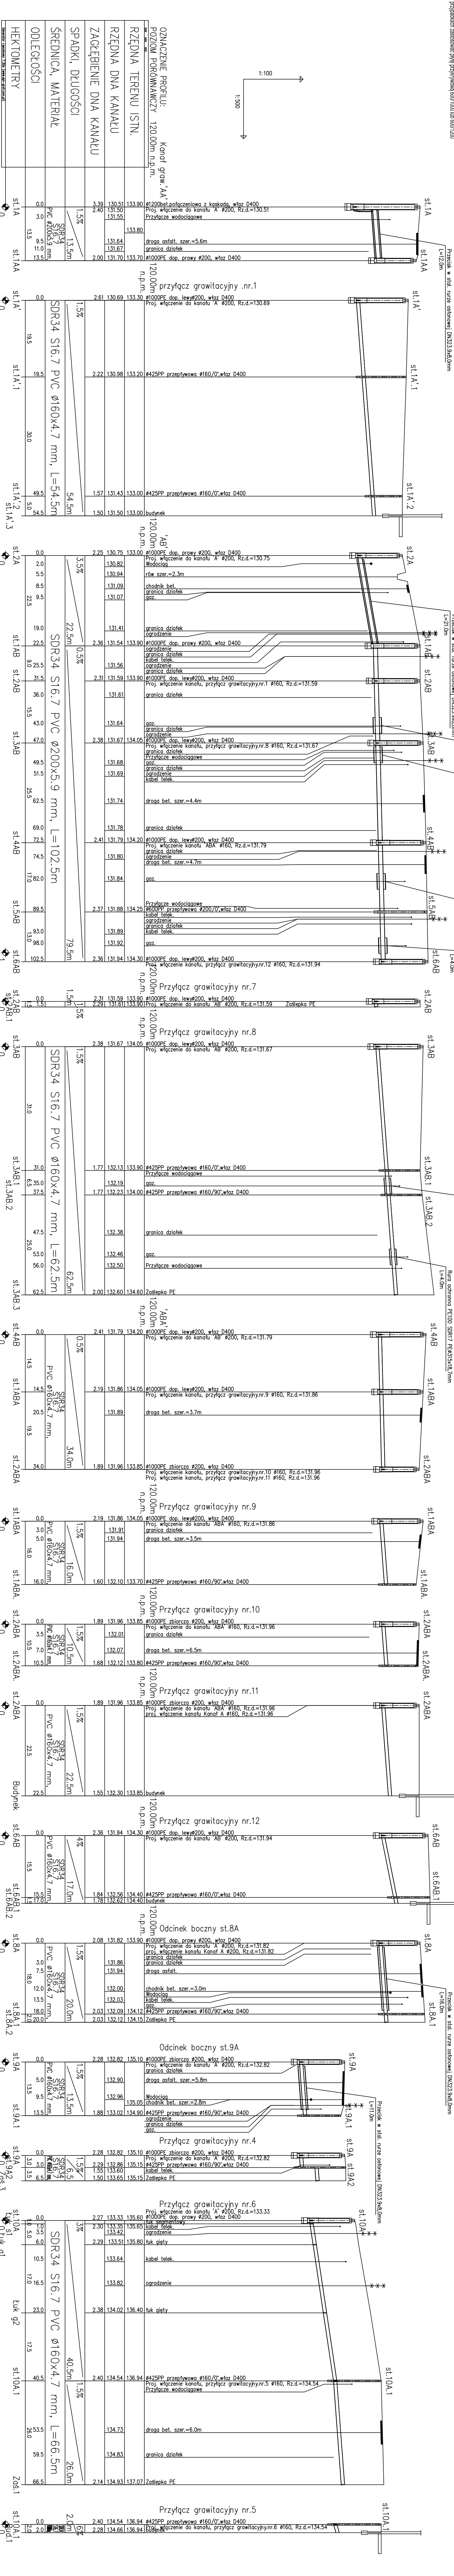[illegible]


Uwagi:
Zgodnie z warunkami technicznymi należy zastosować wiazły żelwno-betonowe.
Górn studzienek kanalizacyjnych w terenach rolnych wznieść ponad teren 0.1m,
w drogach, we wjazdach, w sadach, oraz ogódkach przydomowych rzędną górn
studzienek kanalizacyjnych wyrównać do rzędnej terenu.

W przypadku studni betonowej o głębokości większej niż 3m należy zastosować
betonowąstudnię przejściową i kornin o średnicy 800mm, w pozostałych
przypadkach zastosować płytę przykrywową 600/1000 lub 600/1200

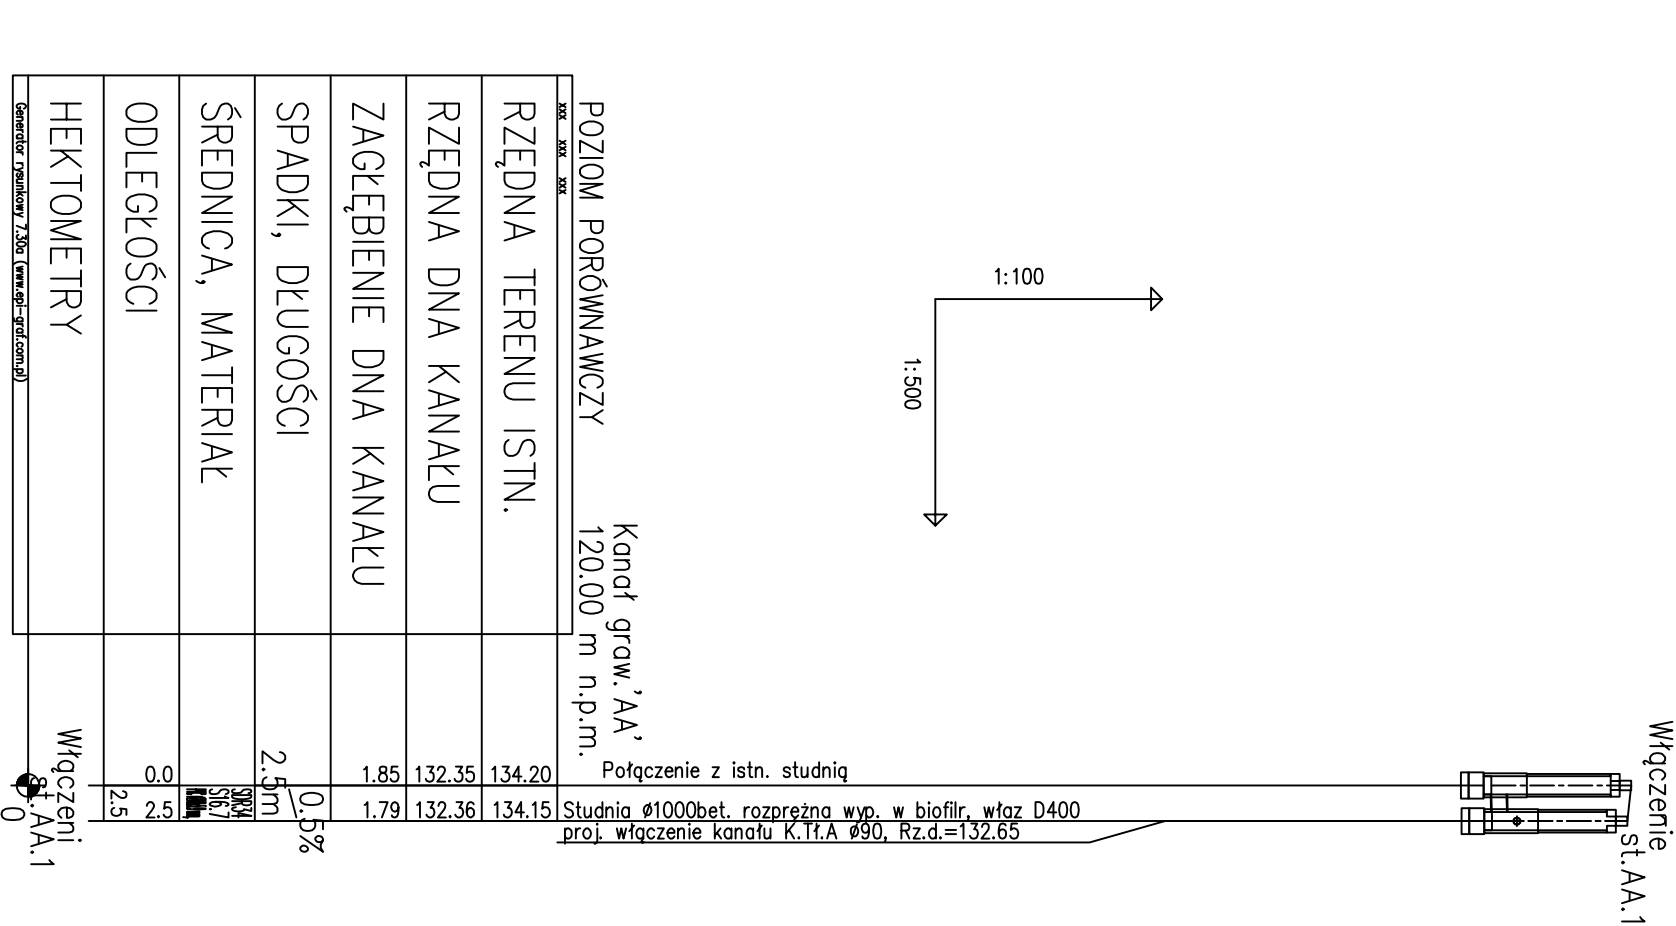


PROFIL PODŁUŻNY KANAŁU GRAWITACYJNEGO 'AA'


PRZESZKÓŁ PRZESZ WYKOP

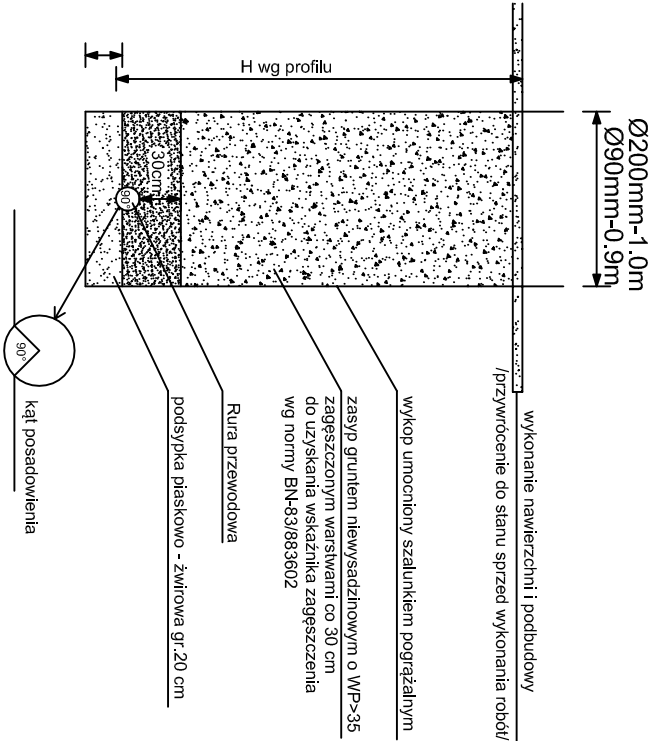

SCHEMAT ZABEZPIECZENIA ISTNIEJĄCEGO KABLA

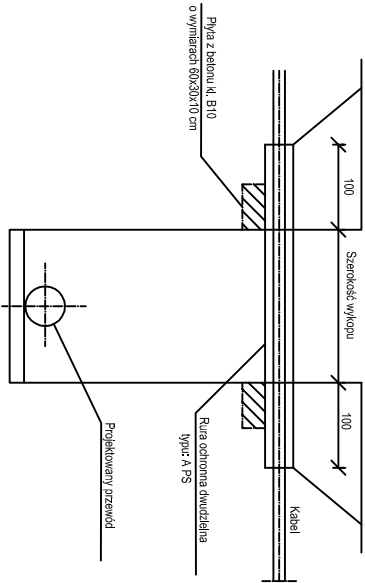

SKRZYŻOWANIE Z ISTNIEJĄCYM RUROCIĄGIEM

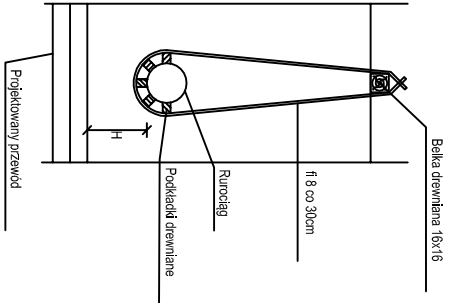

Średnicę rury dwudzielnej dostosować do przekroju
zabezpieczanego kabla

etgar

"ETGAR"

Krzysztof Wójcik

30-418 KRAKÓW ul. ZAKOPIAŃSKA 73/306

kom.: +48 502 063 472; +48 500 103 628

NIP 945-195-43-21 REGON 120054827

Objekt:

BUDOWA SIECI KANALIZACJI SANITARNEJ W MIEJSCOWOŚCI OTAŁĄŻKA, GMINA MOGIELNICA

Stadium:

PROJEKT BUDOWLANY

Branża:

SANITARNIA

Inwestor:

GMINA I MIASTO MOGIELNICA, UL. PLAC RYNEK 1, 05-640 MOGIELNICA


Tytuł rysunku:

PROFIL PODŁUŻNY KANAŁU GRAWITACYJNEGO 'AA'

Imię i nazwisko: Opracował: mgr inż. Marcin Ciesielski Projektował: mgr inż. Krzysztof Wójcik Sprawdziła: mgr inż. Agnieszka Wójcik Specjalność: Instalacyjna w zakresie sieci, instalacji i urządzeń cieplnych, wentylacyjnych, gaz, wod-kan. Nr. uprawnień: - <tr><td> Skala: 1:300 1:500 Nr rys: 3 </td></tr>	Skala: 1:300 1:500 Nr rys: 3
Skala: 1:300 1:500 Nr rys: 3	


Uwaga:
Zgodnie z warunkami technicznymi należy zastosować: tazy, żaluzje-bełconowe.
Głębokość analizy: 30 cm w terenie, 40 cm w zespawie, ponad teren 0, m.
Wzrost: nie wiadomo, w szarych oraz opórkach przydomowych zępa, aby
służebnik katolickich wykonać na rzębie i terenie.


W przypadku studni betonowej o głębokości większej niż 30 cm należy zastosować
betonowoszlakowe przegrzewanie i tony o średnicy 800 mm, w pozostałych
przypadkach zastosować: płytę przykrywą 800/1000 lub 600/1200

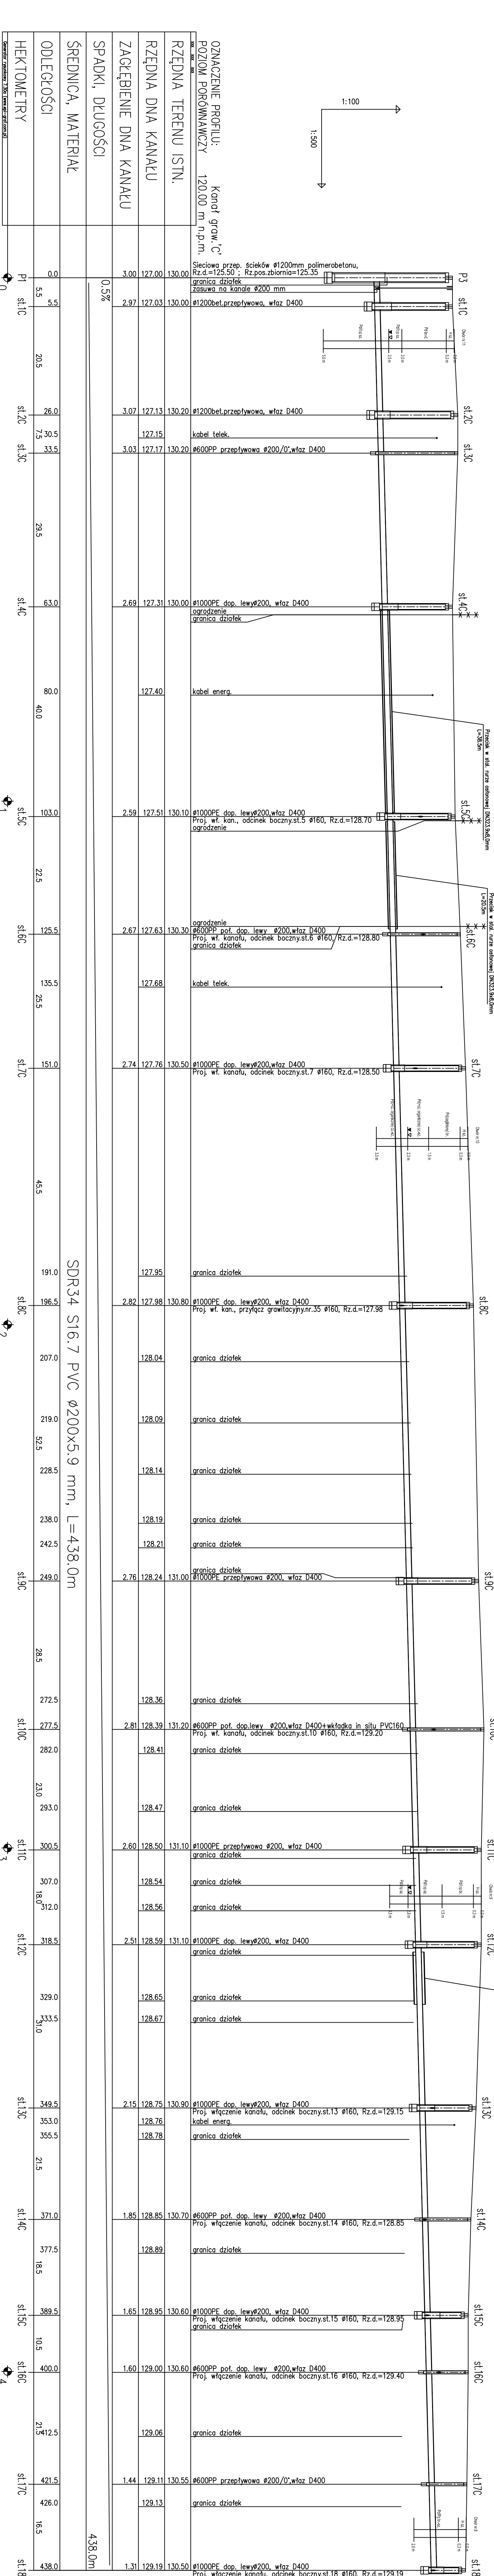

PROFIL PODŁUŻNY KANAŁU GRAWITACYJNEGO 'C'








 
PRZEKRÓJ PRZECZYŚC

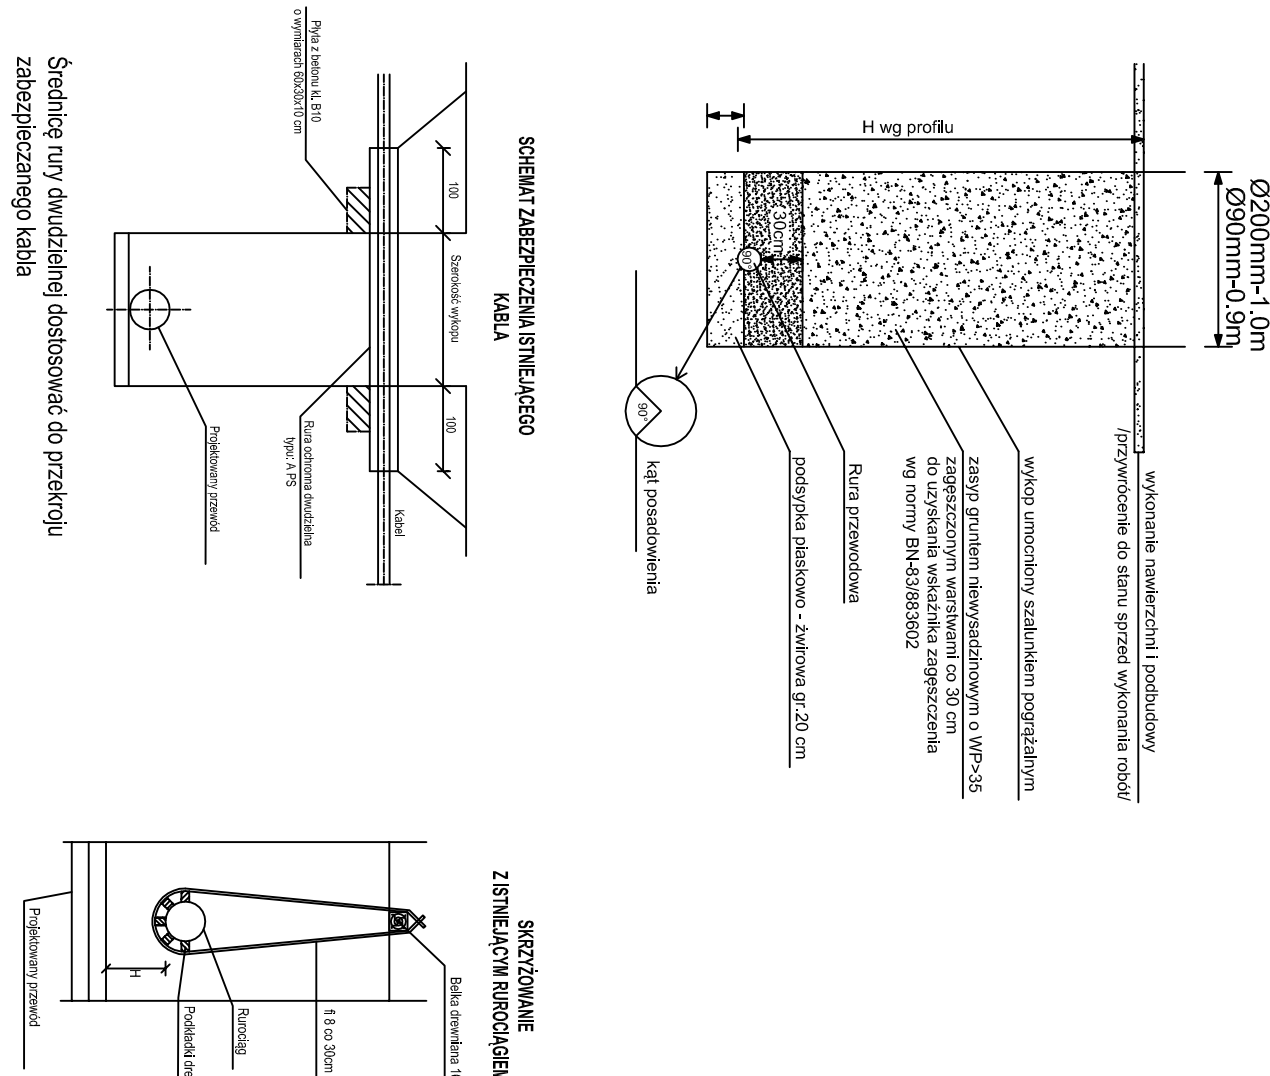


		"ETGAR" Korporacji Wojsk 30-118 RAKÓW, ul. ZACISZNYCH 2/308 NIP: 045-09-49-21 REGON 120054827		
Główny	BUDOWA SECI KANALIZACJI SANITARNEJ W MIEJSCOWOŚCI OULĄŻKA, GMINA MOGIELNIA			
Strzałak	PROJEKT BUDOWY/ANT			
Inwestor	GMINA MIASTO MOGIELNIA, UL. PLAC RYNEK 1, 05-040 MOGIELNIA			
Tytuł projektu:		Strzałak	SAMOTNA	
PROJEKT PODŁOŻYŃ KANALU GWIANTOWY/CIĘGOCY C				
Główny projektant	mgr inż. Marek Chęciński	Specjalista	inżynier inż. Michał Krawiec	
Projektant	mgr inż. Korzyński Wojtek	inżynier inż. Michał Krawiec	inżynier inż. Michał Krawiec	
Projektant	mgr inż. Agnieszka Wójcik	inżynier inż. Michał Krawiec	inżynier inż. Michał Krawiec	
Data opracowania:		Październik 2016		
		Nr uprawnień:	SW/00137 POSD/04 AM/01069 PWS/008	
		Podpis:	1:500	

Uwagi:
Zgodnie z warunkami technicznymi należy zastosować wężę żelwno-betonow.
Gęść szuwalenka kanalizacyjnego w tenach rdniowy wzniesie powst. teren 0,1 m.
w drogach, w sąsiedztwie, w sąsiedztwie, oraz zgodnie z przynajmniej jedną gęść
szuwalenka kanalizacyjnego wywołane do rzędnej terenu.

W przypadku studni betonowej o głębokości większej niż 3m należy zastosować
betonową studnię przelotową i komin o średnicy 800mm, w pozostałych
przebiegach zastosować płytę przelotową 800/1000 lub 800/1200

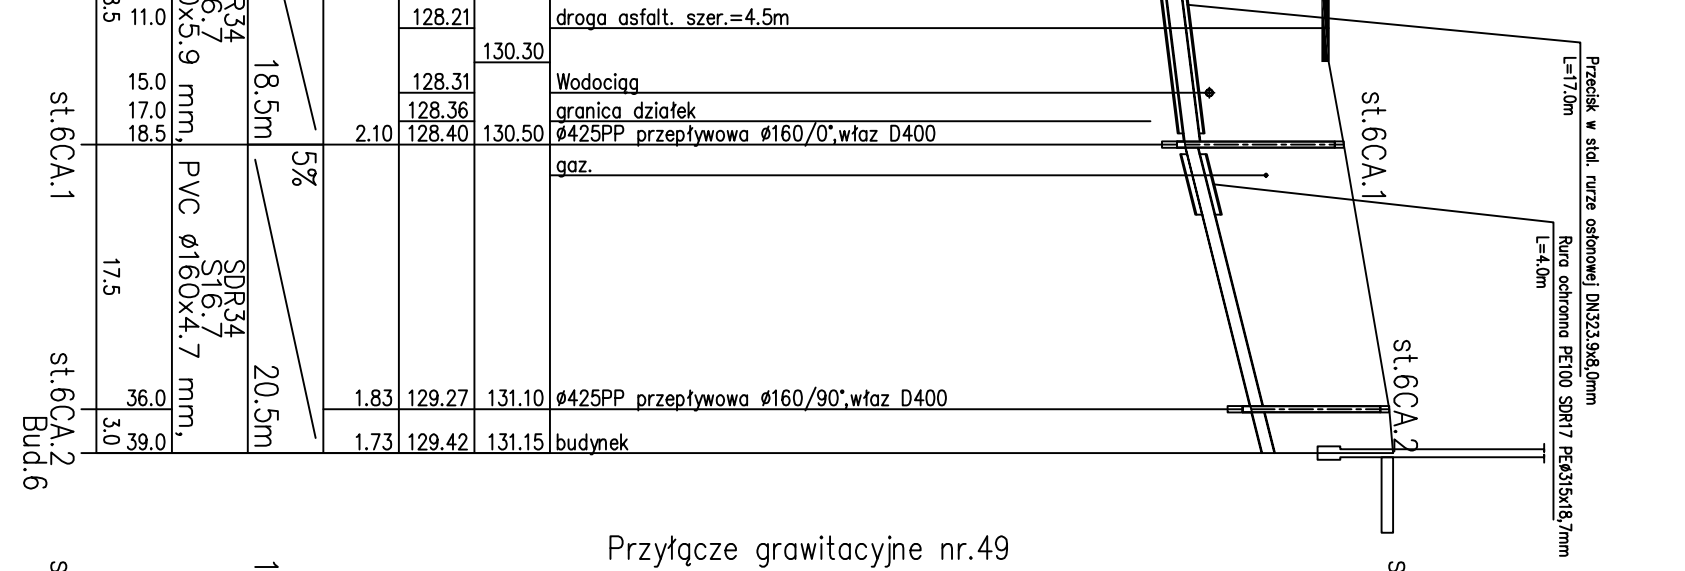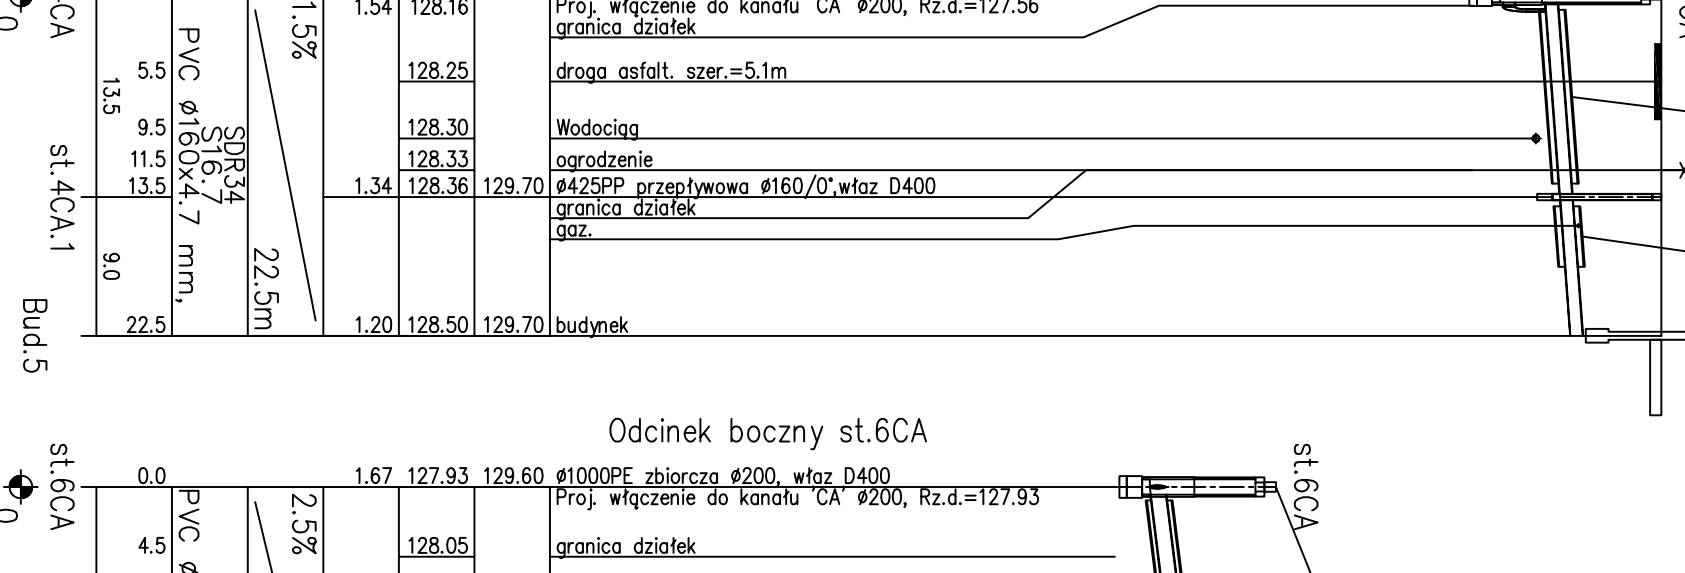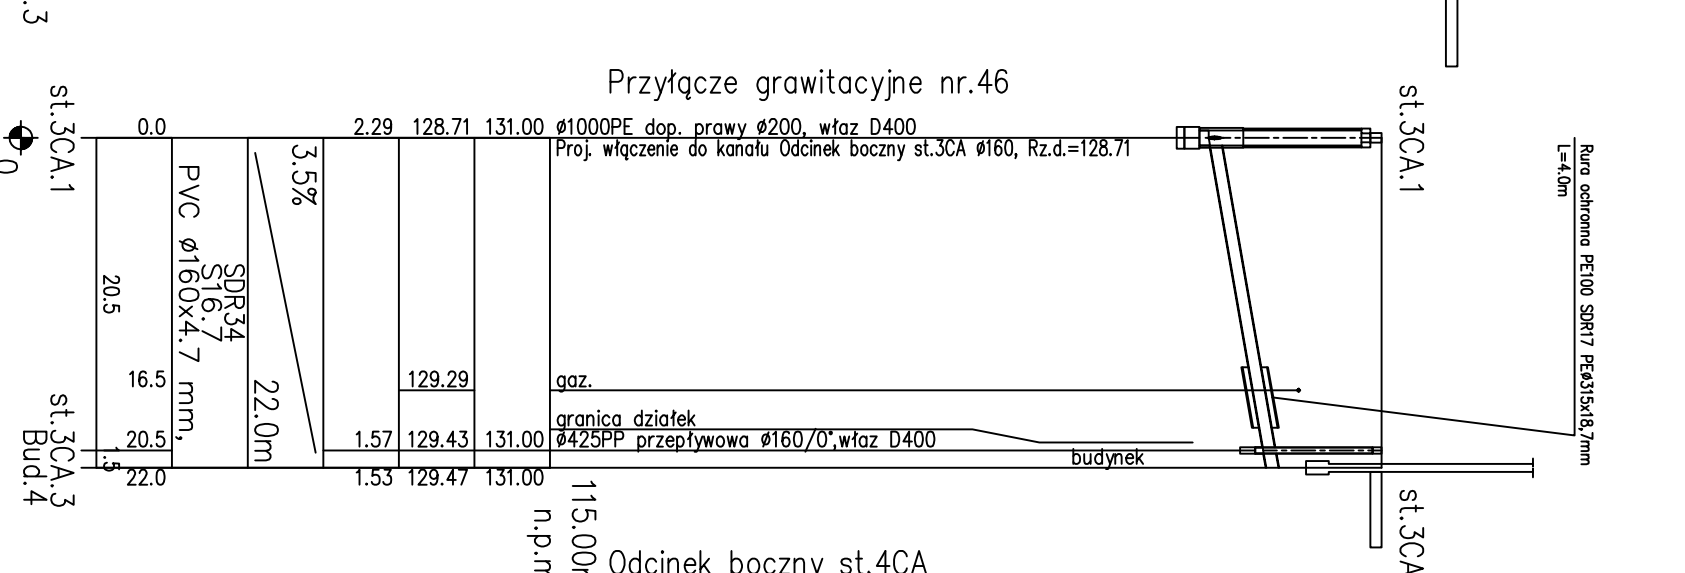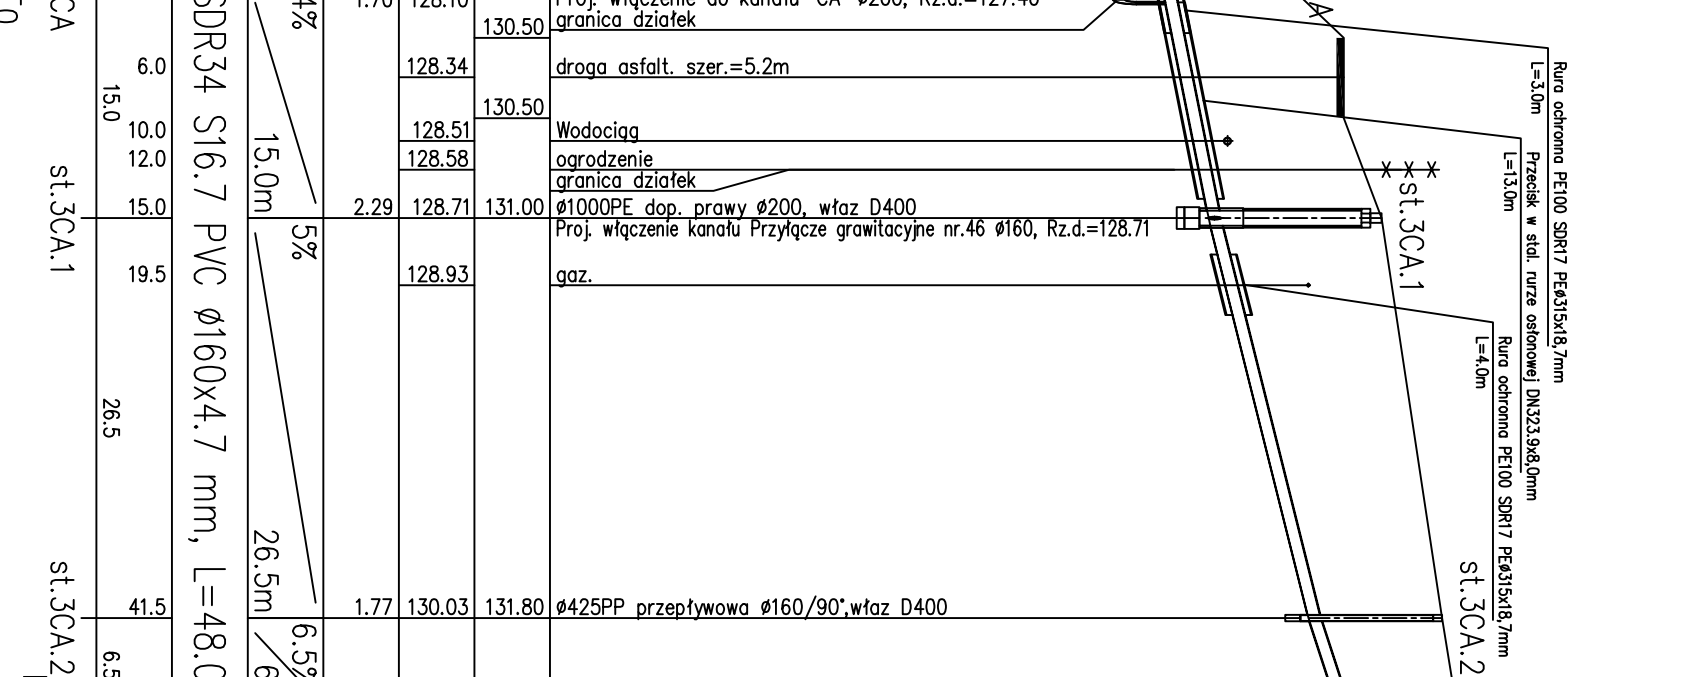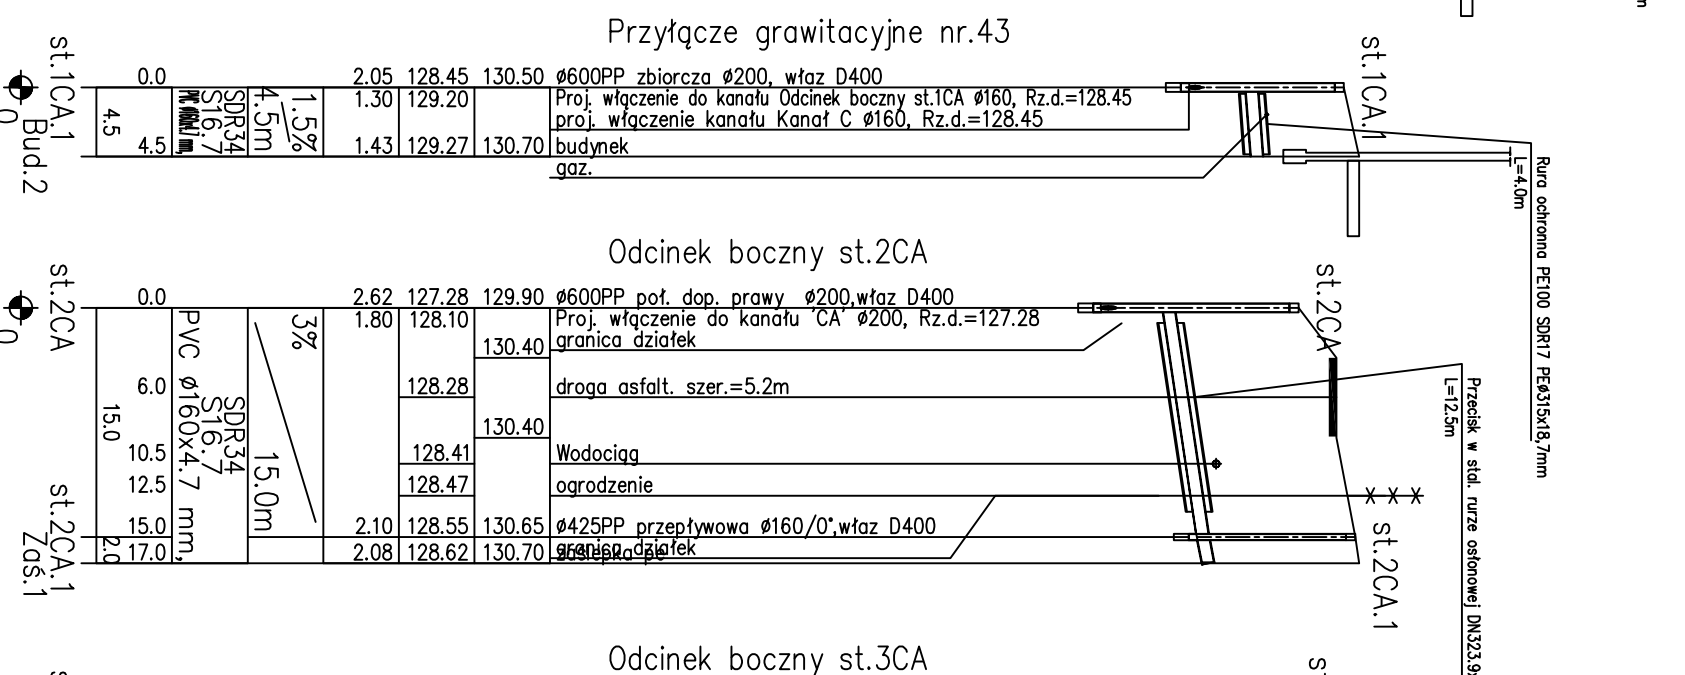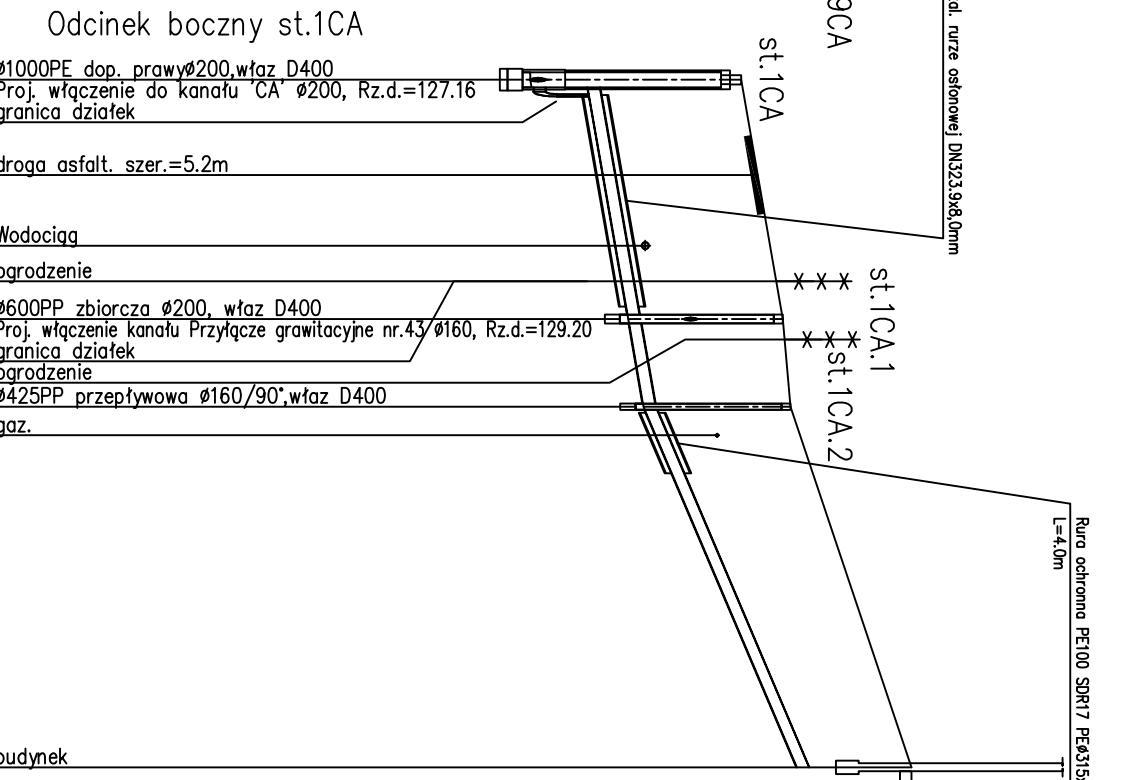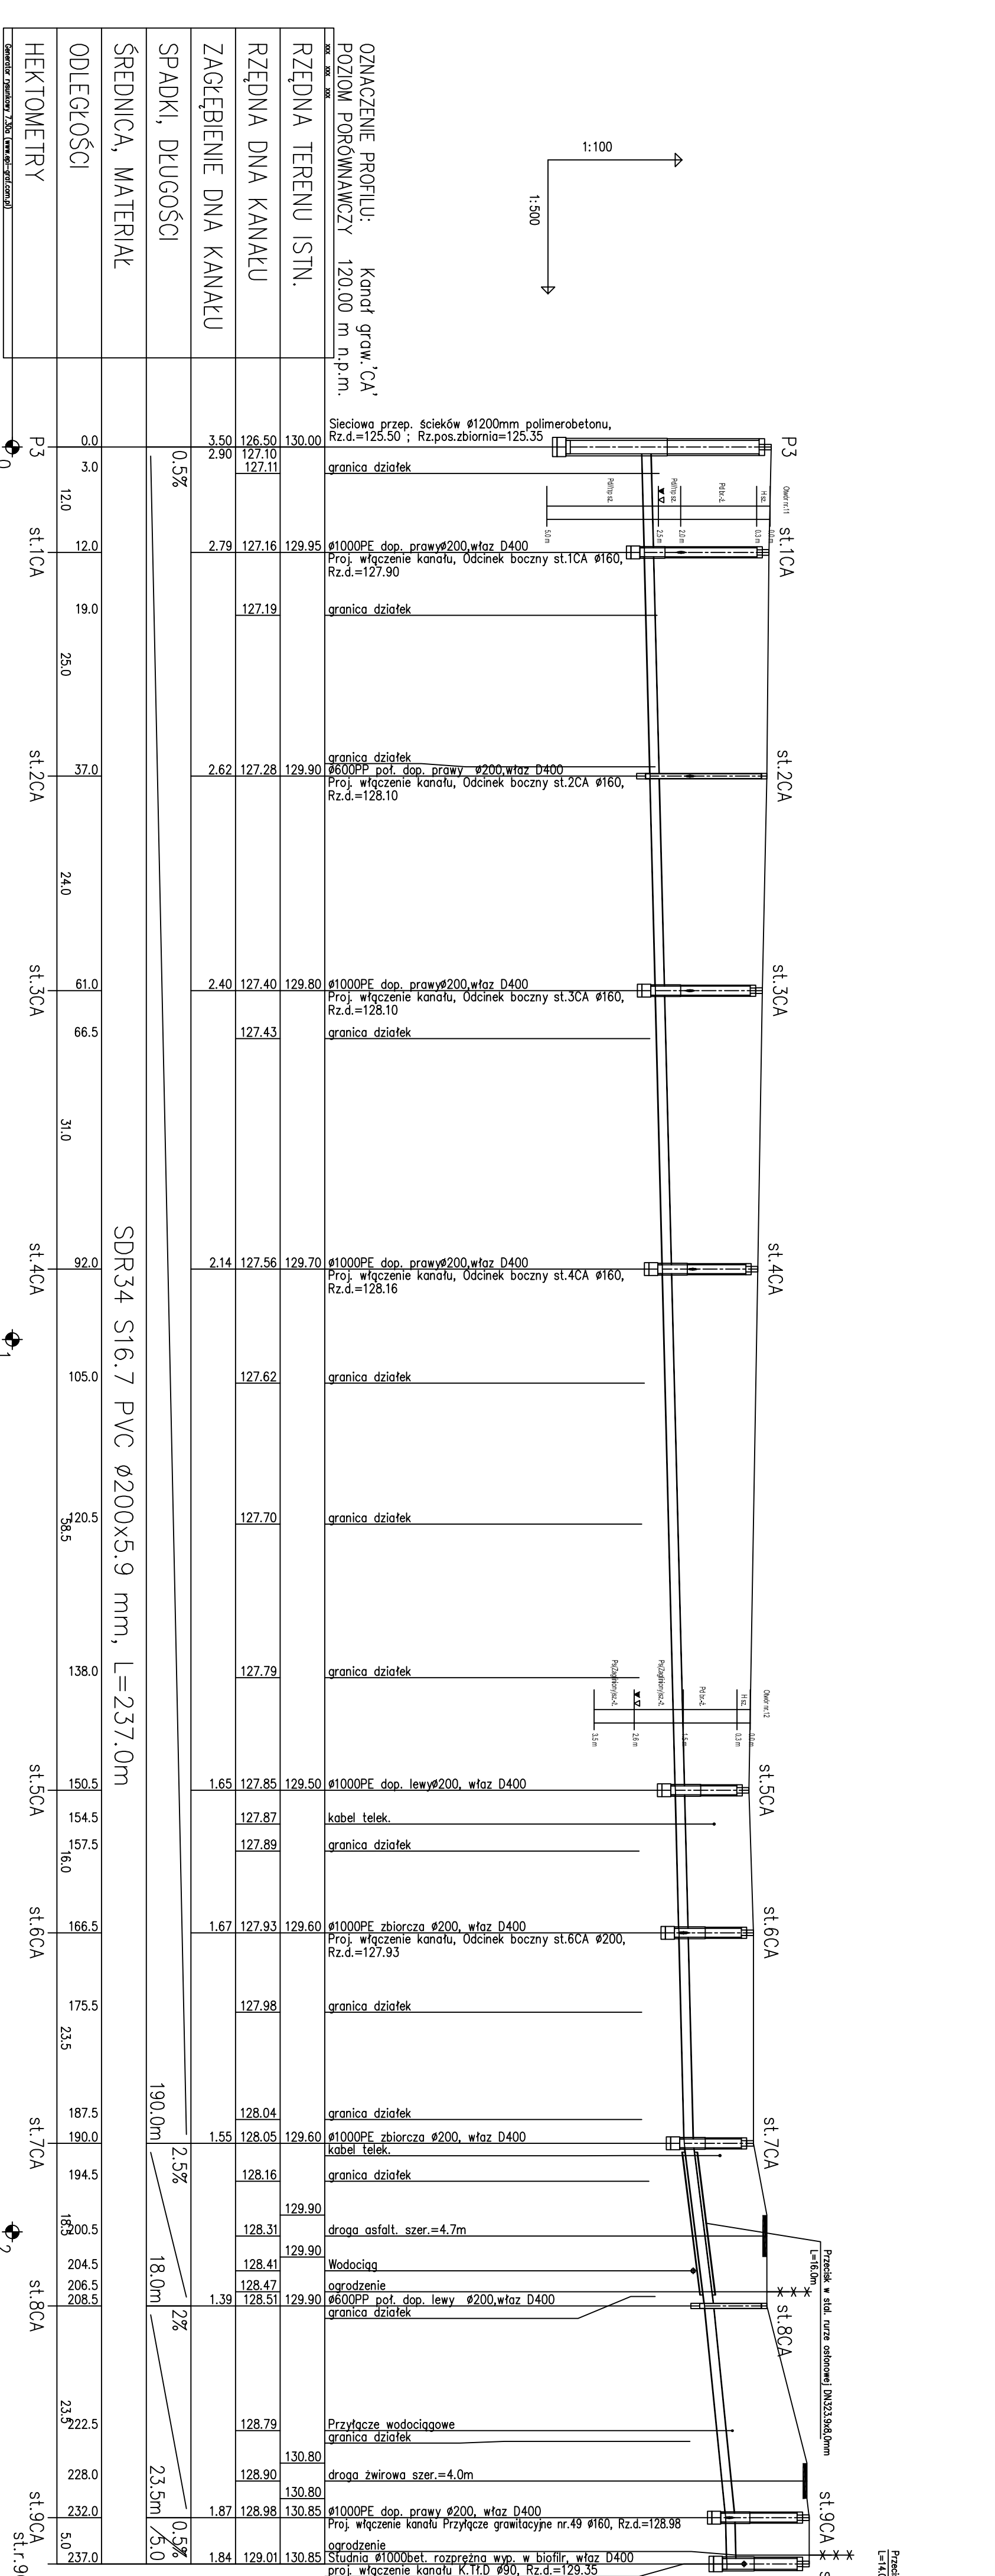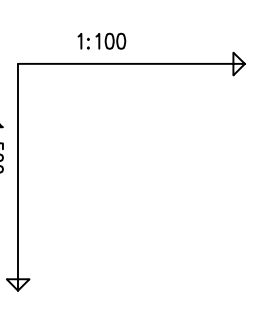



PROFIL PODŁUŻNY KANAŁU GRAW. 'CA',
KANALÓW BOCZNYCH I PRZYŁĄCZY GRAW.
OD KANAŁU 'CA'

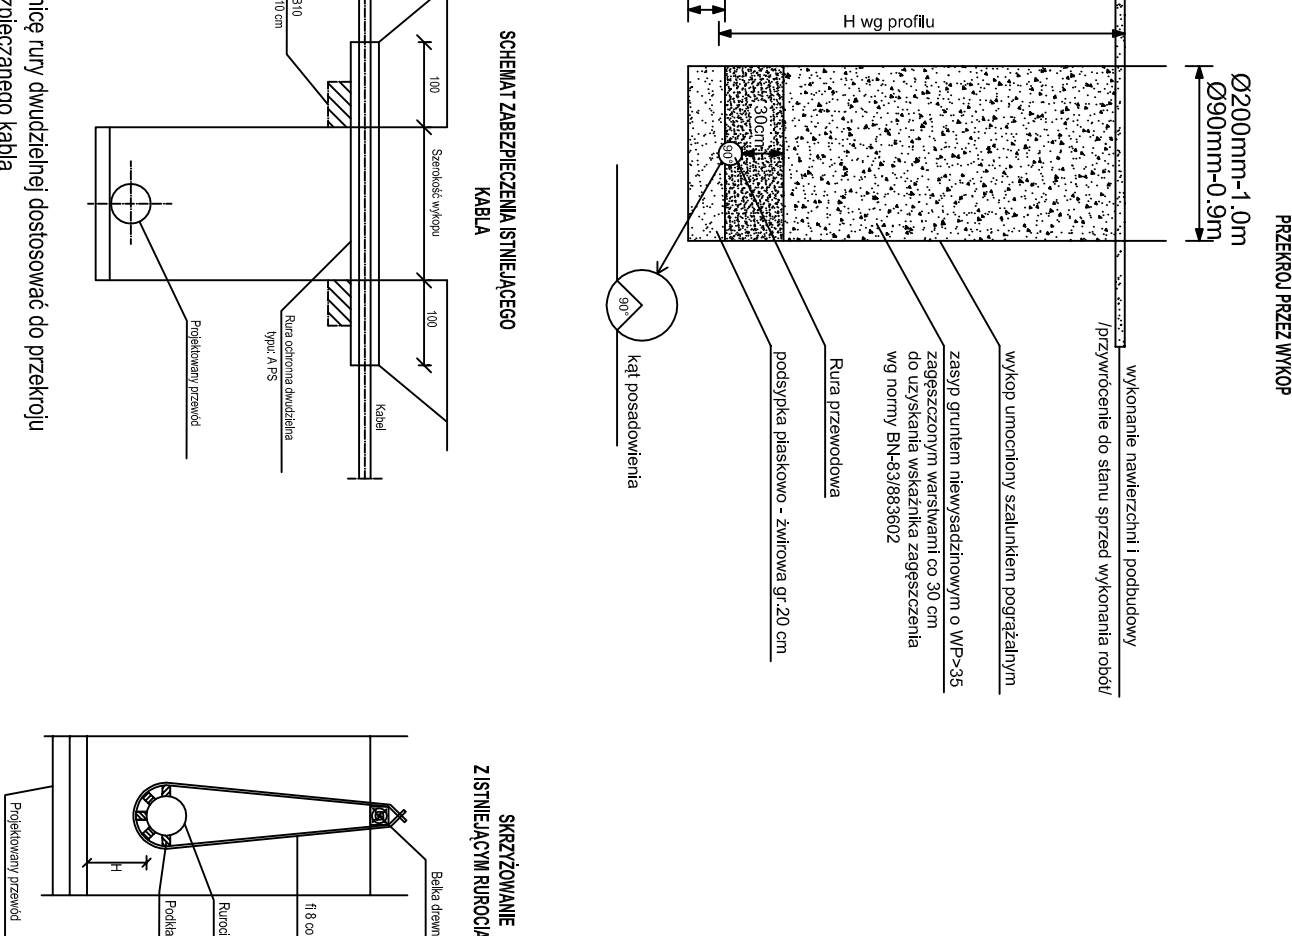

Nazwa:		BUDOWA SIECI KANALIZACJI SANITARNEJ W MIEJSCOWOŚCI OTULAJĄCA, GMINA MOGIELNICA	
Szkic:		PROJEKT BUDOWLANI	
Branża:		GMINA I MIASTO MOGIELNICA, UL. PLAC RYNEK 1, 08-540 MOGIELNICA	
Tytuł:		PROFIL PODŁUŻNY KANAŁU GRAW. 'CA', KANAŁÓW BOCZNYCH I PRZYŁĄCZY GRAW. OD KANAŁU 'CA'	
Data wykonania:		Październik 2016	
Data aktualizacji:		-	
Data zatwierdzenia:		-	
Data wydania:		10	



Uwagi:
Zgodnie z warunkami technicznymi należy zastosować wąż żelwno-betonowy.
Głębokość kanałów w terenie należy wyznaczyć przed terenem 0,1m,
w drodze, w sąsiedztwie, oraz zgodnie z wymogami zębnej góry
stwierdzeń kanalizacyjnych wykonać do zębnej terenu.

W przypadku studni betonowej o głębokości większej niż 3m należy zastosować
betonową studnię przelotową i komie o średnicy 800mm, w pozostałych
przypadkach zastosować płytę przelotową 800/1000 lub 800/1200

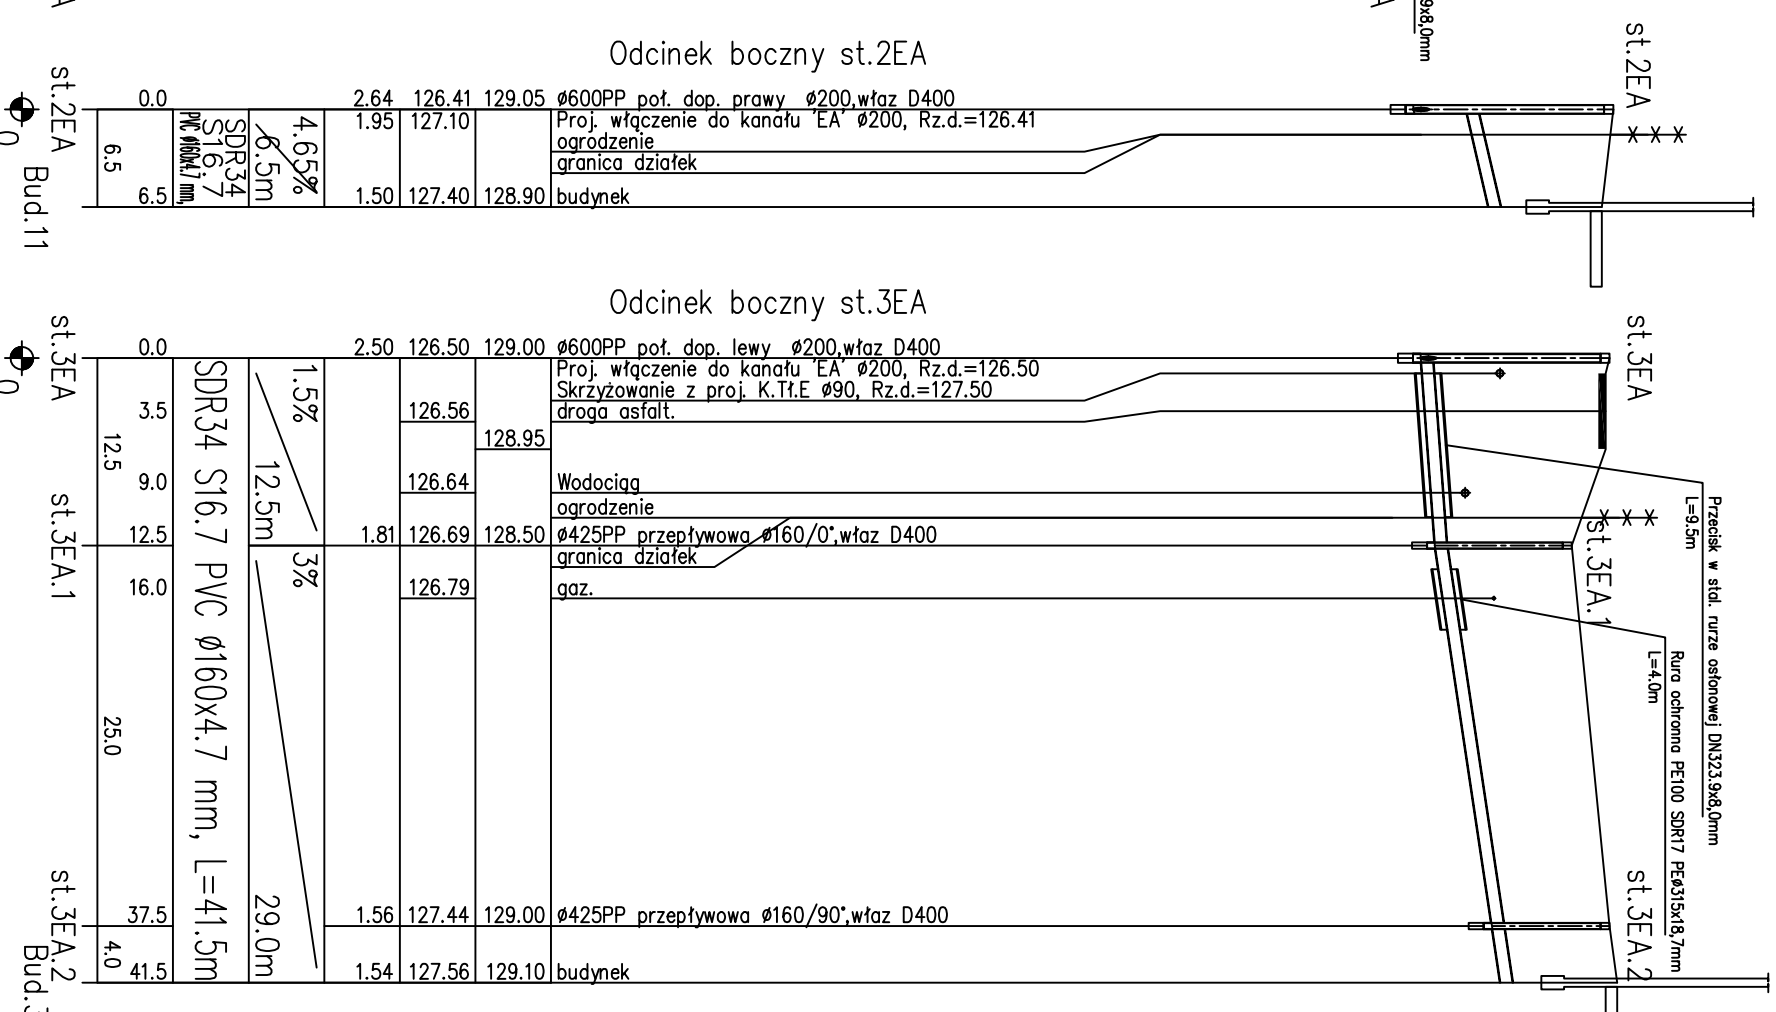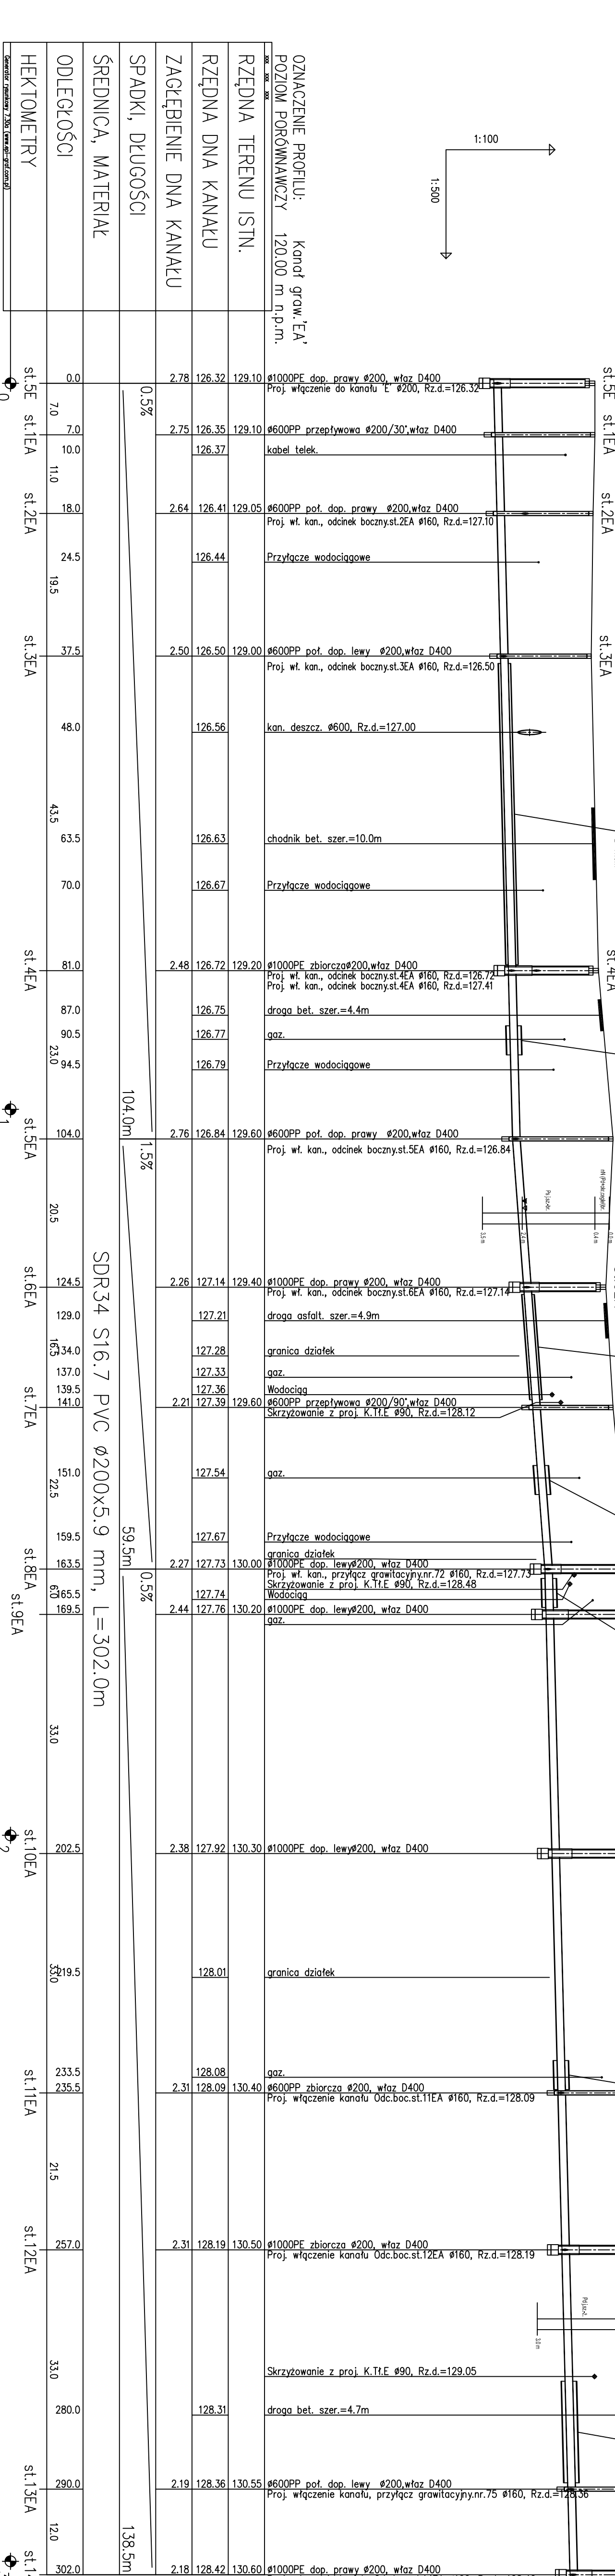

PROFIL PODŁOŻNY KANAŁU GRAW. 'EA', KANAŁÓW BOCZNYCH I PRZYŁĄCZÓW GRAW. OD KANAŁU 'EA'


PRZEKŁÓCZENIE WYKOP

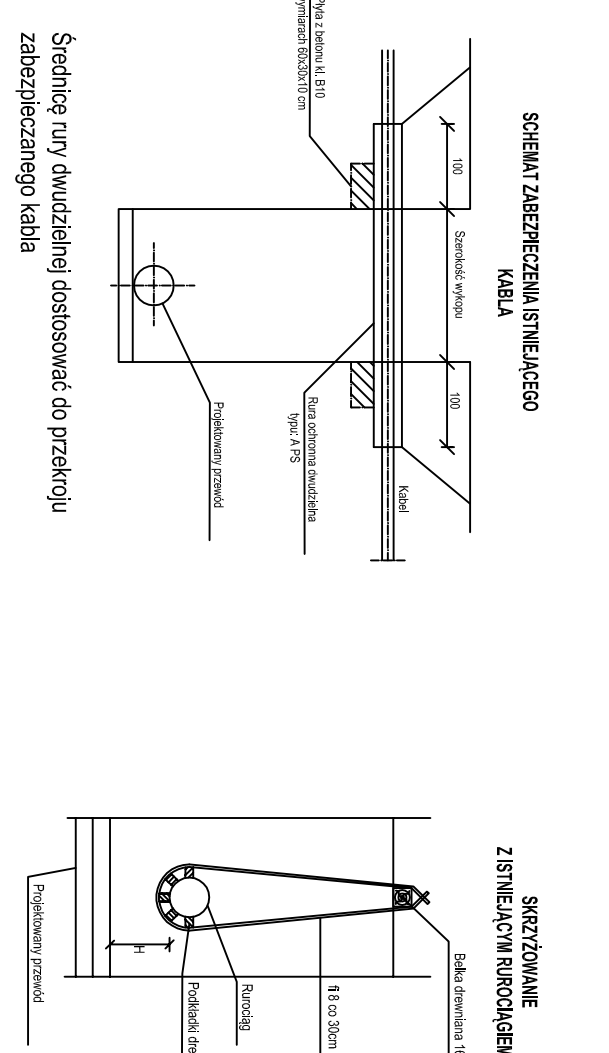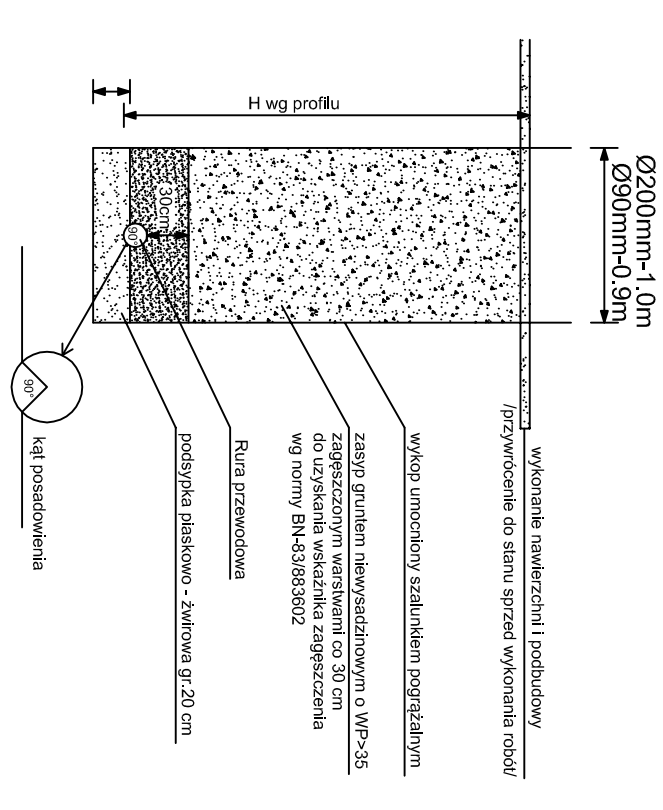

Opis:		BUDOWA SIECI KANALIZACJI SANITARNEJ W MIEJSCOWOŚCI OPAŁAŻKA, GMINA MOGIELNICA	
Projektant:		Branża: SANITARNIA	
Inwestor:		GMINA I MIASTO MOGIELNICA, UL. PLAC RYNEK 1, 05-540 MOGIELNICA	
Tytuł projektu:		PROJEKT PODŁOŻNY KANAŁU GRAW. 'EA', KANAŁÓW BOCZNYCH I PRZYŁĄCZÓW GRAW. OD KANAŁU 'EA'	
Opis:		Inicjator: mgr inż. Marcin Ciechowski	
Projektant:		mgr inż. Krzysztof Wójcik	
Sprawdził:		mgr inż. Agnieszka Wójcik	
Data opracowania:		Październik 2016	
Opis:		Branża: SANITARNIA	
Inwestor:		GMINA I MIASTO MOGIELNICA, UL. PLAC RYNEK 1, 05-540 MOGIELNICA	
Tytuł projektu:		PROJEKT PODŁOŻNY KANAŁU GRAW. 'EA', KANAŁÓW BOCZNYCH I PRZYŁĄCZÓW GRAW. OD KANAŁU 'EA'	
Opis:		Inicjator: mgr inż. Marcin Ciechowski	
Projektant:		mgr inż. Krzysztof Wójcik	
Sprawdził:		mgr inż. Agnieszka Wójcik	
Data opracowania:		Październik 2016	
Opis:		Branża: SANITARNIA	
Inwestor:		GMINA I MIASTO MOGIELNICA, UL. PLAC RYNEK 1, 05-540 MOGIELNICA	
Tytuł projektu:		PROJEKT PODŁOŻNY KANAŁU GRAW. 'EA', KANAŁÓW BOCZNYCH I PRZYŁĄCZÓW GRAW. OD KANAŁU 'EA'	
Opis:		Inicjator: mgr inż. Marcin Ciechowski	
Projektant:		mgr inż. Krzysztof Wójcik	
Sprawdził:		mgr inż. Agnieszka Wójcik	
Data opracowania:		Październik 2016	

Uwagi:
Zgodnie z warunkami technicznymi należy zastosować włązy żelwno-betonowe.
Górn studzienek kanalizacyjnych w terenach rolnych wznieść ponad teren 0.1m,
w drogach, we wjazdach, w sadach, oraz ogórkach przydomowych rzędną górn
studzienek kanalizacyjnych wyrównać do rzędnej terenu.


W przypadku studni betonowej o głębokości większej niż 3m należy zastosować
betonowąstudnię przejściową i komin o średnicy 800mm, w pozostałych
przypadkach zastosować płytę przykrywową 600/1000 lub 600/1200

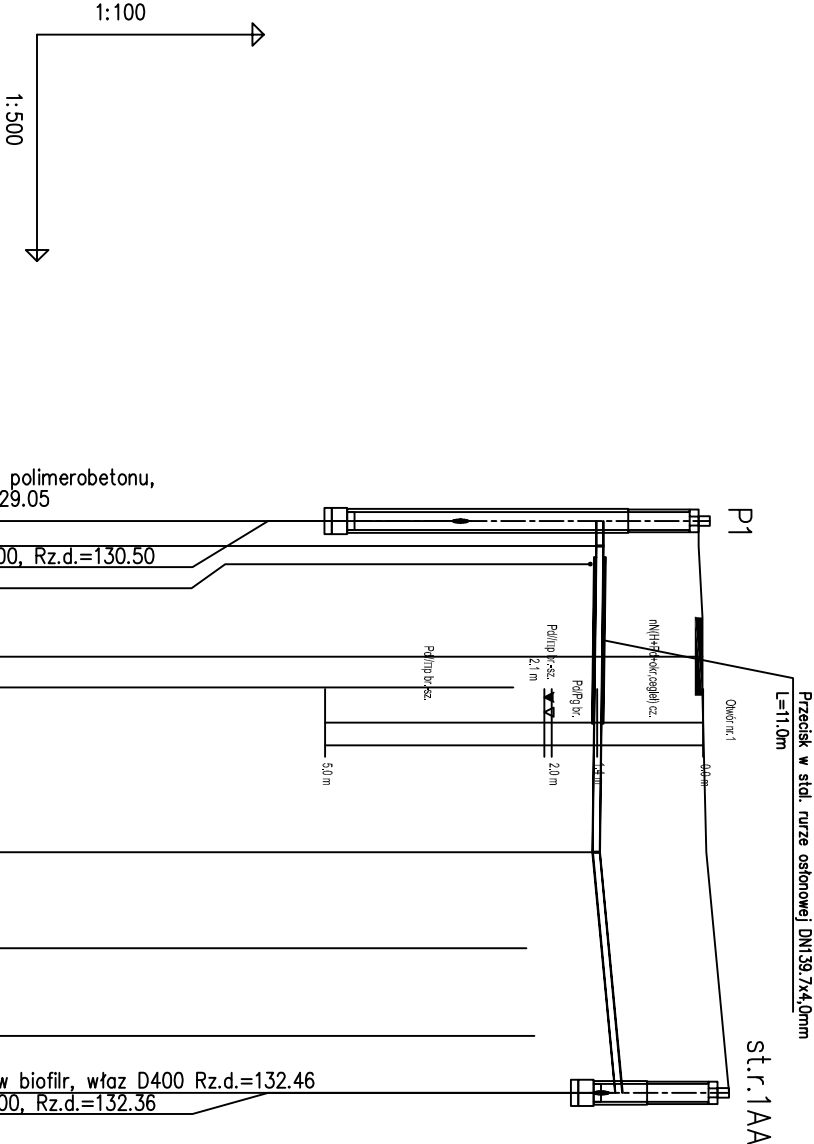

OZNACZENIE PROFILU: Rurociąg 'P1'		Sieciowa przep. ścieków Ø1200mm polimerobetonu, Rz.d.=129.20 ; Rz.pos.zbiornia=129.05	
POZIOM PORÓWNAWCZY 120.00 m n.p.m.		Łuk '45 proj. włączenie kanału Kanał A Ø200, Rz.d.=130.50 Przyłącze wodociągowe	
RZĘDNA TERENU ISTN.		133.70	133.80
		133.70	133.80
RZĘDNA DNA KANAŁU		132.40	132.38
ZAGŁĘBIENIE DNA KANAŁU	1.30	132.40	132.38
SPADKI, DŁUGOŚCI		1.30	1.50
ŚREDNICA, MATERIAŁ		PE100 SDR17 Ø90x5.4 mm, L=38.0m	20.5m
ODLEGŁOŚCI	0.0	1.5	9.0
HEKTOMETRY		1.5	11.0
			20.5
	P1	S3	st.r.1AA
	S2		
	0		

Generator rysunkowy 7.30a (www.ept-tyd.com.pl)

PROFIL PODŁUŻNY RUROCIĄGU TŁOCZNEGO 'P1'

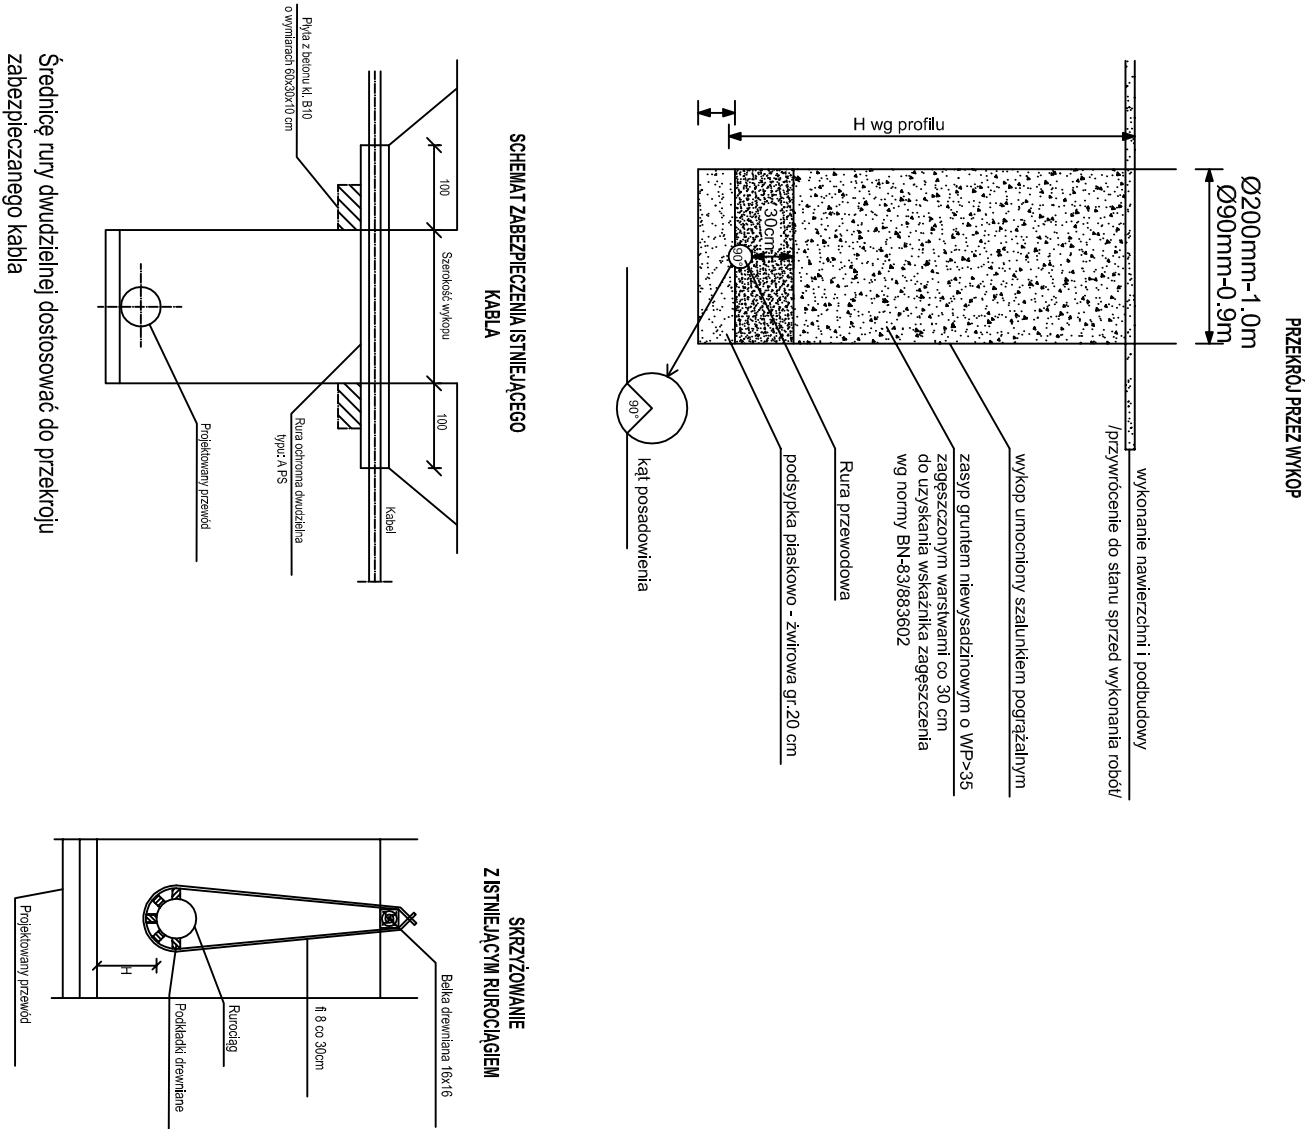



Obiekt:		BUDOWA SIECI KANALIZACJI SANITARNEJ W MIEJSCOWOŚCI OTAŁĄŻKA, GMINA MOGIELNICA	
Stadium:		PROJEKT BUDOWLANY	
Inwestor:		GMINA I MIASTO MOGIELNICA, UL. PLAC RYNEK 1, 05-640 MOGIELNICA	
Tytuł rysunku:		PROFIL PODŁUŻNY RUROCIĄGU TŁOCZNEGO 'P1'	
Opracował:		mgr inż. Marcin Gieselski	
Projektował:		mgr inż. Krzysztof Wójcik	
Sprawdzał:		mgr inż. Agnieszka Wójcik	
Data opracowania:		Październik 2016	
Imię i nazwisko:		Specjalność	
Nr. uprawnień:		Podpis:	
Skala:		Nr rys:	
1:500		13	

etgar

"ETGAR" Krzysztof Wójcik
30-418 KRAKÓW, UL. ZAKOPIAŃSKA 73/306
kom: +48 502 063 472; +48 500 103 628
NIP 945-195-43-21 REGON 120054827



Uwagi:
Zgodnie z warunkami technicznymi należy zastosować wiązy żelwno-betonowe.
Górn studzienek kanalizacyjnych w terenach rolnych wzniesć ponad teren 0,1m,
w drogach, we wsiadach, w sadach, oraz ogódkach przydomowych rzędną górn
studzienek kanalizacyjnych wyřnaczyć do rzędną terenu.

W przypadku studni betonowej o góbkości większej niż 3m należy zastosować
betonową studnię przejściową i komin o średnicy 800mm, w pozostałych
przypadkach zastosować płytę przykrywającą 600/1000 lub 600/1200

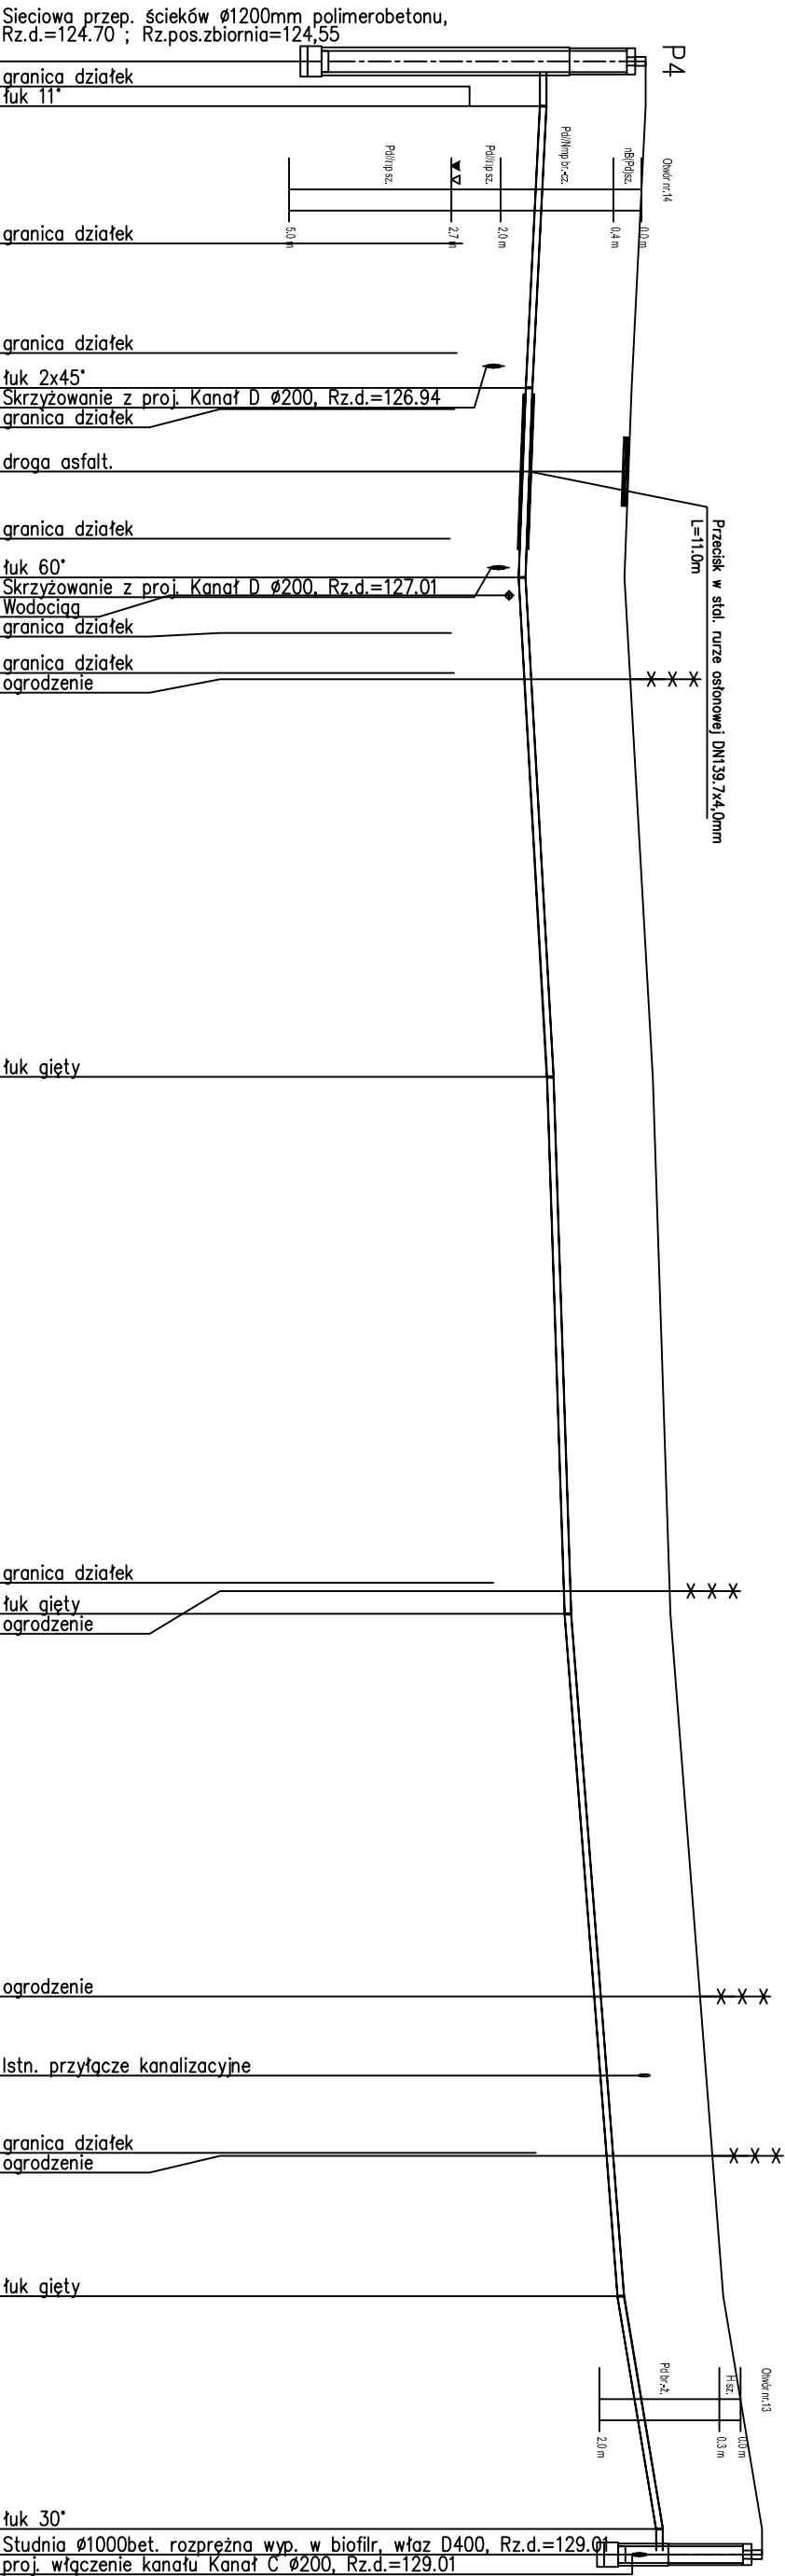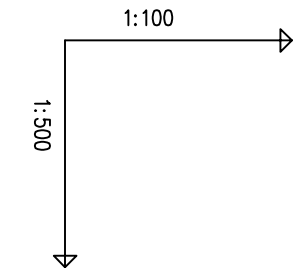

Str.9CA

PROFIL PODŁUŻNY RURIACIĄGU TŁOCZNEGO 'P4'

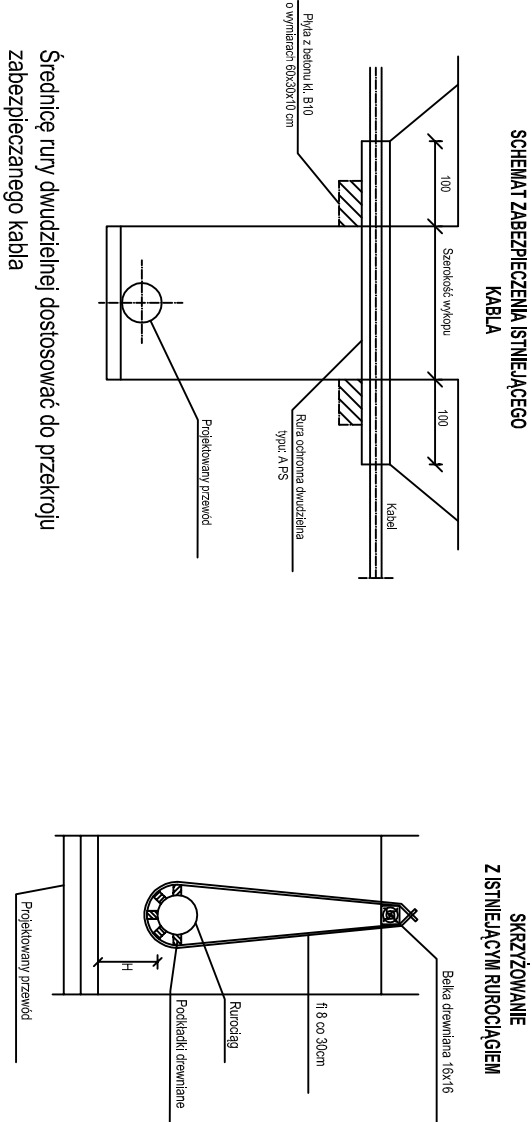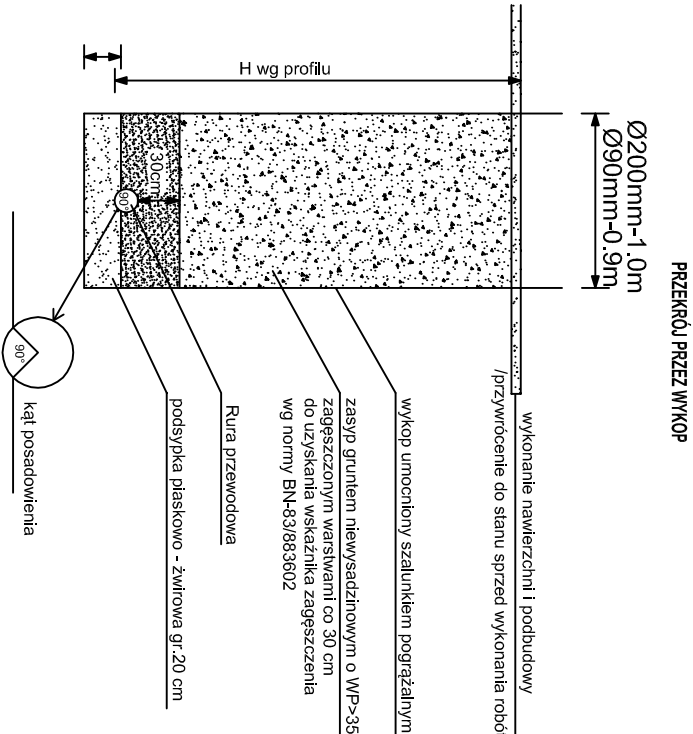

OZNACZENIE PROFILU: Rurociąg P4			Sieciowa przep. ścieków Ø1200mm polimerobetonu, Rz.d.=124.70 ; Rz.pos.zbiornia=124.55		
POZIOM PORÓWNAWCZY 120.00 m n.p.m.					
RZĘDNA TERENU ISTN.			129.20	129.20	granicz działek
RZĘDNA DNA KANAŁU			127.70	129.20	łuk 11°
ZAGŁĘBIENIE DNA KANAŁU	1.50	127.70	127.60		granicz działek
SPADKI, DŁUGOŚCI	0	30.1%	20.0m	127.52	granicz działek
ŚREDNICA, MATERIAŁ			0.74%	127.50	łuk 2x45°
ODLEGŁOŚCI	0.0	3.0	13.0	20.5	Skrzyżowanie z proj. Kanał D Ø200, Rz.d.=126.94
HEKTOMETRY	P4 S2	S3	S4	S5	granicz działek
			35.5	72.0	droga asfalt.
			38.0	108.0	granicz działek
			48.5	137.0	łuk 60°
			16.5	175.0	Skrzyżowanie z proj. Kanał D Ø200, Rz.d.=127.01
			17.0	177.0	Wodociąg
					granicz działek
					ogrodzenie
					łuk 60°
					granicz działek
					ogrodzenie
					łuk 30°
					Studnia Ø1000bet. rozprężna wyp. w biofiltr. właz D400, Rz.d.=129.01
					proj. włazczenie kanału Kanał C Ø200, Rz.d.=129.01




Ogólnie:		BUDOWA SIECI KANALIZACJI SANITARNEJ W MIEJSCOWOŚCI OTALĄŻKA, GMINA MOGIELNICA	
Stadlin:	PROJEKT BUDOWLANY	Brand:	SANITARNA
Investor:	GMINA I MIASTO MOGIELNICA, UL. PLAC RYNEK 1, 05-640 MOGIELNICA		
Tytuł rysunku:	PROFIL PODŁUŻNY RURIACIĄGU TŁOCZNEGO P4	Skala:	N:1:100
Opis:	mgr inż. Marcin Oleśki	Wzrost:	16
Projektant:	mgr inż. Krzysztof Wójcik		
Sprawił:	mgr inż. Agnieszka Wójcik		
Data opracowania:	Październik 2016		



"ETGAR" Krzysztof Wójcik
30-418 KRAKÓW UL. ZAKOPIAŃSKA 13/306
kom: +48 502 063 472, +48 500 103 628
NIP 945-195-43-21 REGON 120054827

[illegible]

W przypadku studni betonowej o głębokości większej niż 3m należy zastosować wciągniętą siatkę zbrojeniową z przysięgłą i komin o średnicy 800mm, w pozostałych przypadkach zastosować płytę przykrywającą 600/1000 lub 600/1200

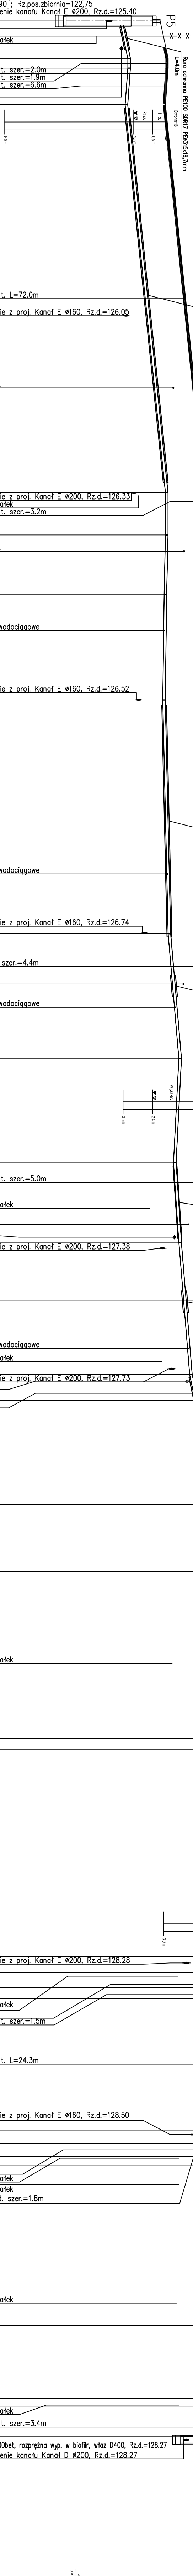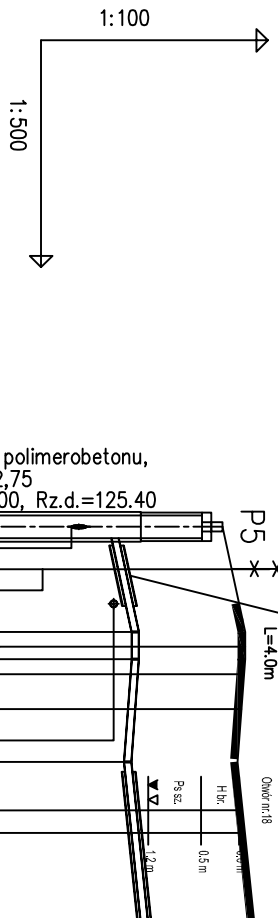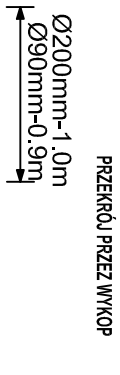
[illegible]

wykonanie nawierzchni i podbudowy	
/przywrócenie do stanu sprzed wykonania robót	

wykop umocniony szalunkiem połączalnym


zasyp gruntem niewyszczelnionym o $W_P > 35$
zageszczonym warstwami co 30 cm
do uzyskania wskaznika zageszczenia
wg normy BN-83/08.3602

podsyпка piaskowo - żwirowa gr.20 cm

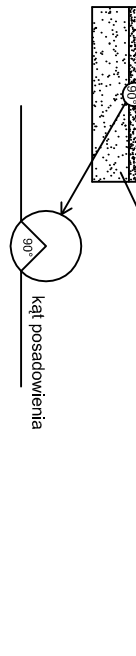

EMAT ZABEZPIECZENIA ISTNIEJĄCEGO KABLA


SKRZYŻOWANIE Z ISTEJĄCYM RUROCIĄ

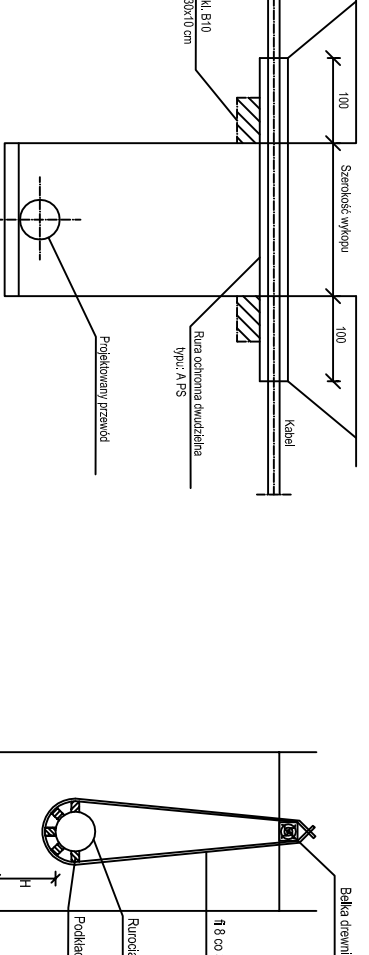



zabezpieczanego kabla

[illegible]

Uwagi:
Zgodnie z warunkami technicznymi należy zastosować wazy żaluzino-betonowe.
Góry studzienek kanalizacyjnych w terenach rolnych wznieść ponad teren 0,1m,
w drogach, we wjazdach, w sadach, oraz ogódkach przydomowych rzędną góry
studzienek kanalizacyjnych wyrównać do rzędnej terenu.
W przypadku studni betonowej o głębokości większej niż 3m należy zastosować
betonowąstudnię przesłową i komin o średnicy 800mm, w pozostałych
przypadkach zastosować płytę przykrywową 600/1000 lub 600/1200

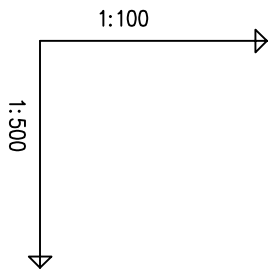


OZNACZENIE PROFILU: Rurociąg 'Pd1'		Przepompownia przydomowa - Ø800mm z PEHD, Rz.d.=125,80	
POZIOM PORÓWNAWCZY 115.00 m n.p.m.		Rz.d.=125,80 ; Rz.pos.zbiornia=124,65	
RZĘDNA TERENU ISTN.		129.00	129.00
RZĘDNA DNA KANAŁU		125.80	129.10
ZAGŁĘBIENIE DNA KANAŁU		3.20	127.60
SPADKI, DŁUGOŚCI		1.39%	0.59%
ŚREDNICA, MATERIAŁ		PE RC Ø63x3,8 mm, L=127.0m	
ODLEGŁOŚCI		0.0	127.0
HEKTOMETRY		Pd1 S3	str.9E

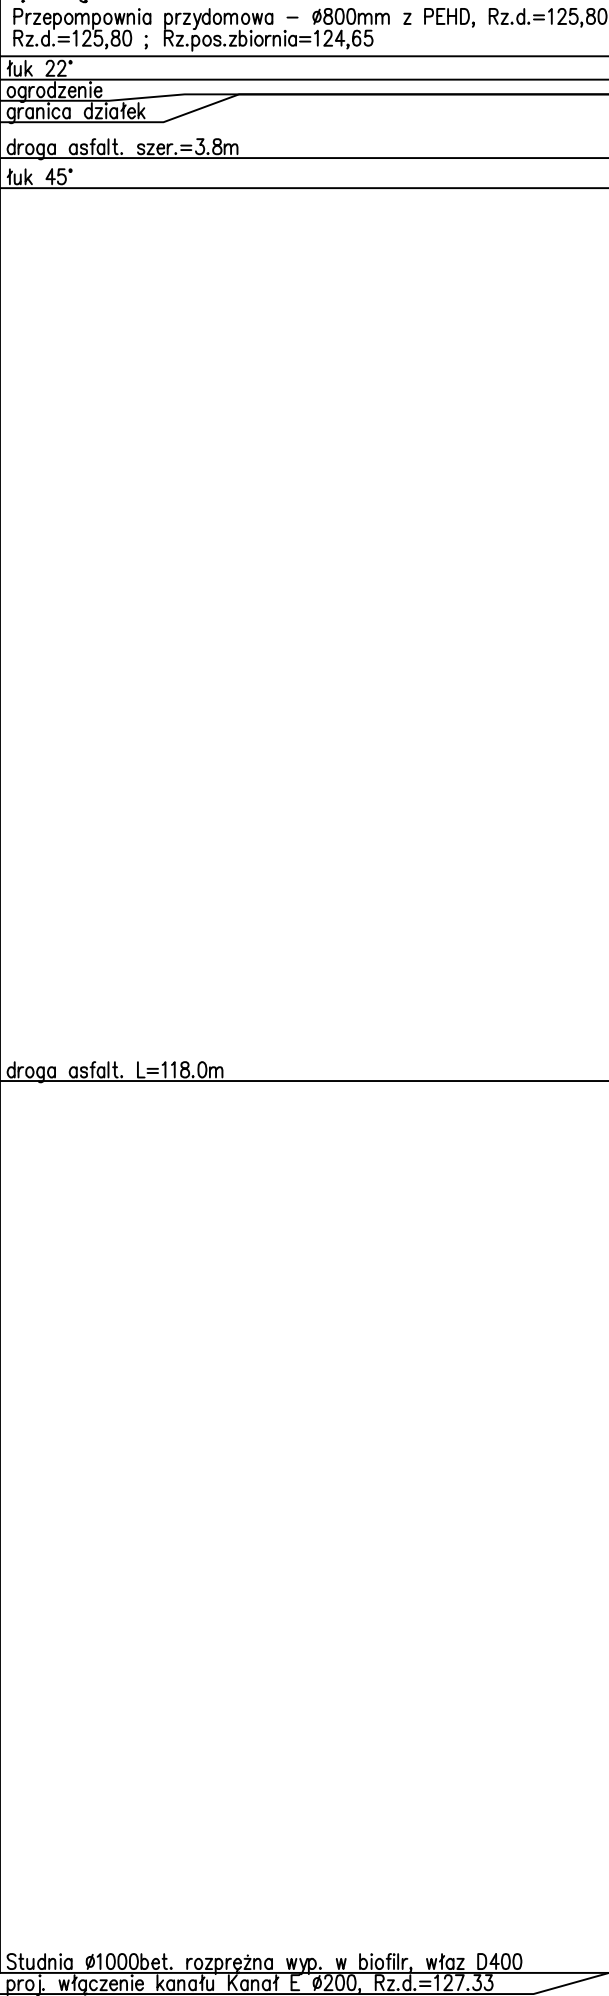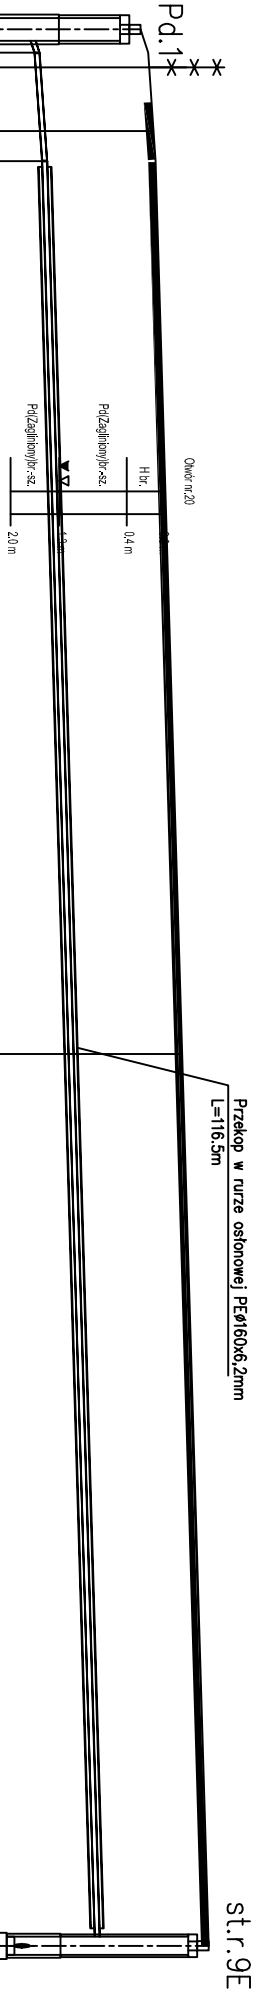


PROFIL PODŁUŻNY RUROCIĄGU TŁOCZNEGO 'Pd1'

PRZERÓB PRZEZ WKŁOP


Ø200mm-1.0m
Ø90mm-0.9m

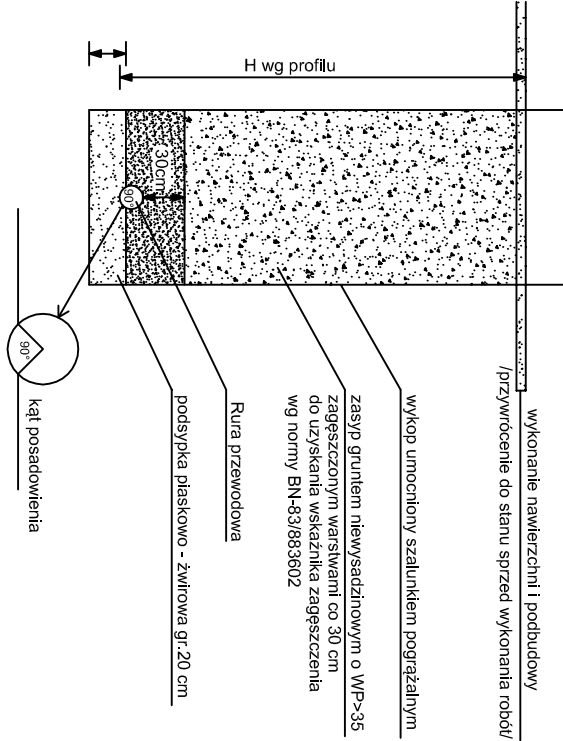

SCHEMAT ZABEZPIECZENIA ISTNIEJĄCEGO KABLA

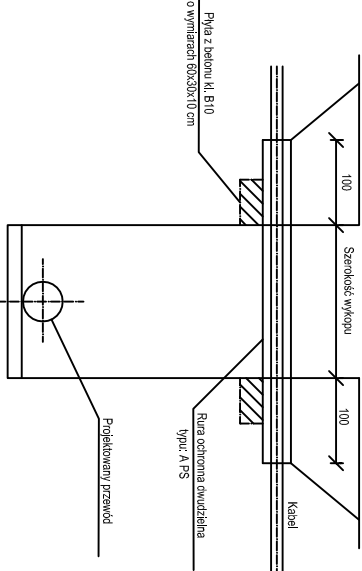

SKRZYŻOWANIE Z ISTNIEJĄCYM RUROCIĄGIEM

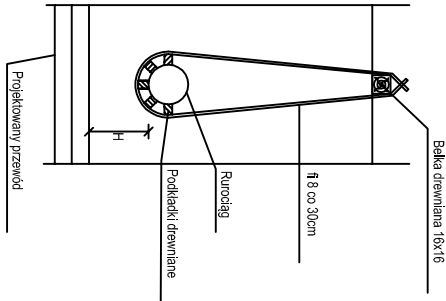

Średnicę rury dwusiecznej dostosować do przekroju zabezpieczonego kabla

Obiekt: BUDOWA SIECI KANALIZACJI SANITARNEJ W MIEJSCOWOŚCI OTALAŻKA, GMINA MOGIELNICA		"ETGAR" Krzysztof Wójcik	
Siadunek: PROJEKT BUDOWLANY		30-418 KRAKÓW ul. ZAKOPIAŃSKA 73/306	
Inwestor: GMINA I MIASTO MOGIELNICA, UL. PLAC RYNEK 1, 05-640 MOGIELNICA		kom. +48 502 063 417; +48 500 103 628	
Tytuł rysunku: PROFIL PODŁUŻNY RUROCIĄGU TŁOCZNEGO 'Pd1'		NIP 945-195-43-21 REGON 120054827	
Tytuł i nazwa:		Skala: 1:100	
Inicjał i nazwisko:		M. urz. urz. urz.	
Opracował: mgr inż. Marcin Chęciński		Data opracowania: Październik 2016	
Projektował: mgr inż. Krzysztof Wójcik		20	
Sprawdził: mgr inż. Agnieszka Wójcik			
Data opracowania:			

